




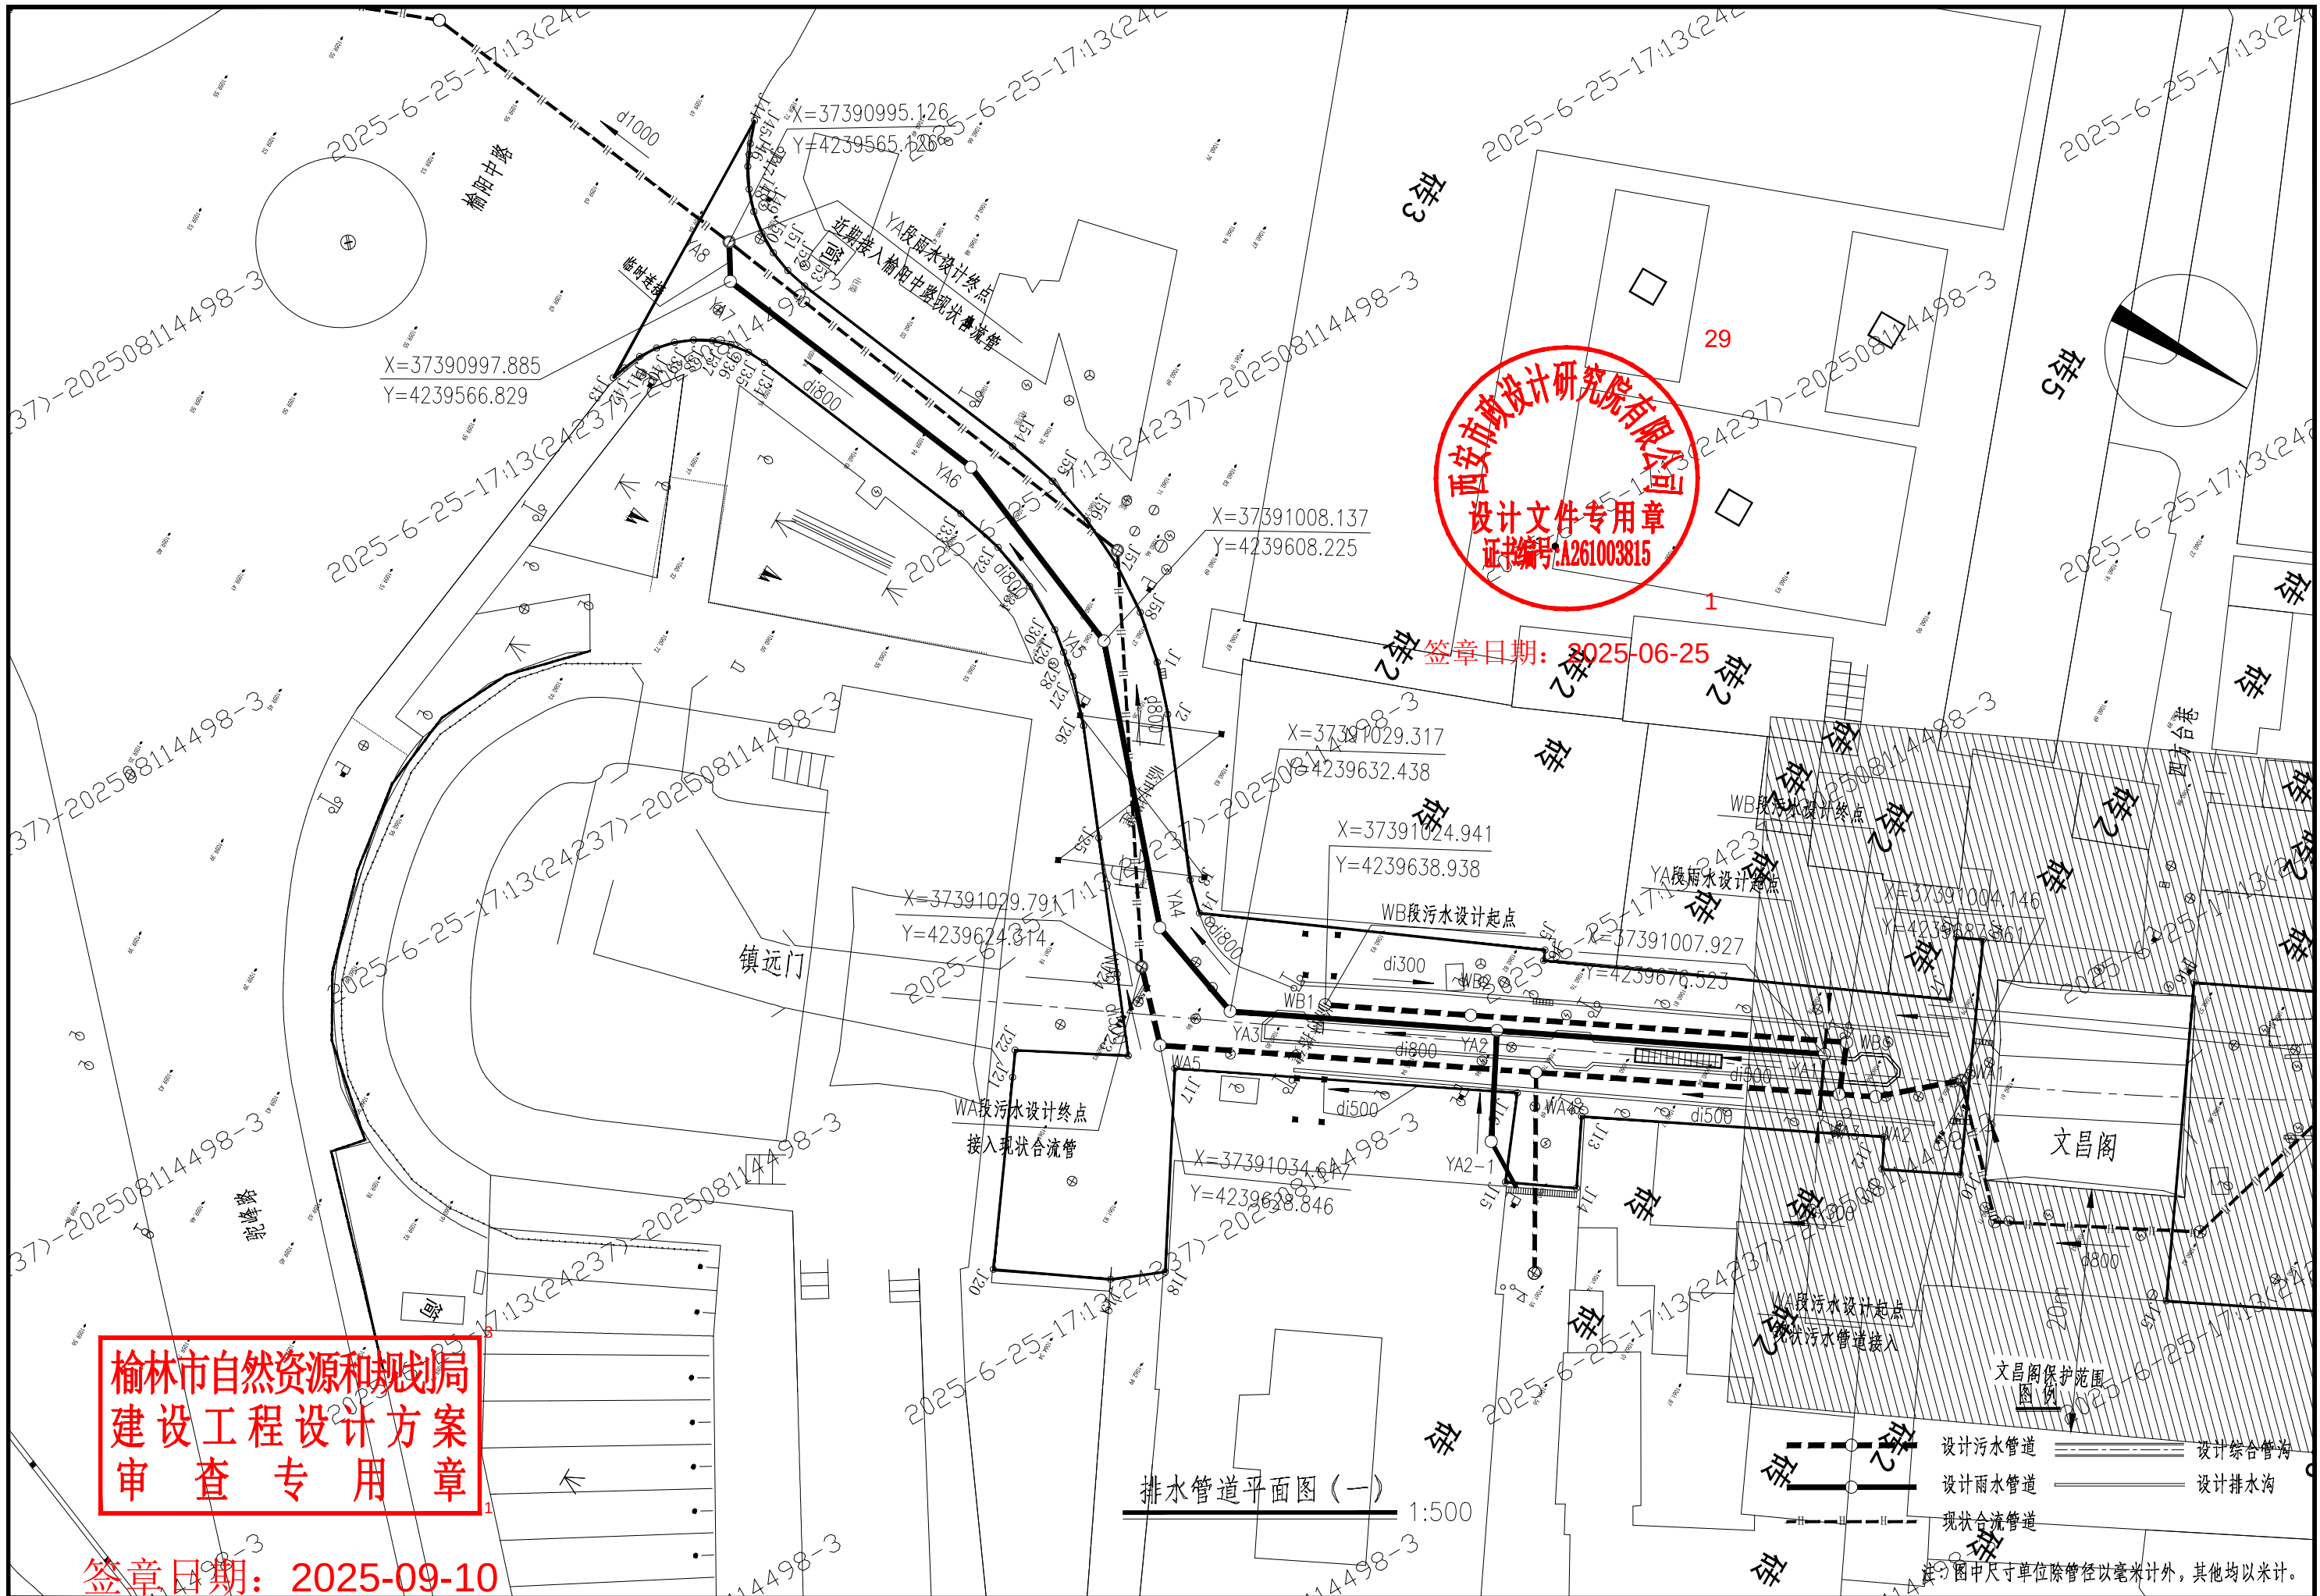


西安市市政设计研究院有限公司	榆林古城雨污分流项目(一期)工程—排水工程	排水管道平面图 (一)	审核 何建国	设计 陈斌	工程号 S2024084-2	图号 PS-76-07	阶段 方案设计
			校核 张浩	制图	日期	日期	2025.06

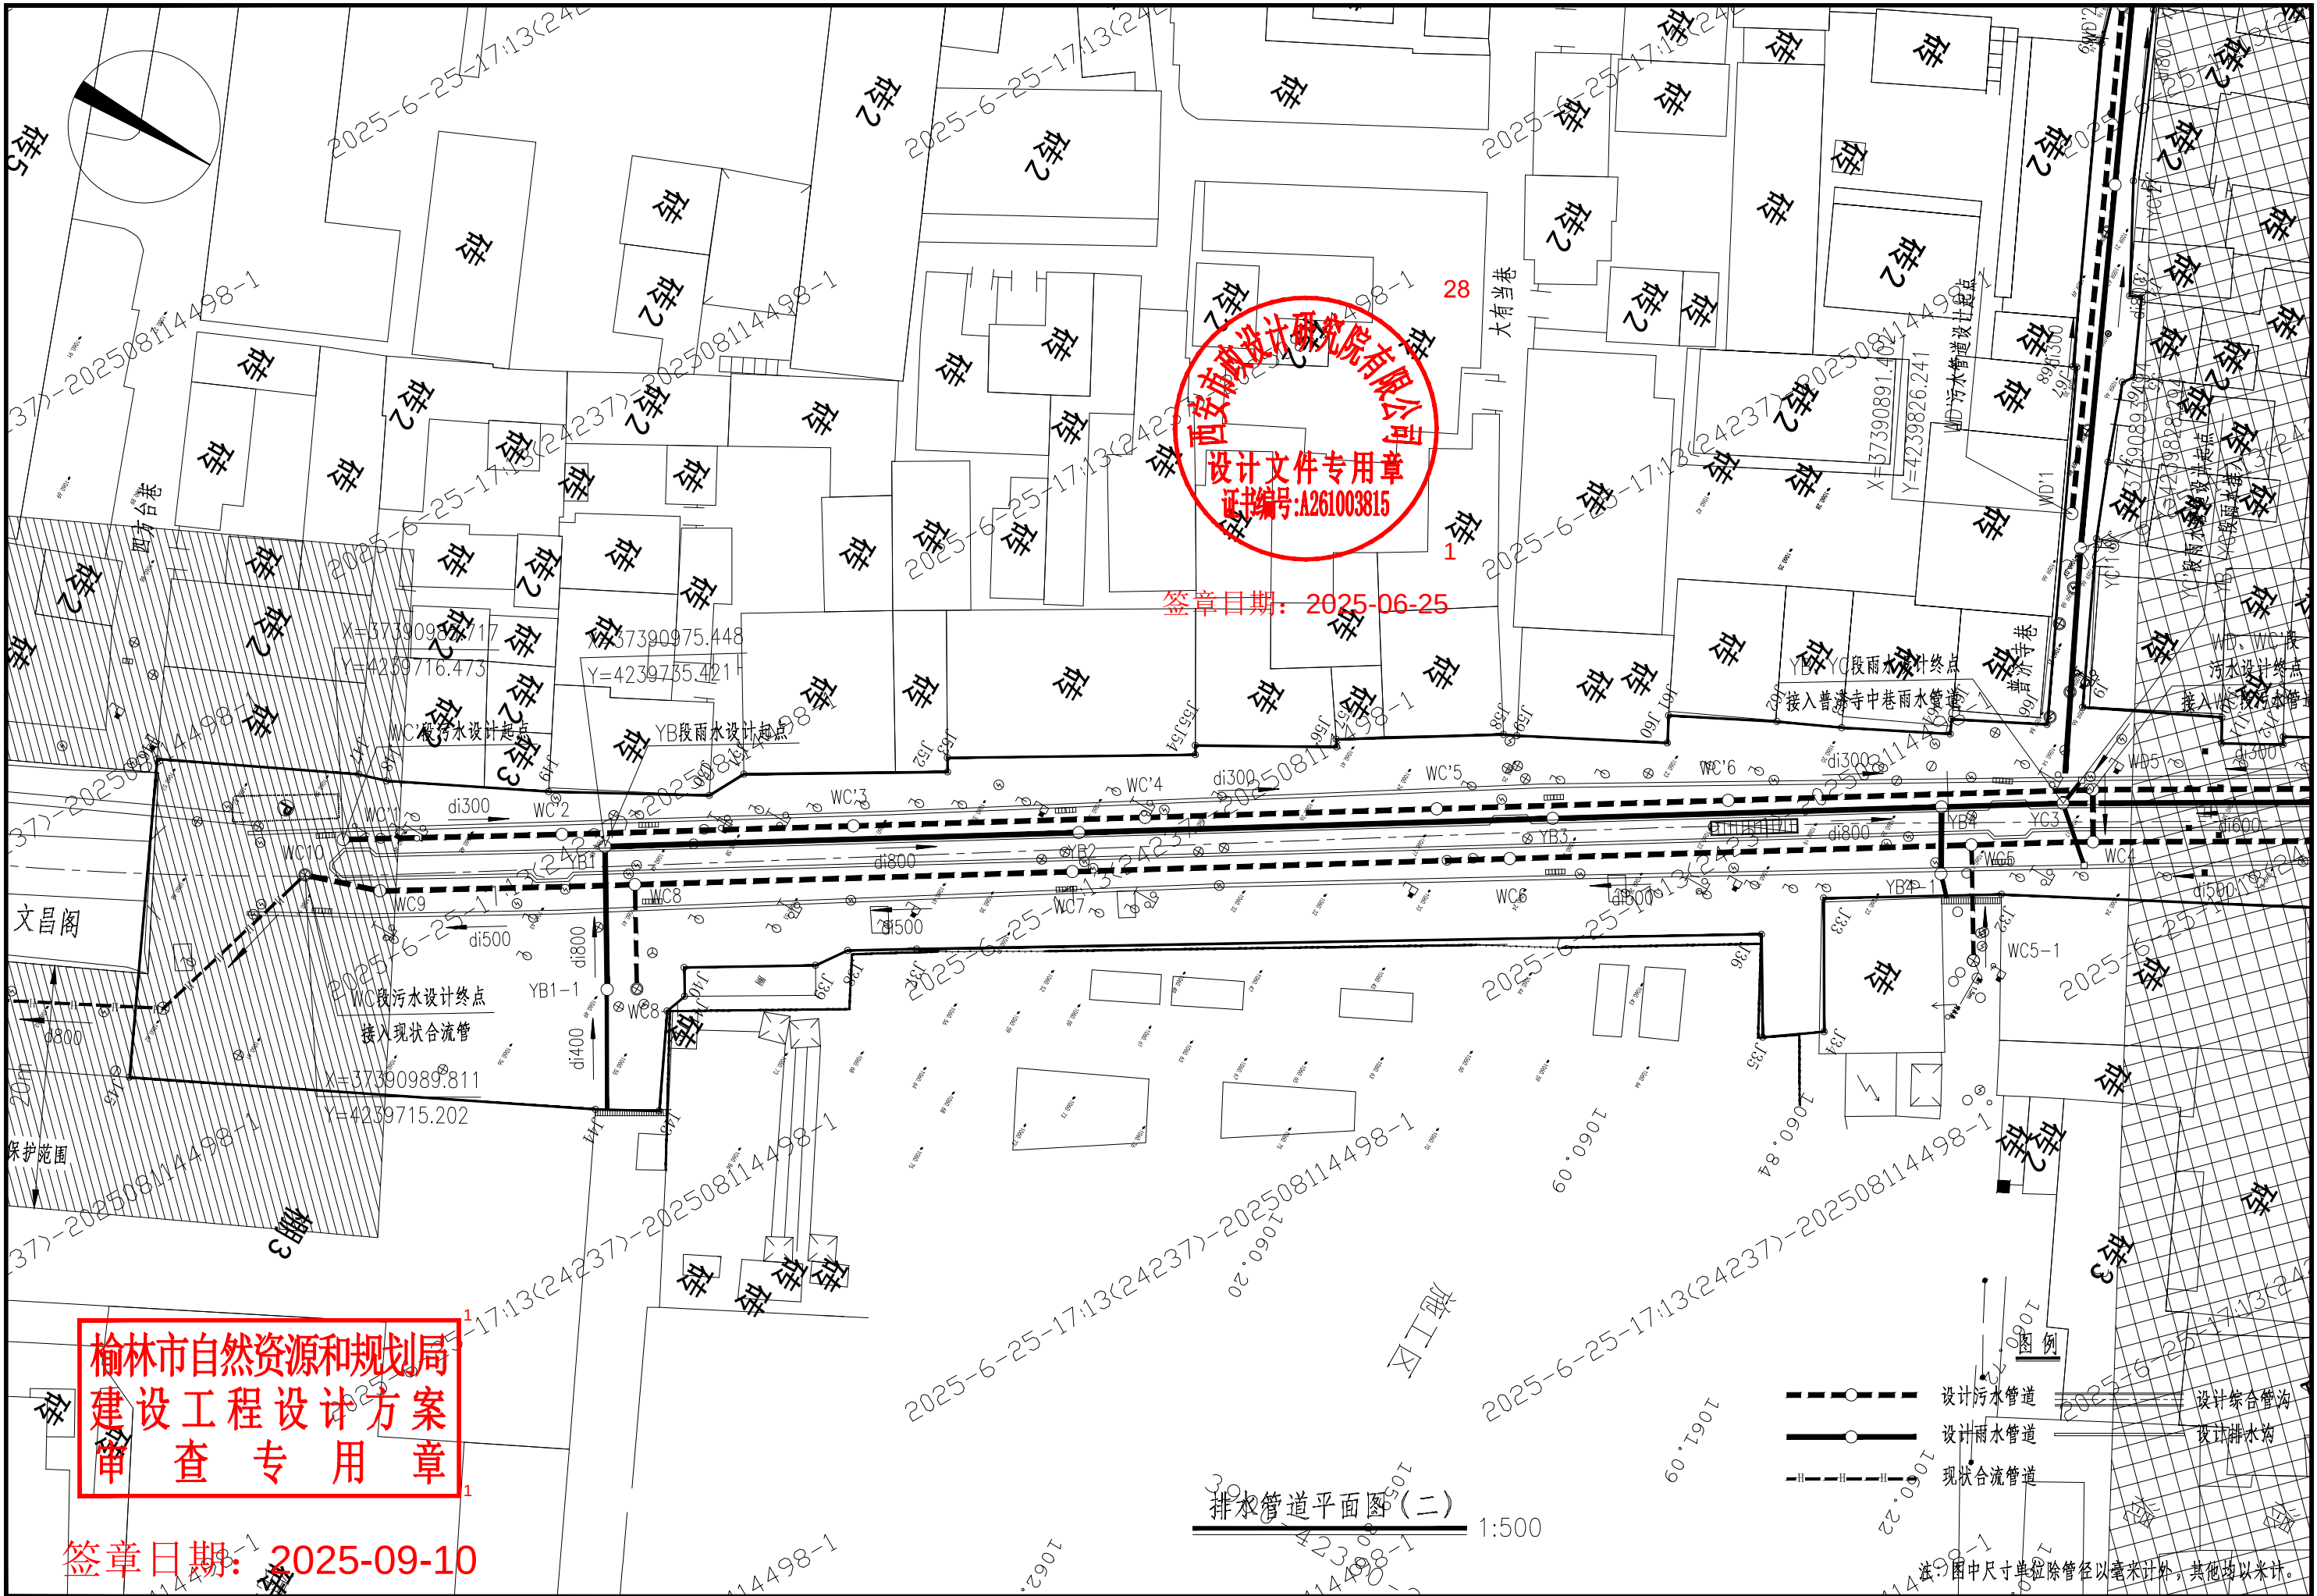


西安市政设计研究院有限公司	榆林古城雨污分流项目(一期)工程—排水工程	排水管道平面图(二)	审核	何建国	设计	陈成	工程号	S2024084-2	图号	PS-76-08
			校核	张浩	制图		阶段	方案设计	日期	2025.06

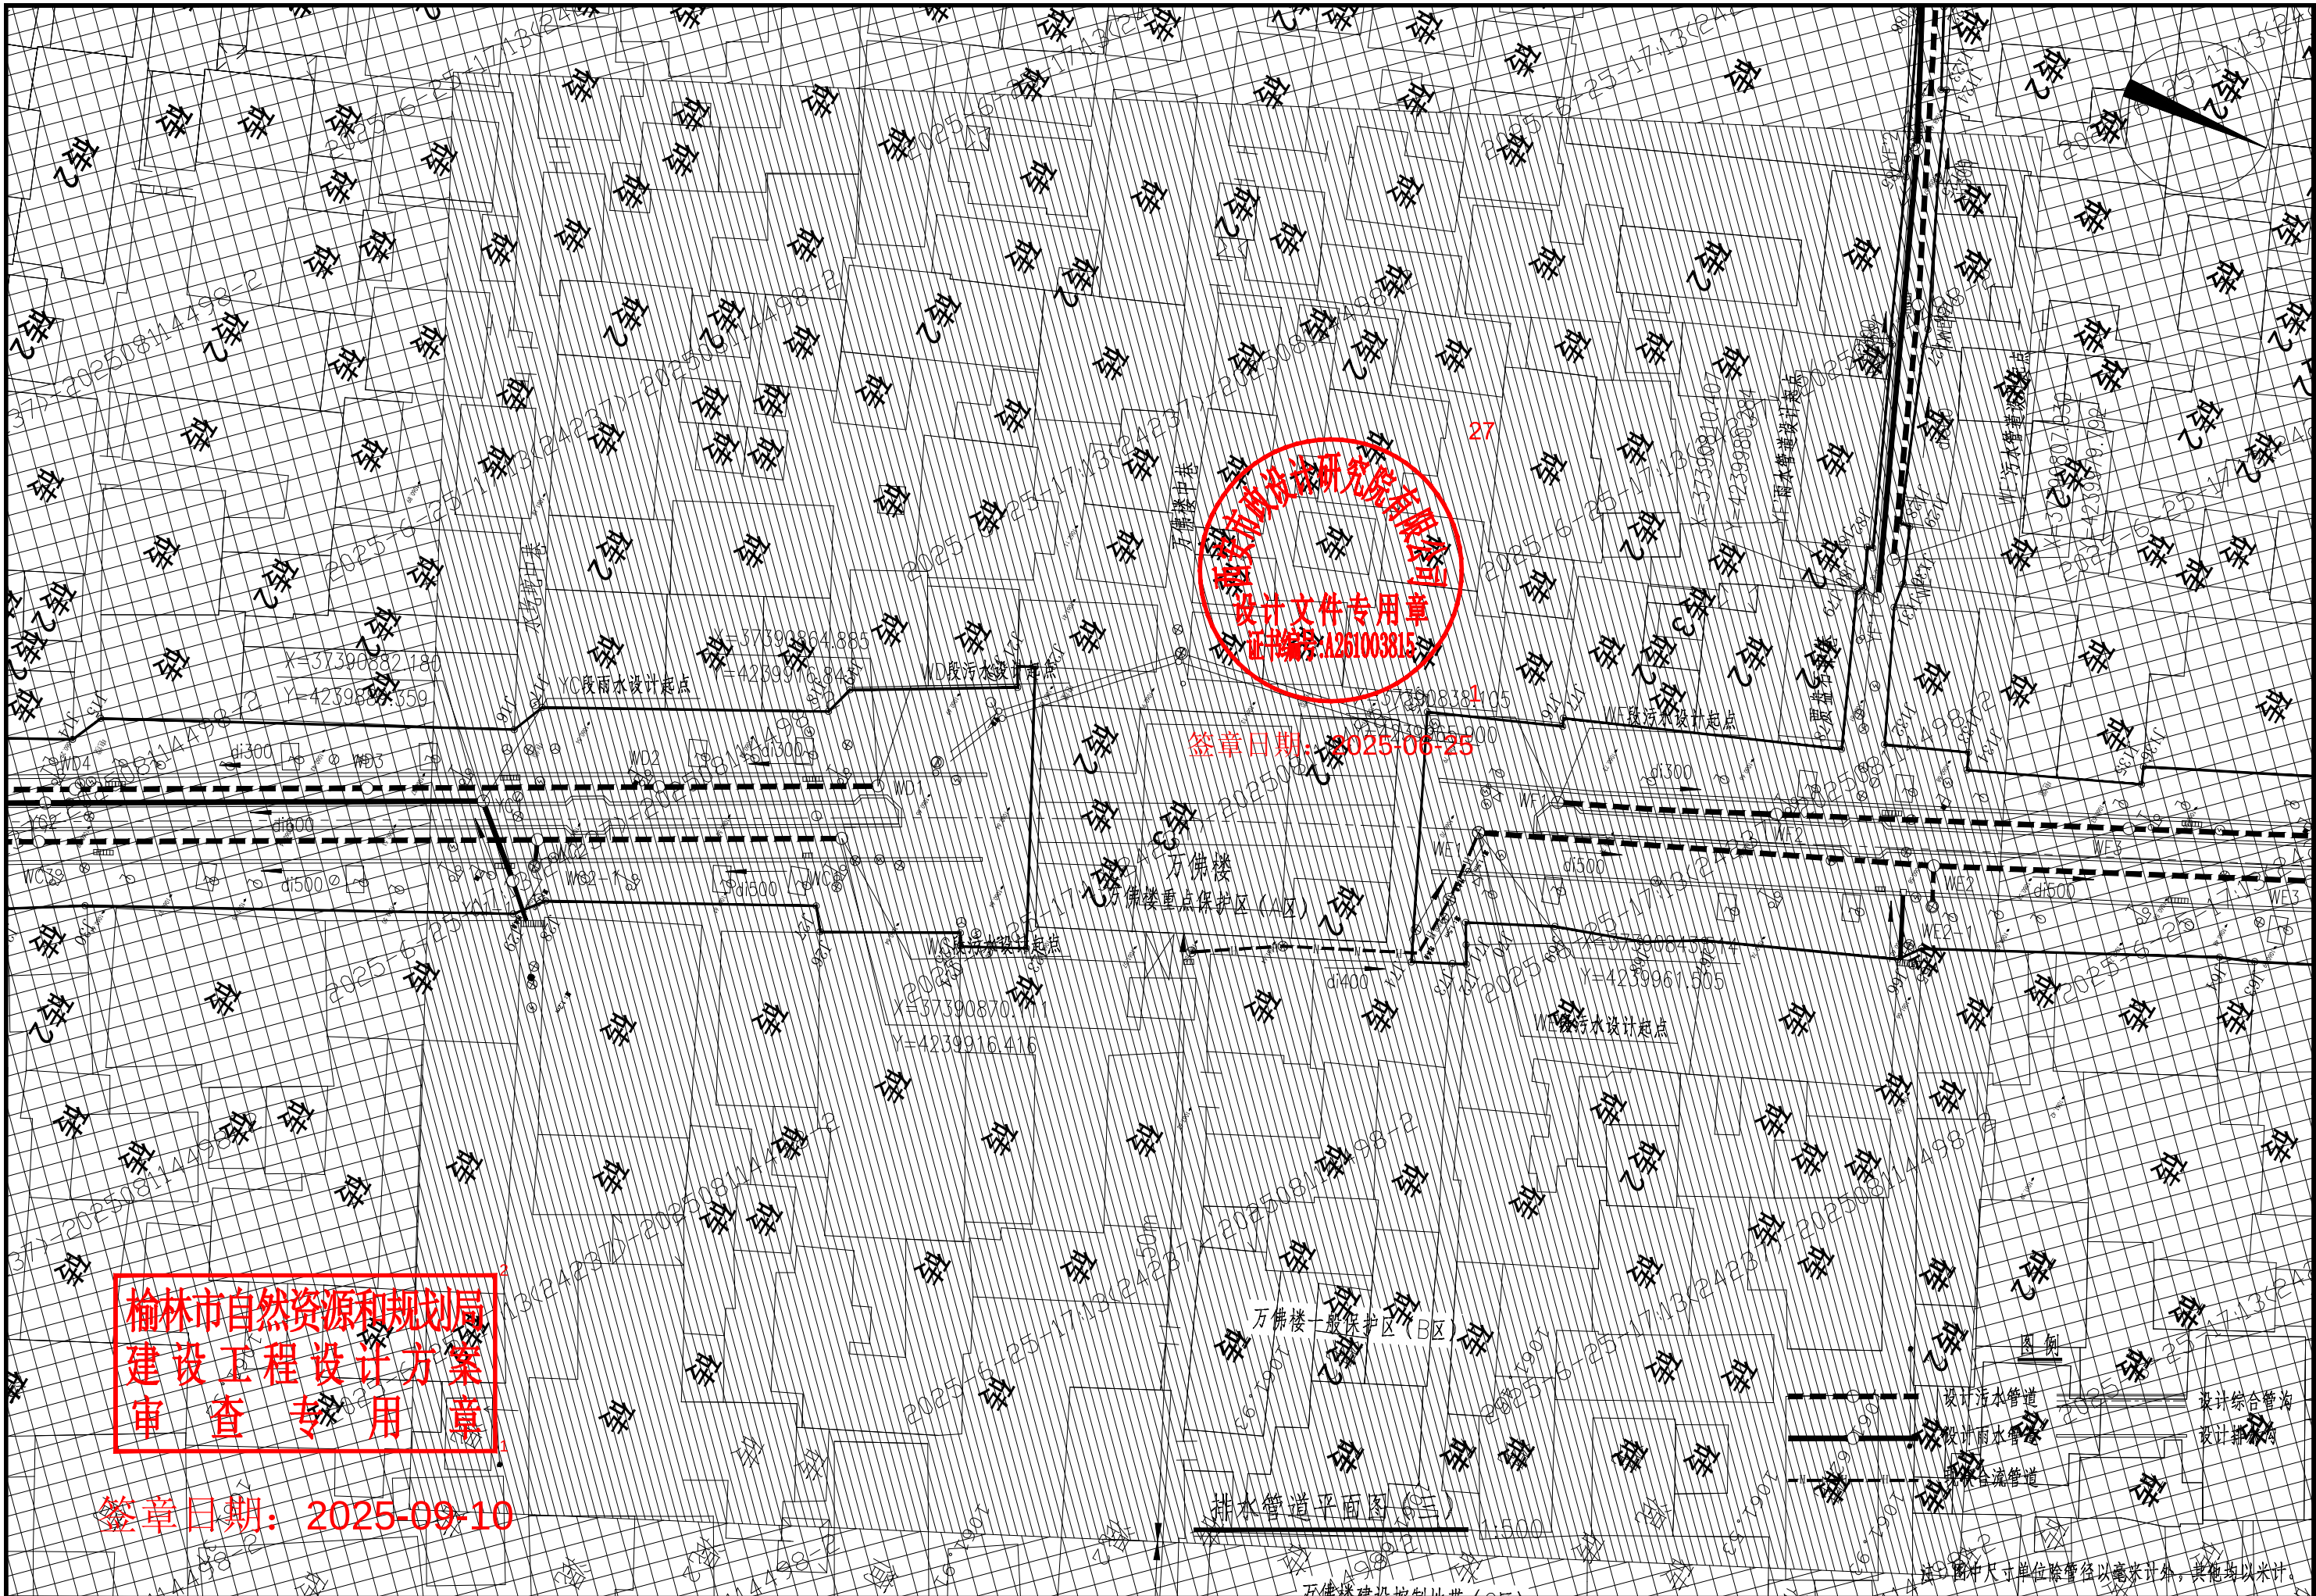

西安市政设计研究院有限公司	榆林古城雨污分流项目(二期)工程—排水工程	排水管道平面图 (三)	审核 何建国	设计 陈斌	工程号 S2024084-2	图号 PS-76-09
			校核 张洁	制图	阶段 方案设计	日期 2025.06

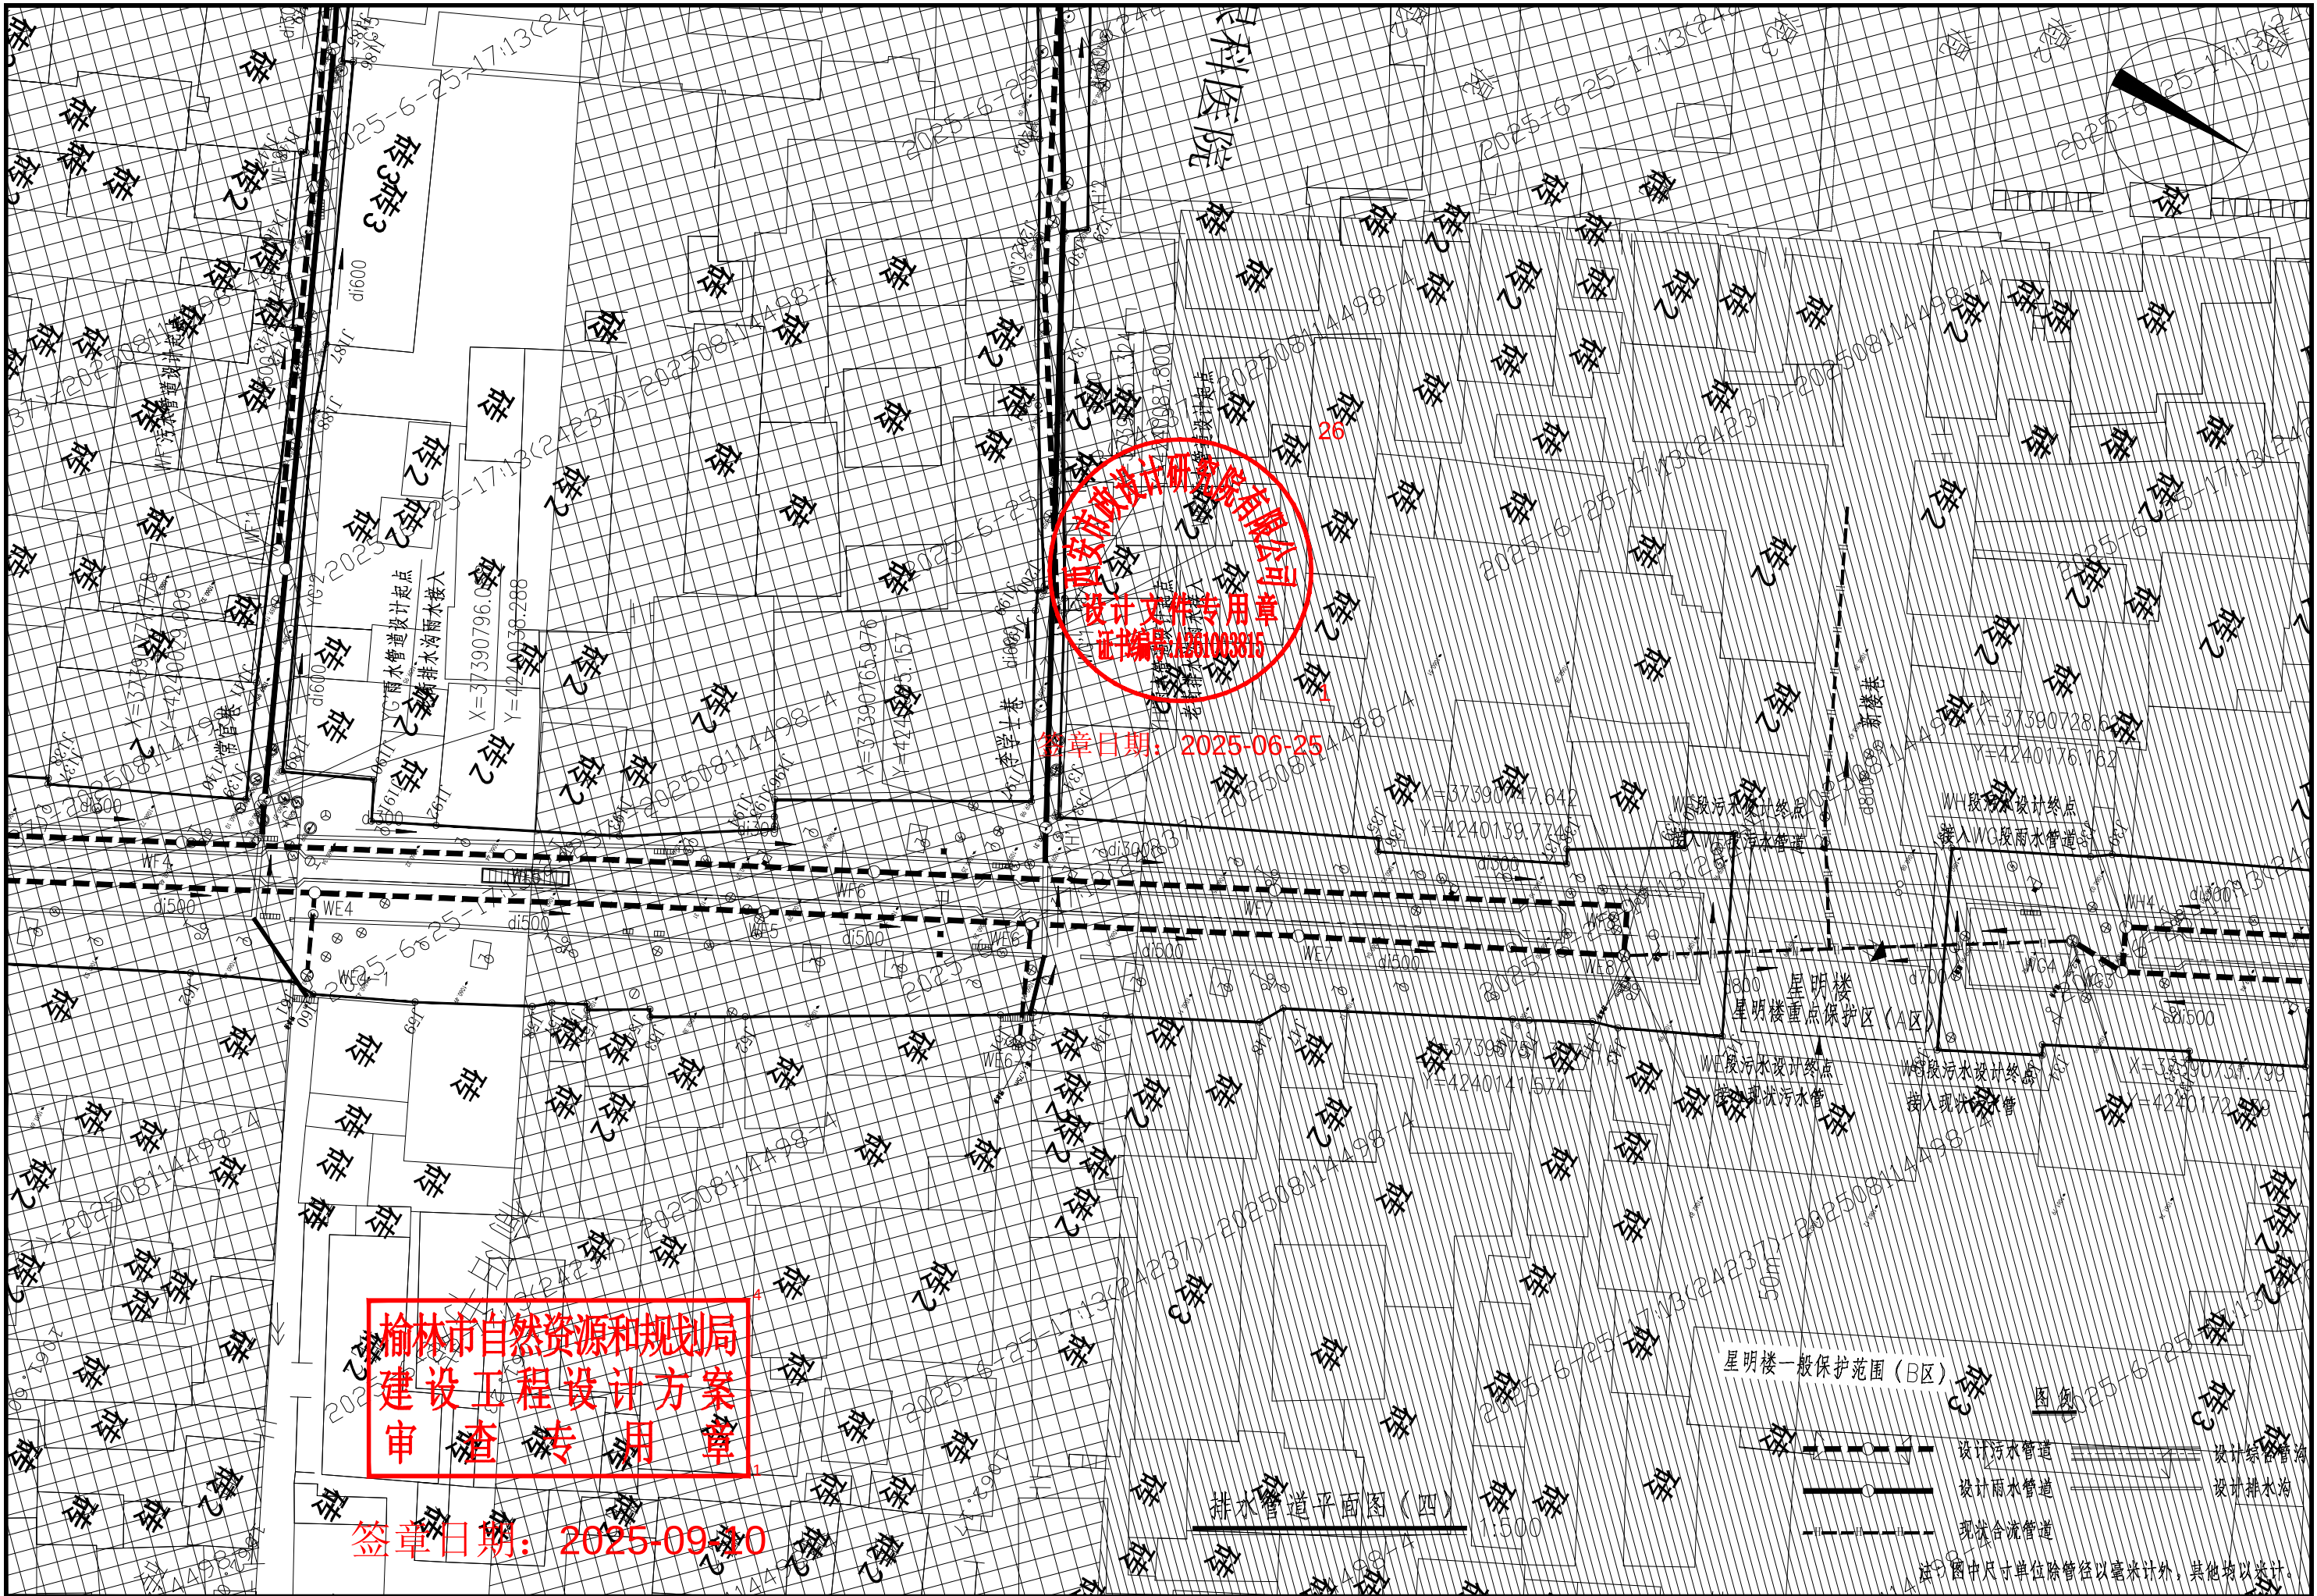


西安市政设计研究院有限公司	榆林古城雨污分流项目(二期)工程—排水工程	排水管道平面图(四)	审核 何建国	设计 陈斌	工程号 S2024084-2	图号 PS-76-10
			校核 张浩	制图 陈斌	阶段 方案设计	日期 2025.06

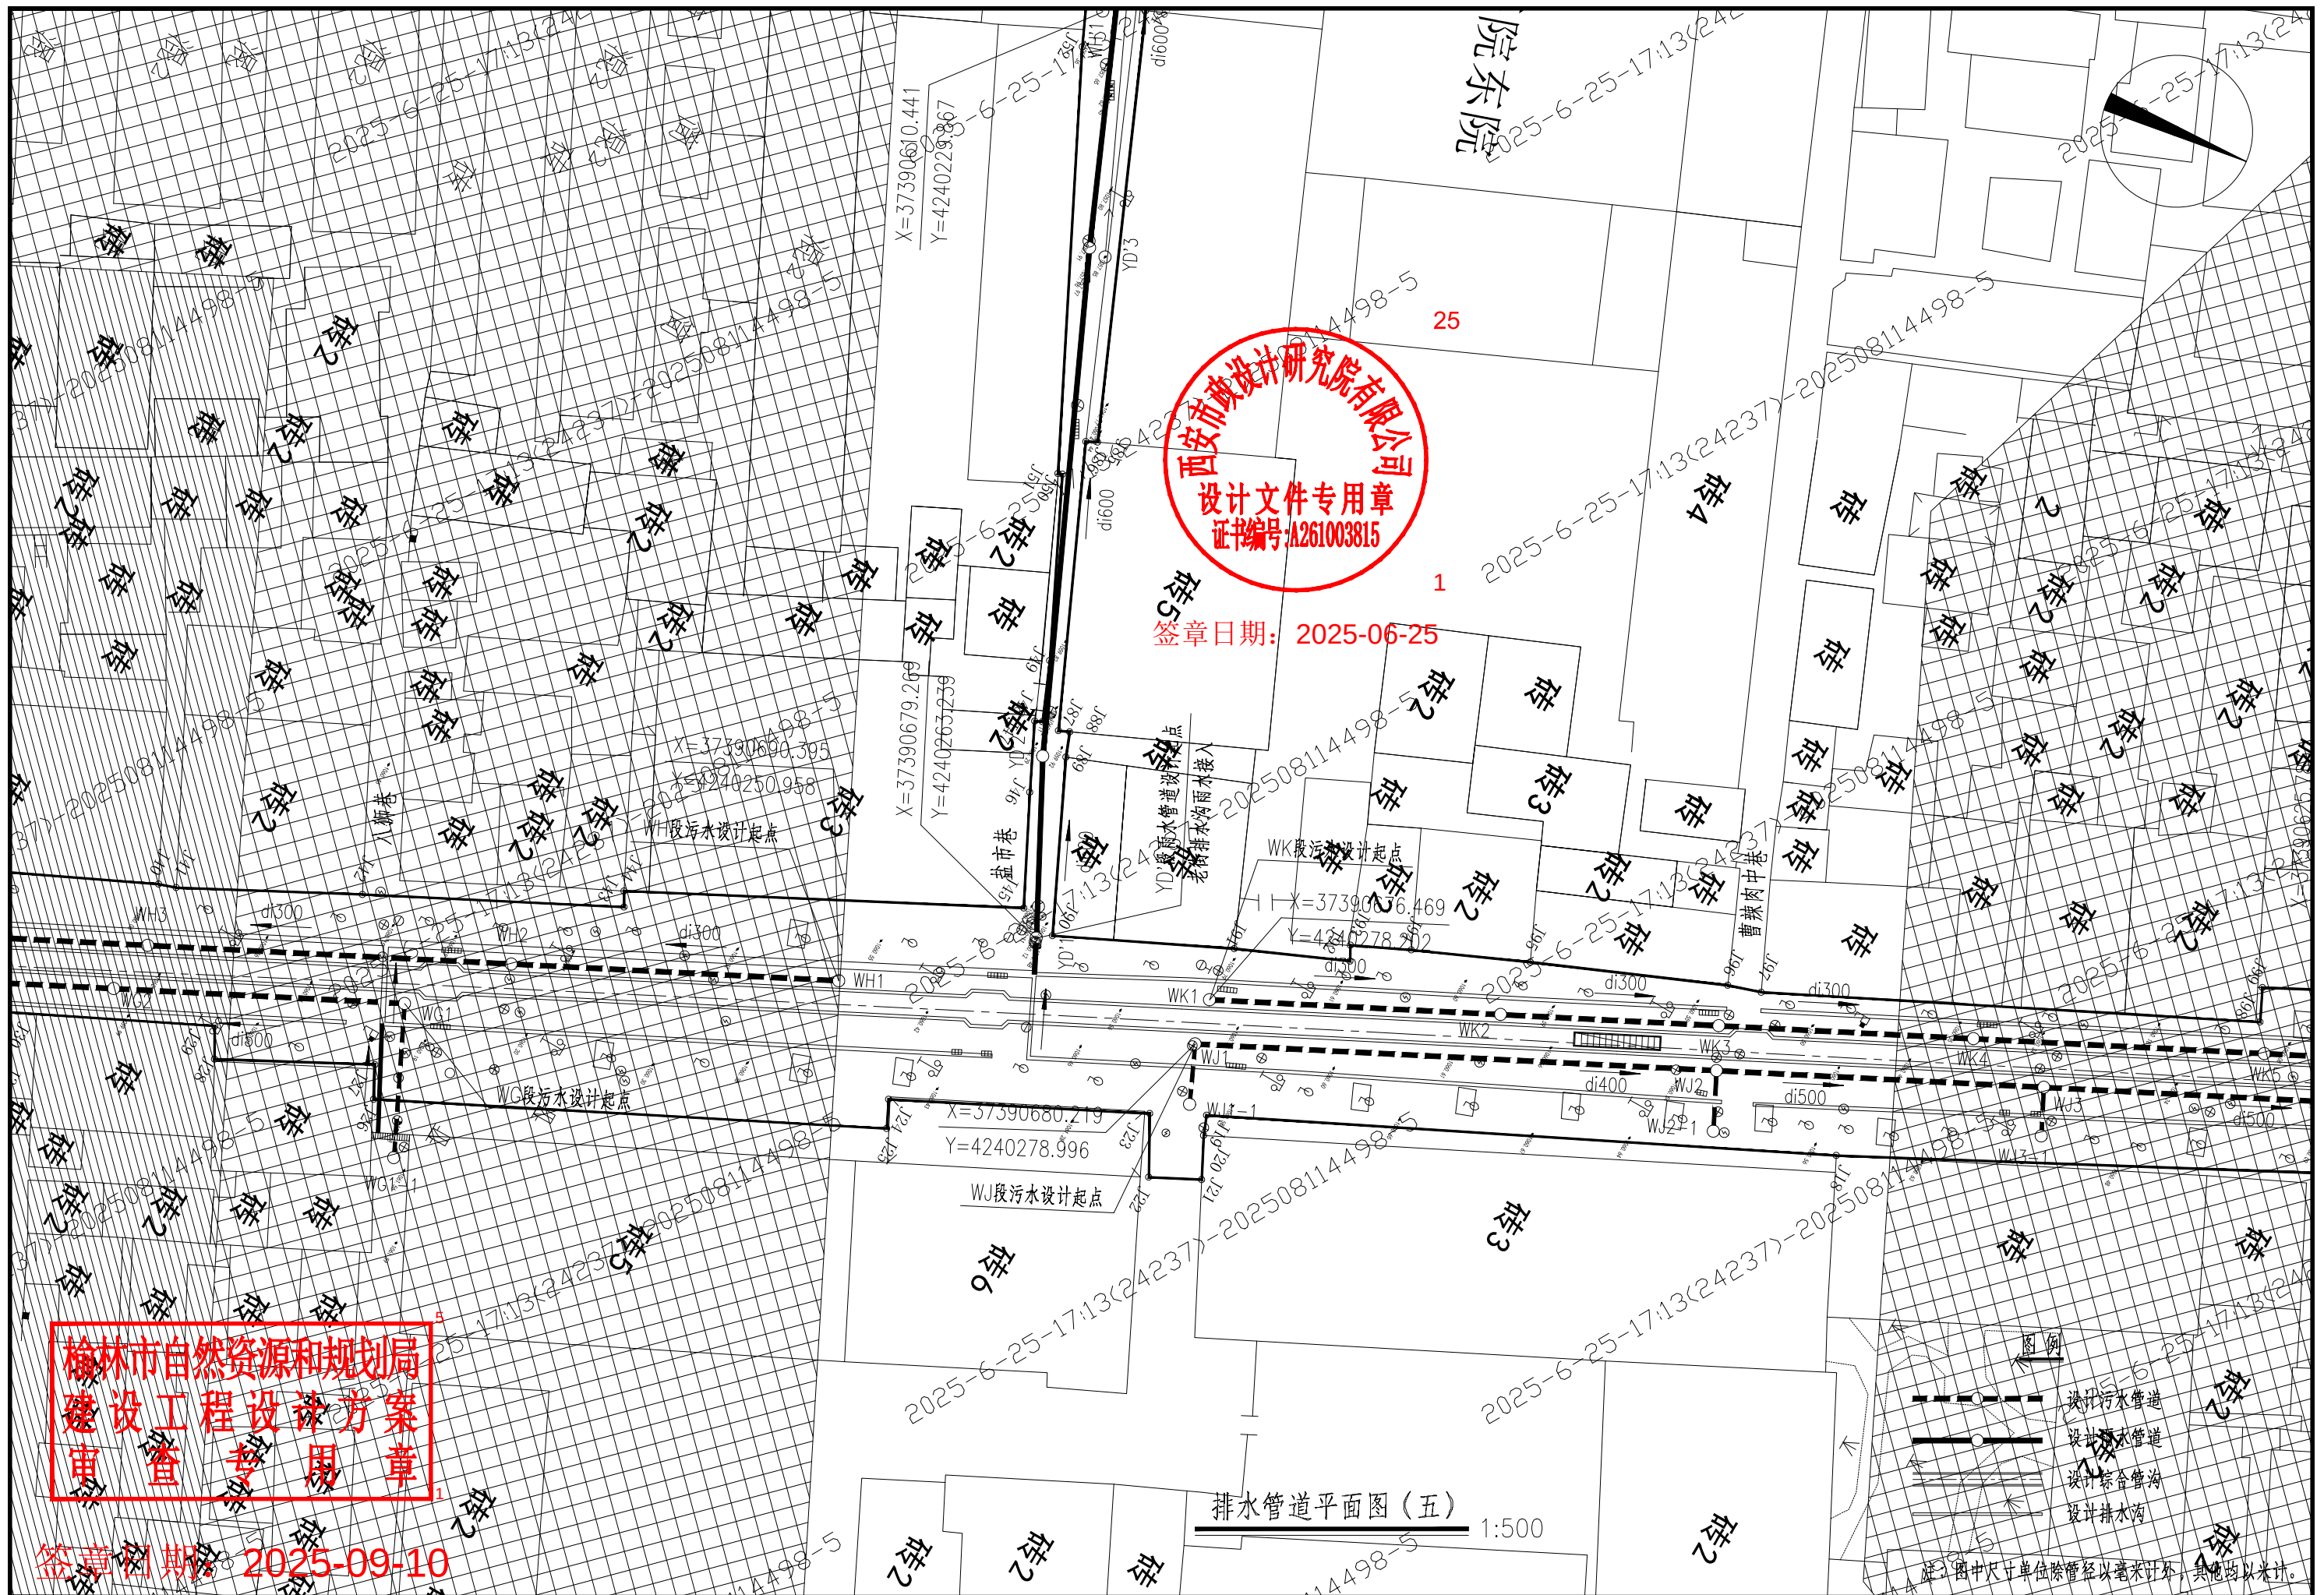

西安市政设计研究院有限公司	榆林古城雨污分流项目(一期)工程—排水工程	排水管道平面图(五)	审核	何建周	设计	陈斌	工程号	S2024084-2	图号	PS-76-11
			校核	张浩	制图	阶段	方案设计	日期	2025.06	



签章日期: 2025-06-25

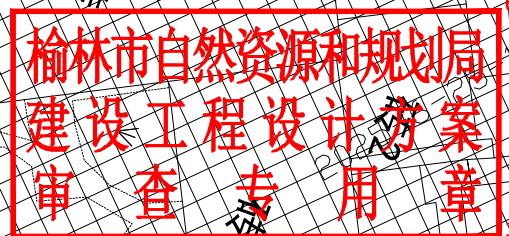

签章日期: 2025-06-10



排水管道平面图(六)

图例


- 设计污水管道
- 设计雨水管道
- 现状合流管道
- 现状雨水管道
- 设计综合管沟
- 设计排水沟
- 现状污水管道

注: 图中尺寸单位除管径以毫米计外, 其他均以米计。


西安市政设计研究院有限公司	榆林古城雨污分流项目(二期)工程—排水工程	排水管道平面图(六)	审核 何建国	设计 陈斌	工程号 S2024084-2	图号 PS-76-12
			校核 张浩	制图	阶段 方案设计	日期 2025.06

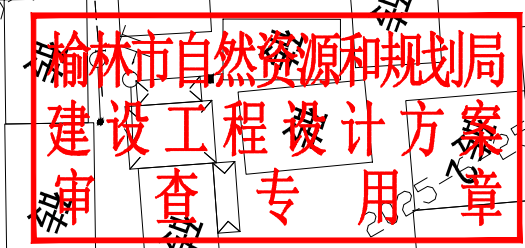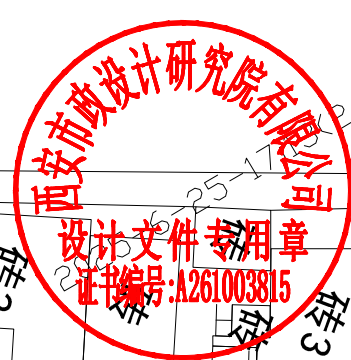


签章日期: 2025-09-10

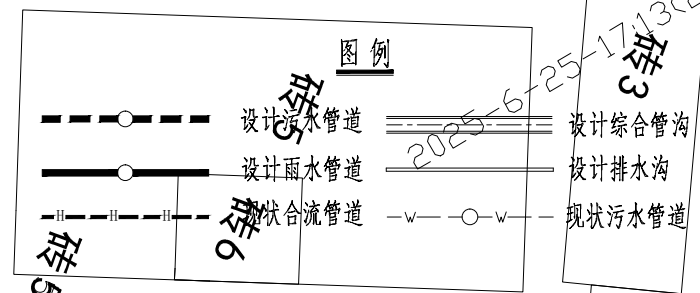


注: 图中尺寸单位除管径以毫米计外, 其他均以米计。

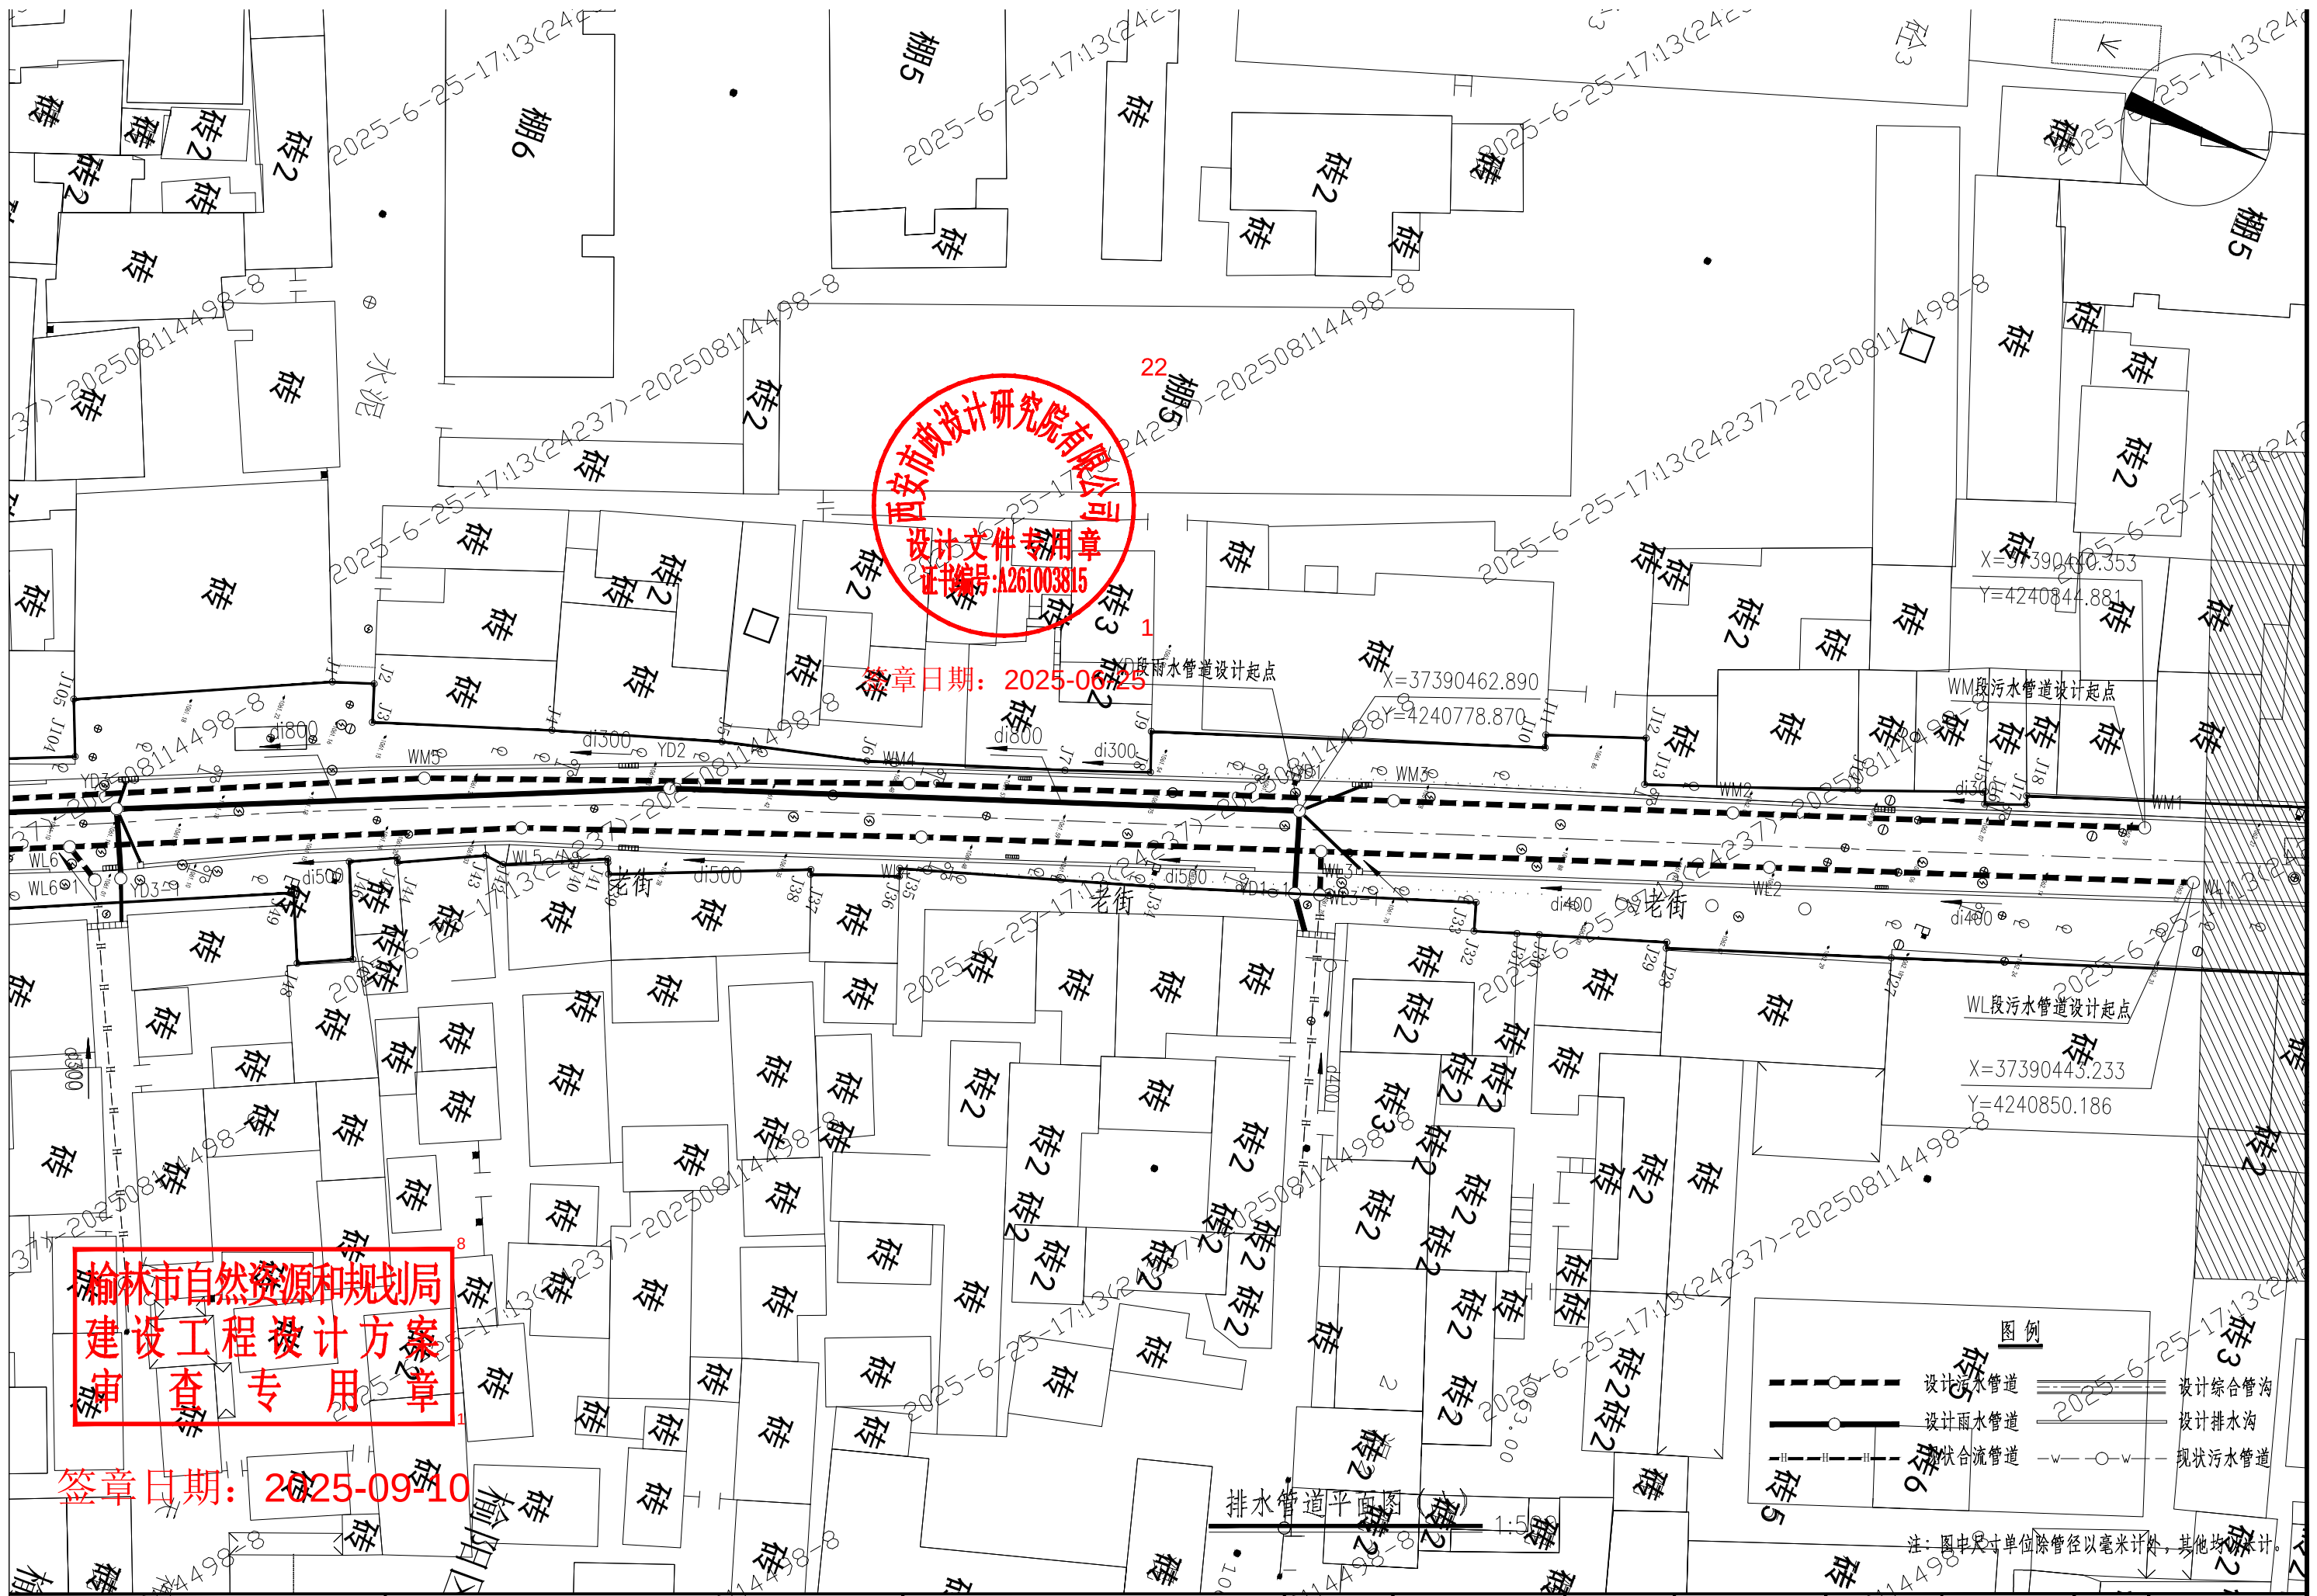

西安市市政设计研究院有限公司	榆林古城雨污分流项目(一期)工程—排水工程	排水管道平面图(八)	审核 何建国	设计 王晓荣	工程号 S2024084-2	图号 PS-76-14
			校核 张浩	制图 王晓荣	阶段 方案设计	日期 2025.06

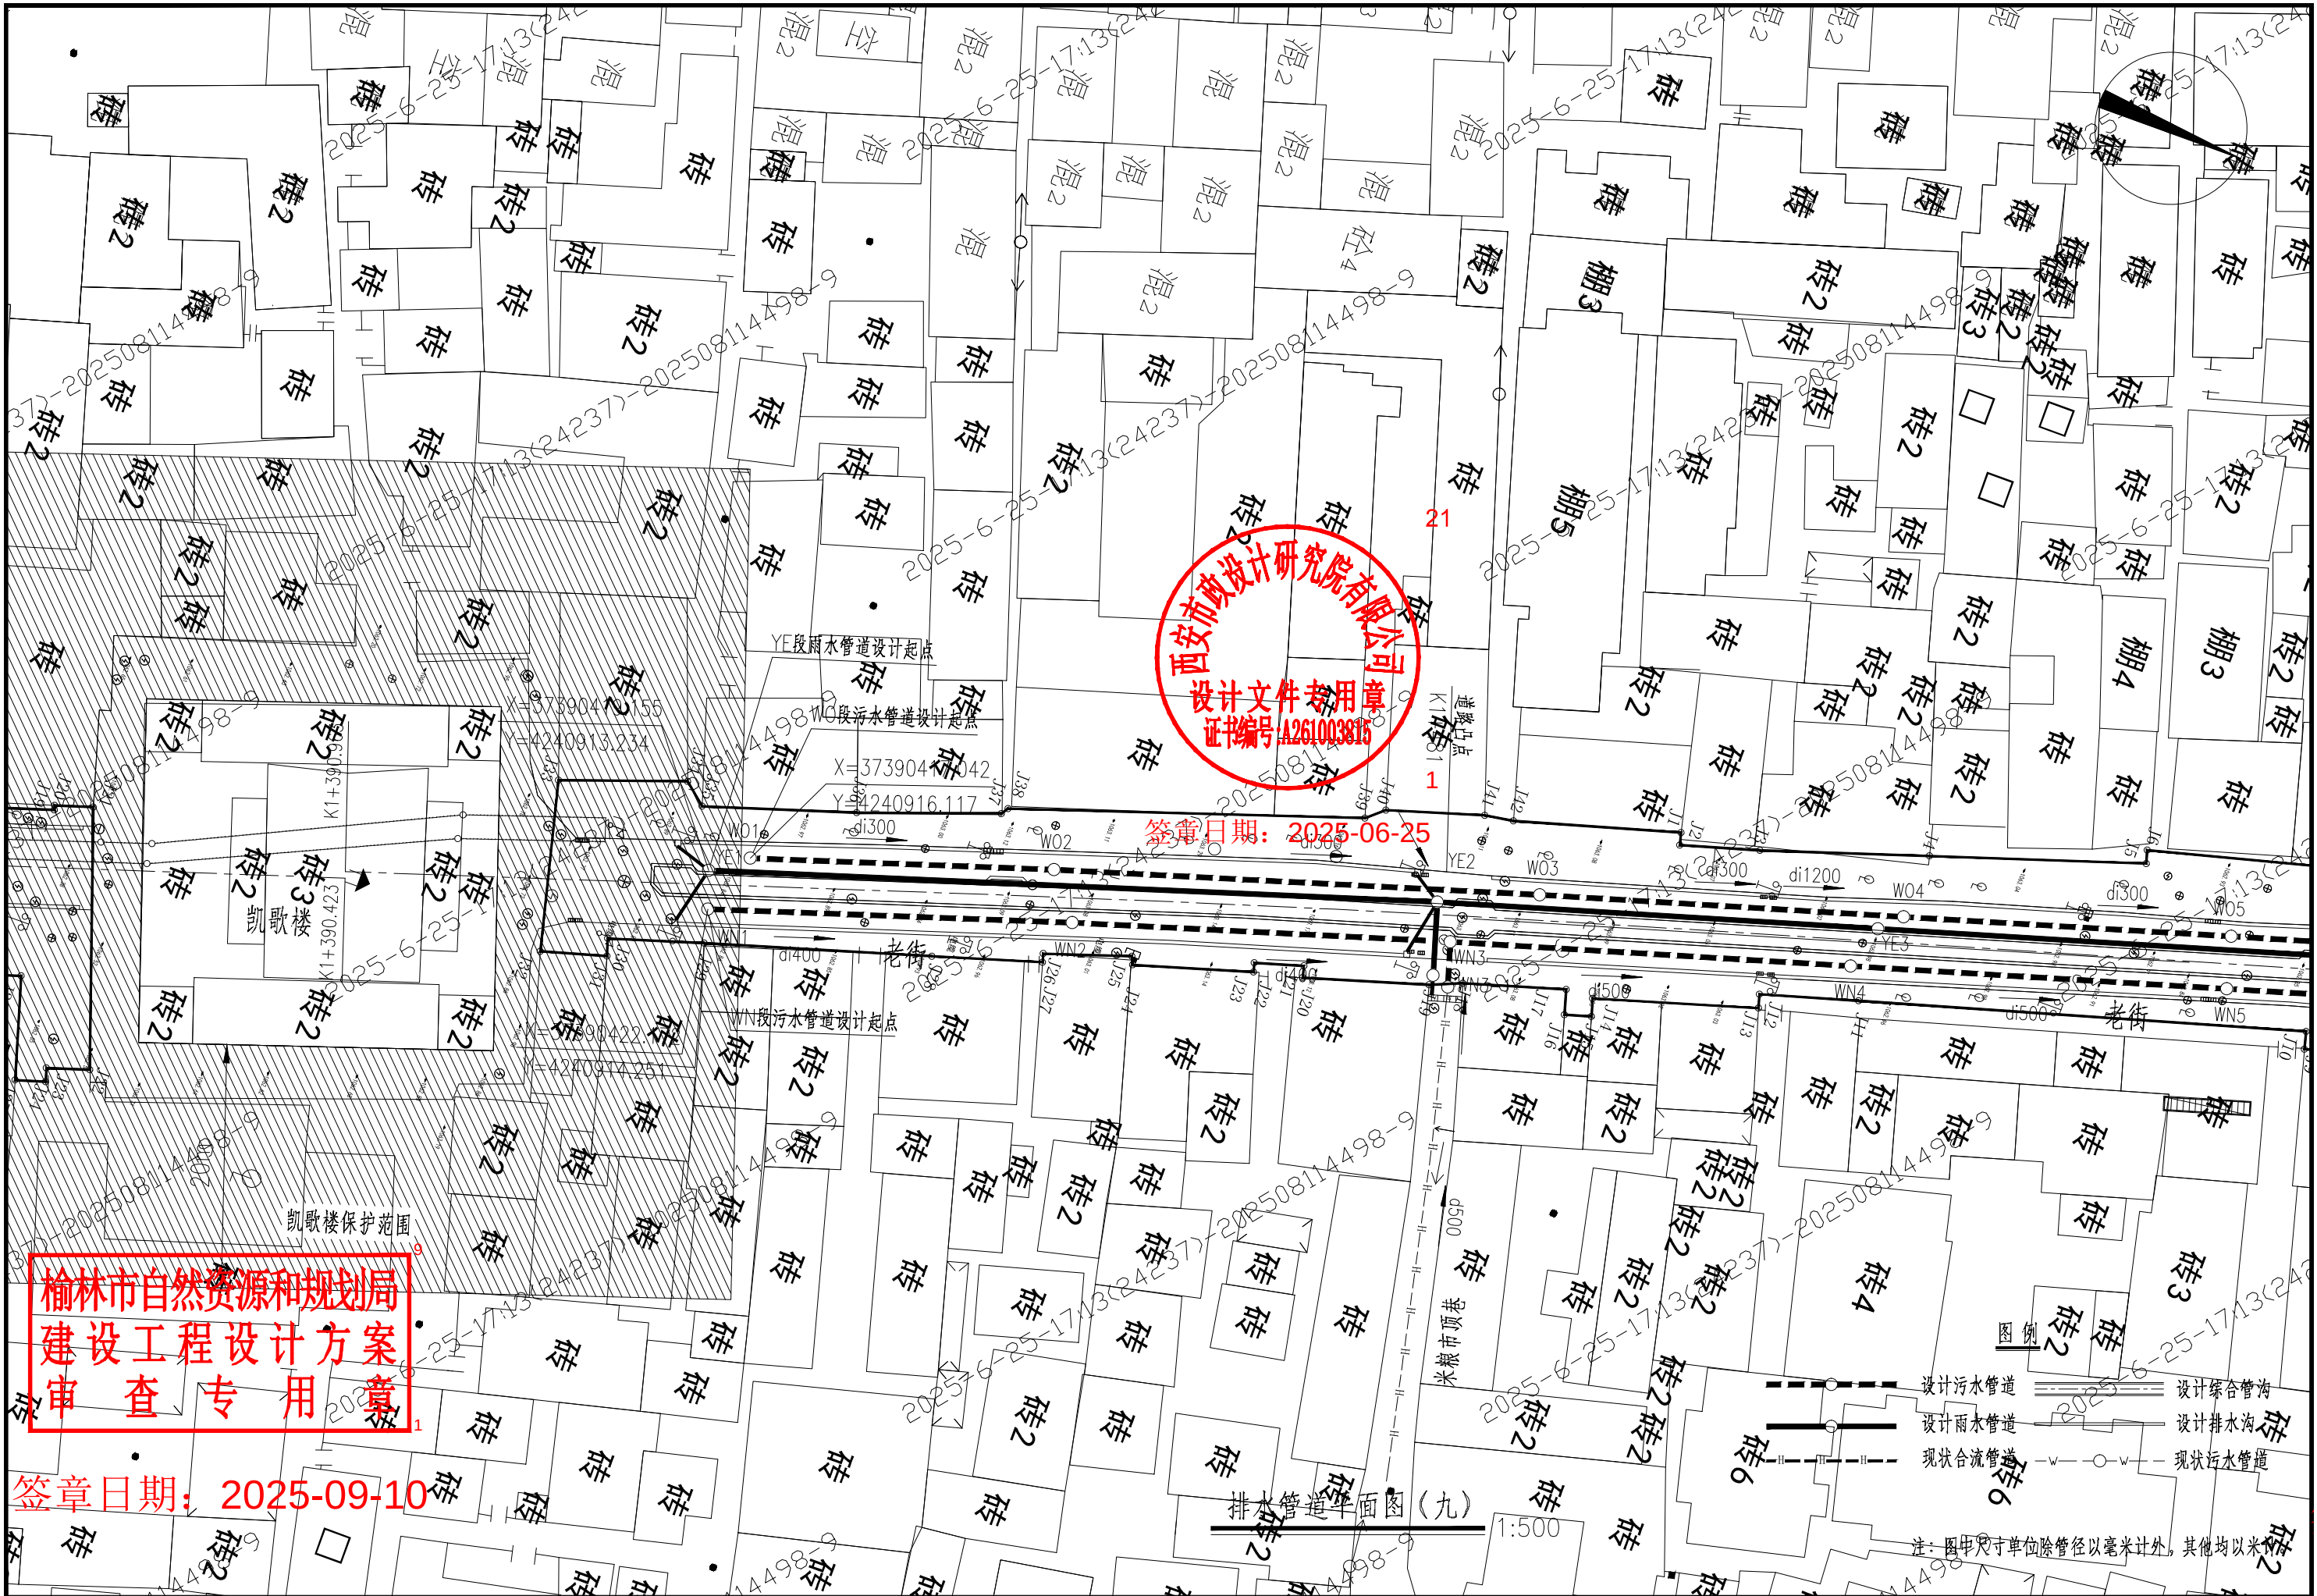


西安市政设计研究院有限公司	榆林古城雨污分流项目(二期)工程—排水工程	排水管道平面图(九)	审核 何建国	设计 王瑞荣	工程号 S2024084-2	图号 PS-76-15
			校核 张浩	制图 王瑞荣	阶段 方案设计	日期 2025.06

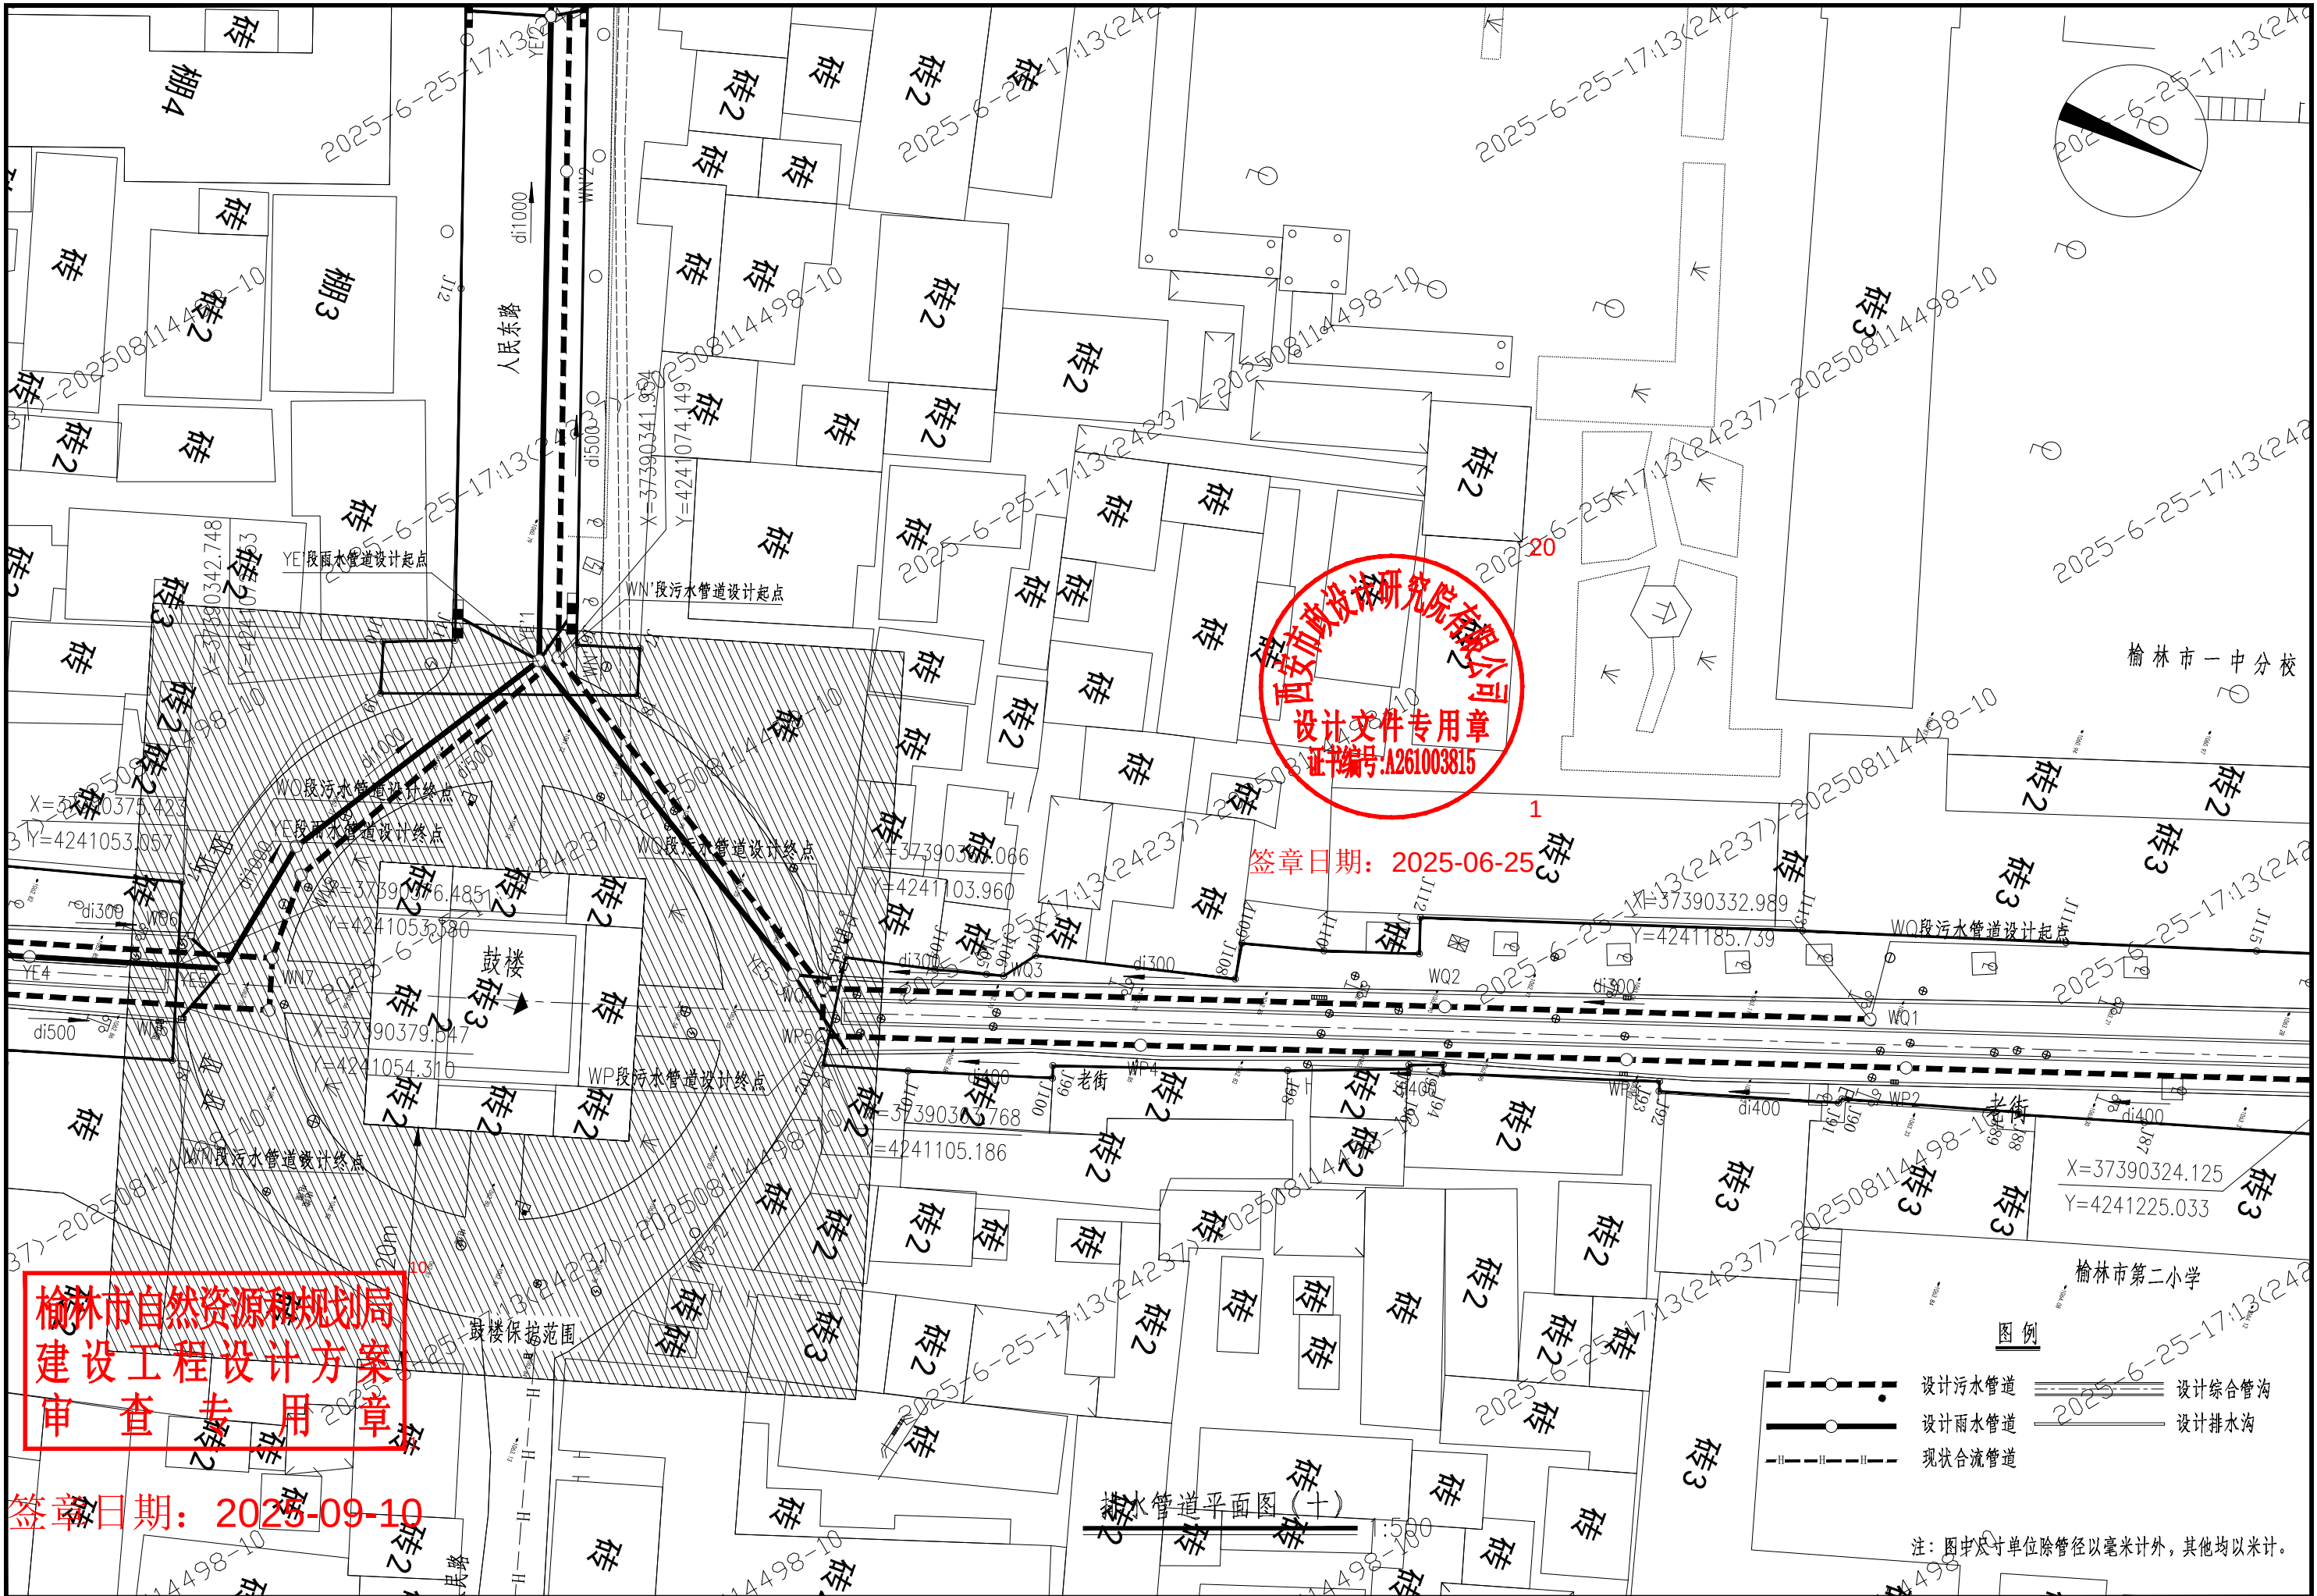

榆林市自然资源和规划局
建设工程设计方案
审查专用章

签章日期: 2025-09-10

西安市市政设计研究院有限公司	榆林古城雨污分流项目(二期)工程—排水工程	排水管道平面图(十)	审核	何建国	设计	王曉荣	工程号	S2024084-2	图号	PS-76-16
			校核	孙浩	制图	王曉荣	阶段	方案设计	日期	2025.06

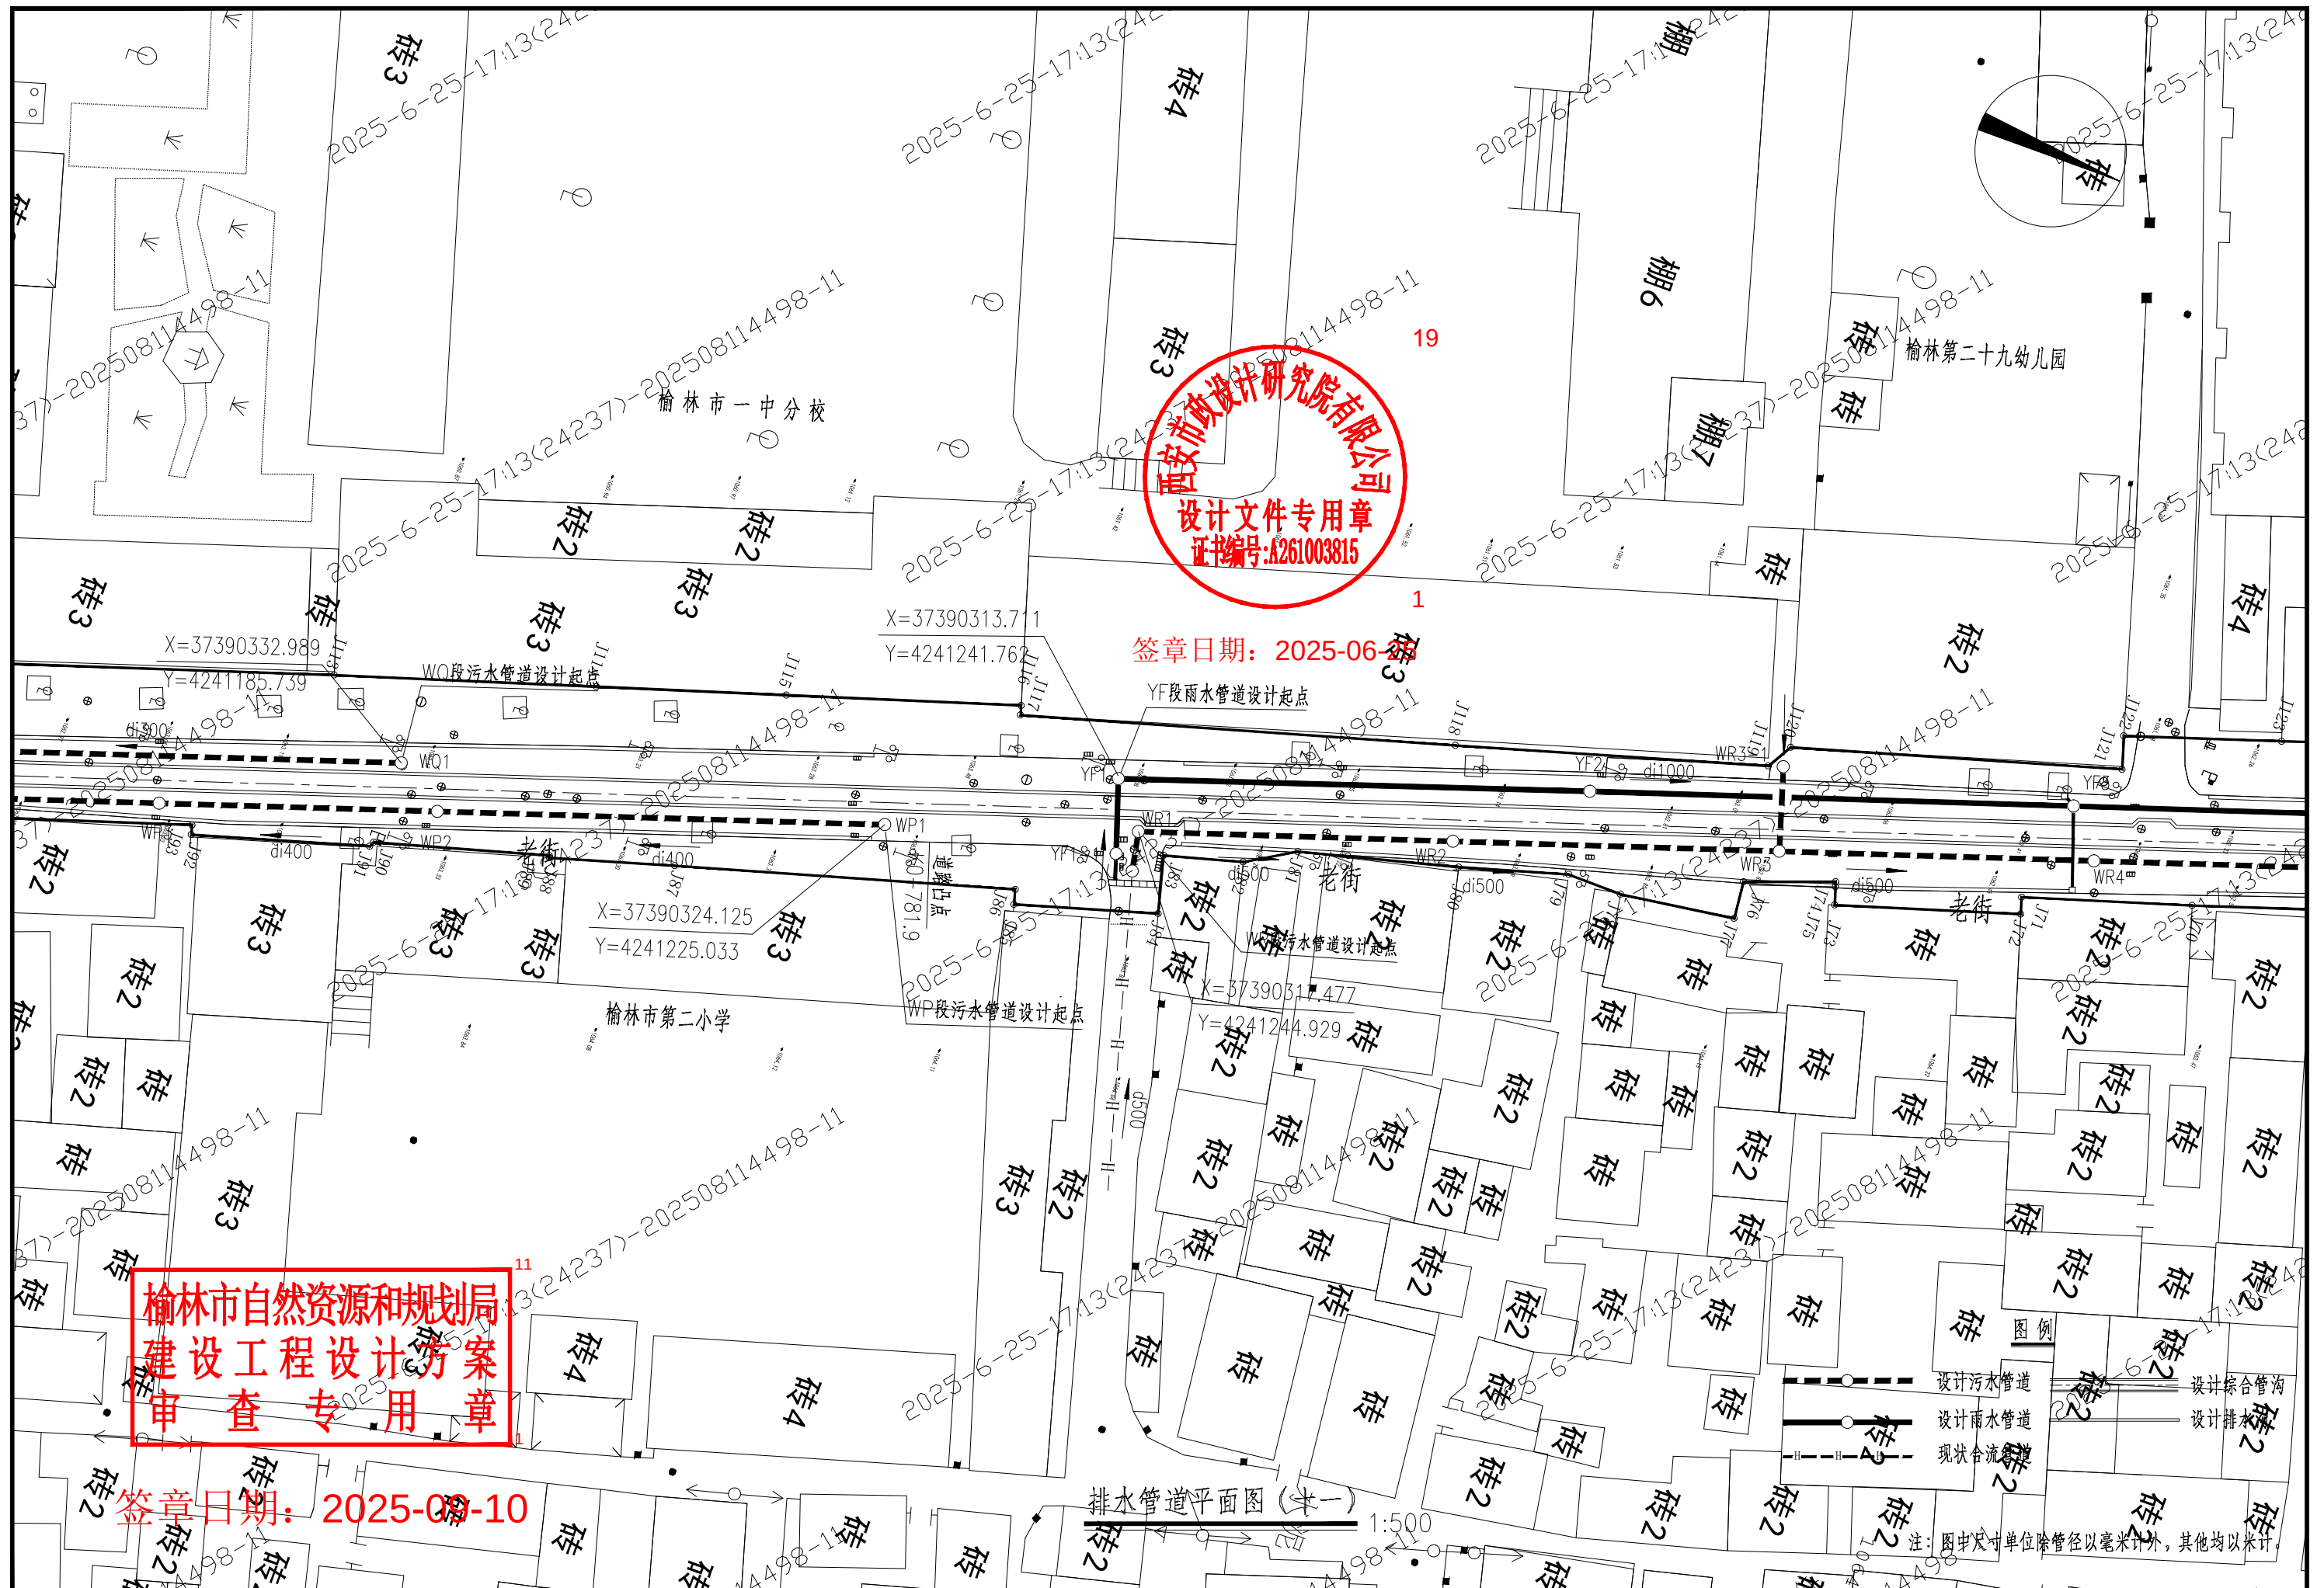

西安市政设计研究院有限公司

榆林古城雨污分流项目(二期)工程—排水工程

排水管道平面图 (十一)

审核
校核

何建国
张浩

设计
制图


王曉榮
王曉榮

508	程号
	阶段


S2024084-2	
方案设计	

图号	
日期	


PS-76-17
2025.06

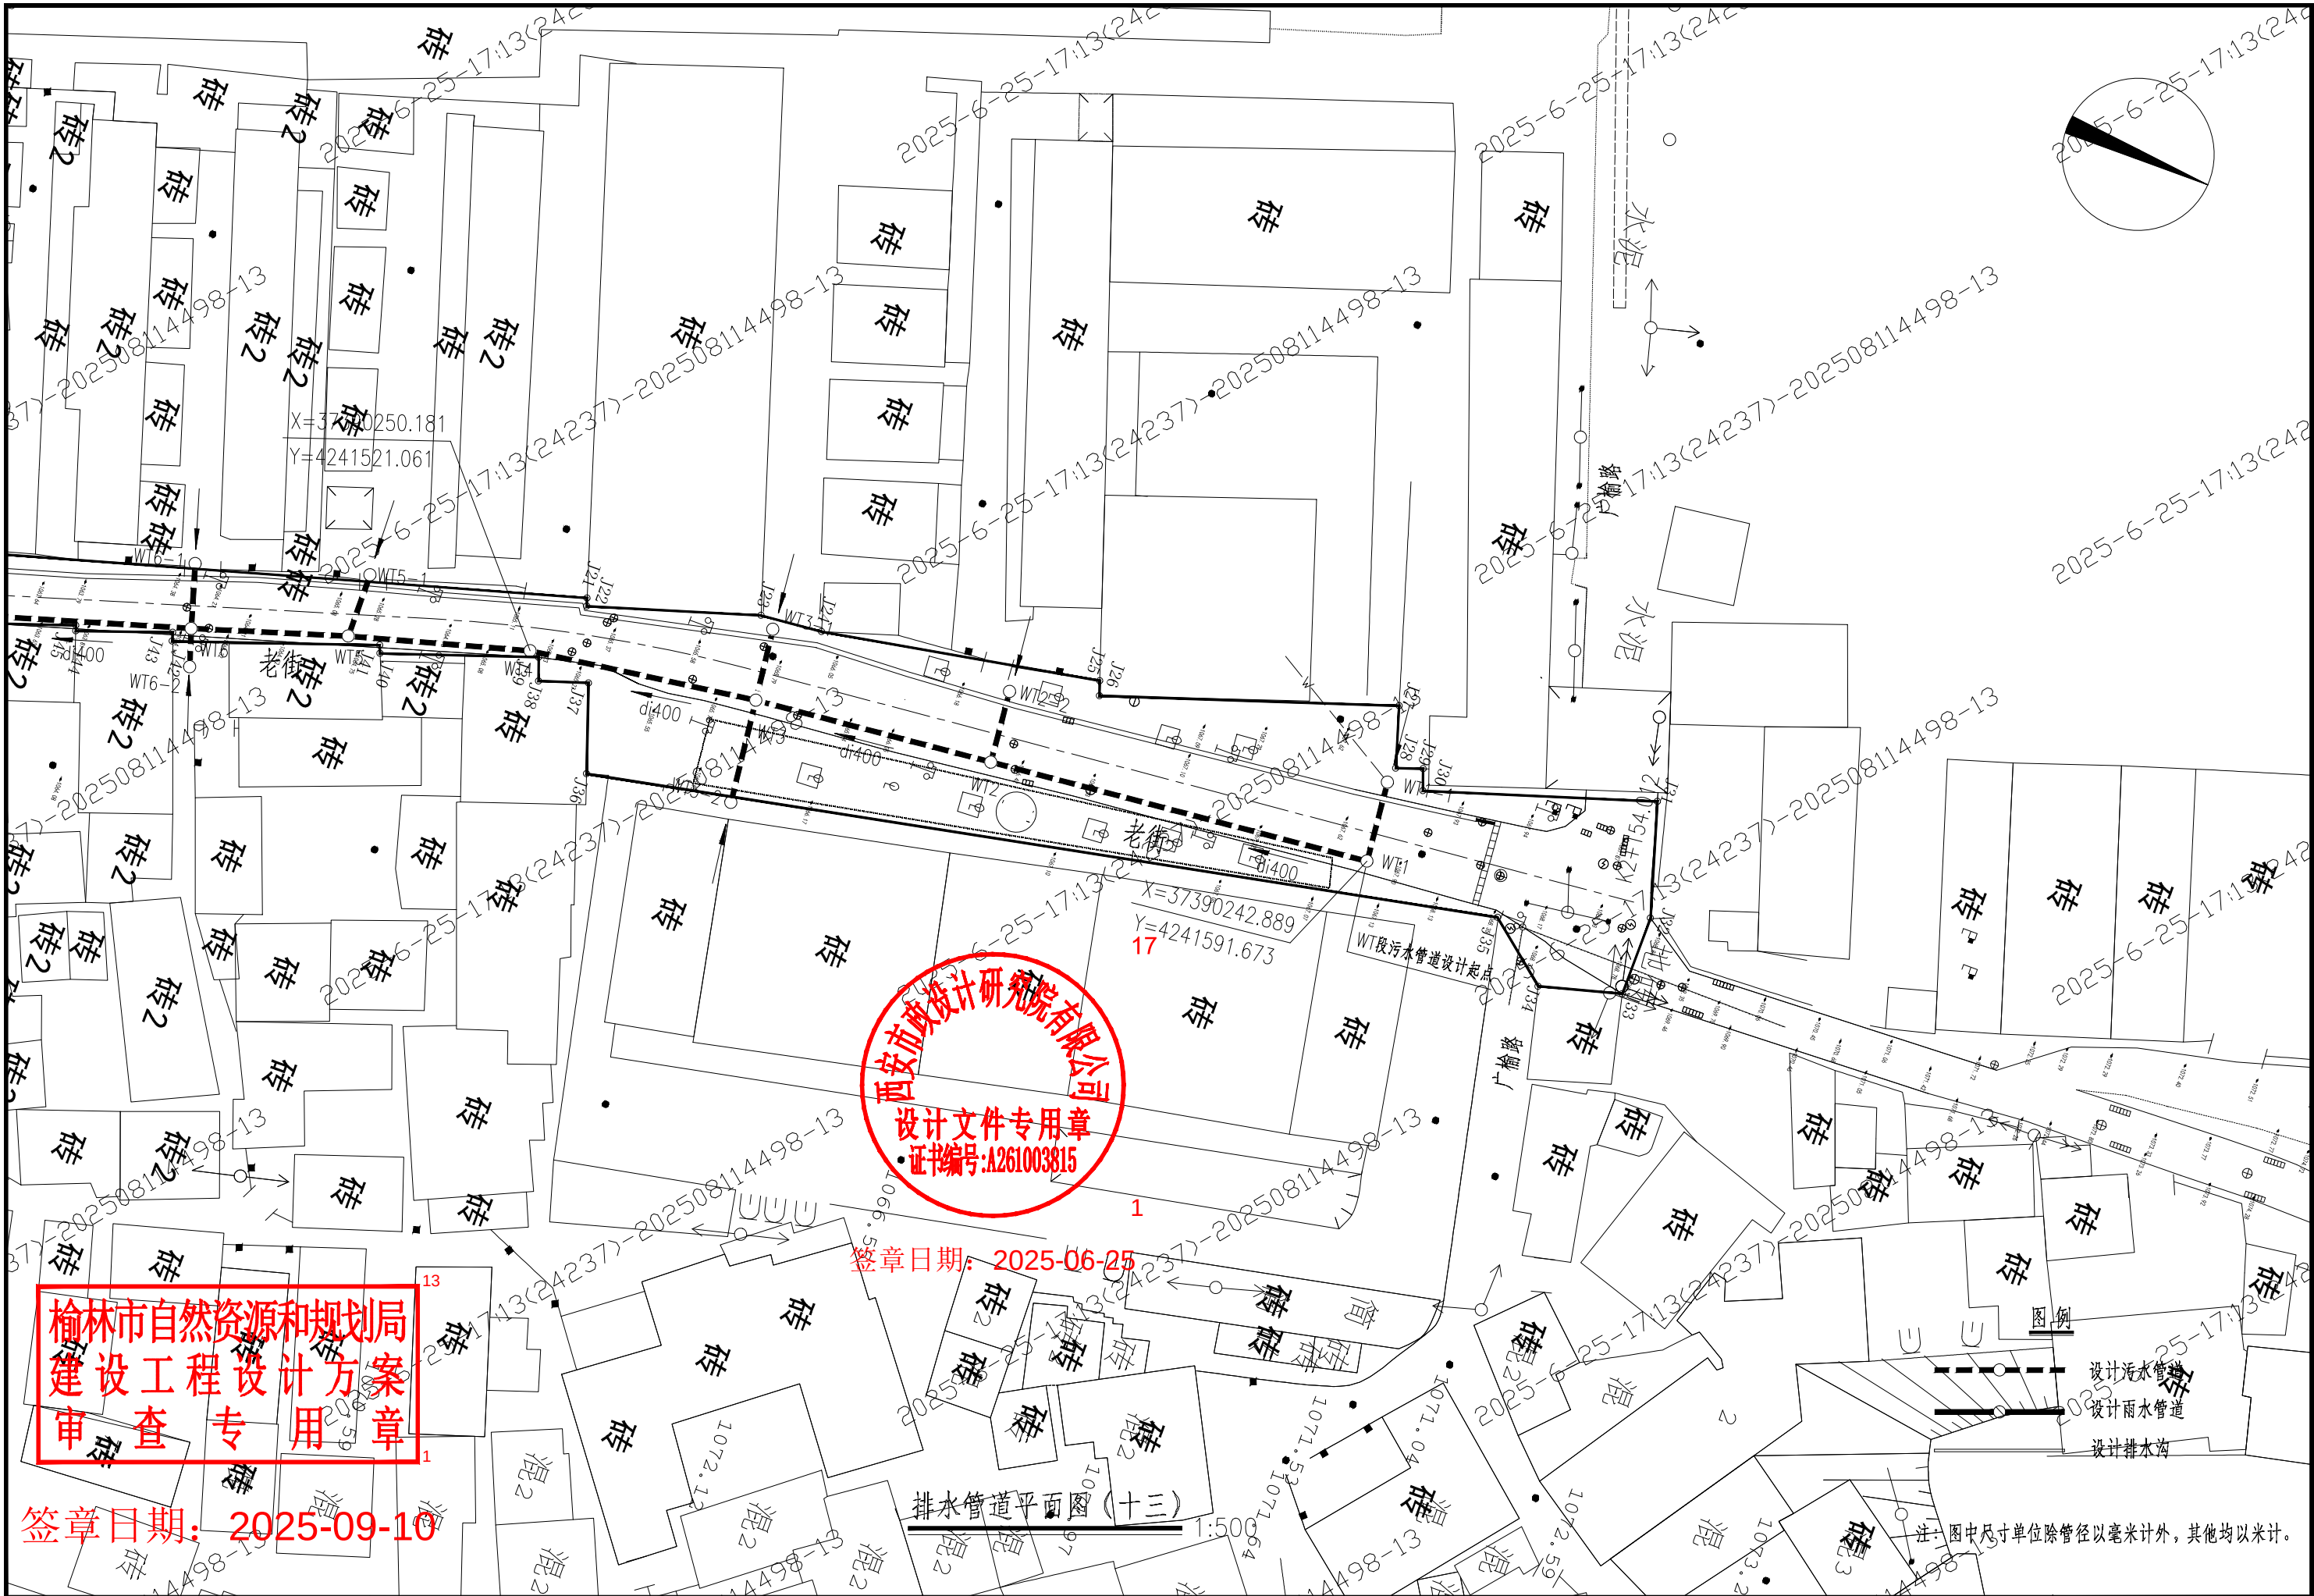


西安市市政设计研究院有限公司	榆林古城雨污分流项目(二期)工程—排水工程	排水管道平面图(十三)	审核	何建周	设计	王曉荣	工程号	S2024084-2	图号	PS-76-19
			校核	孙浩	制图	王曉荣	阶段	方案设计	日期	2025.06

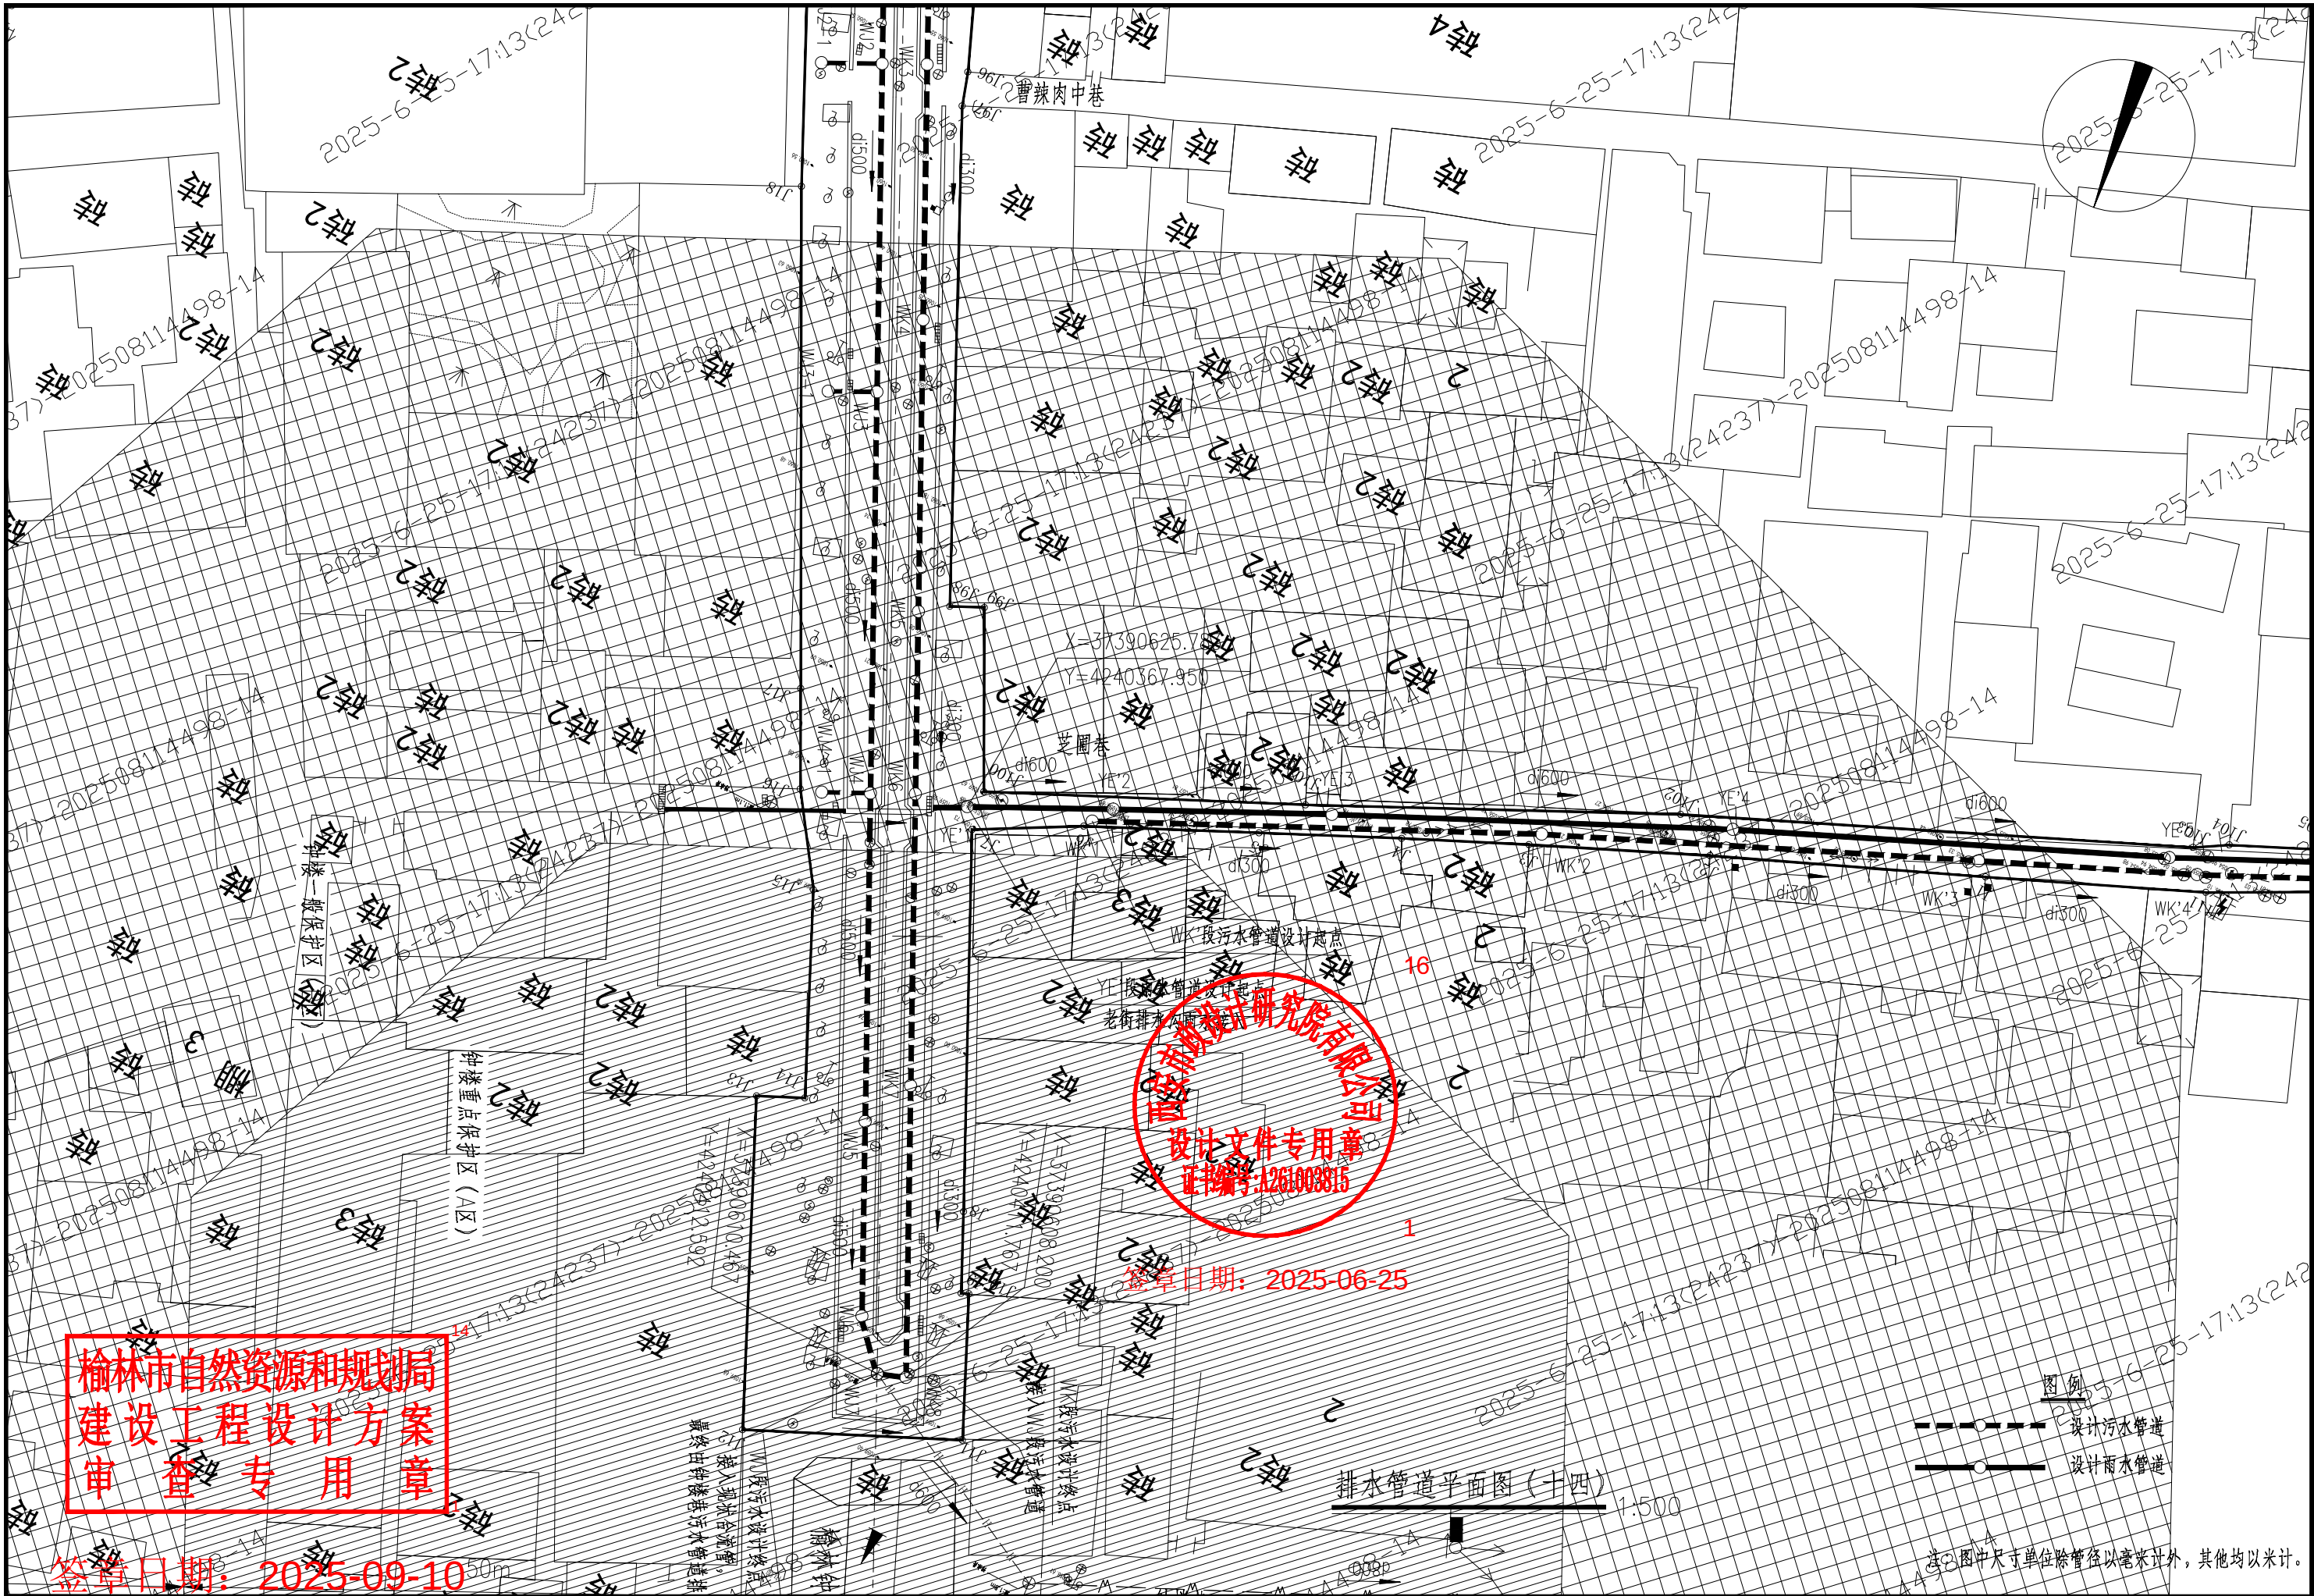


西安市市政设计研究院有限公司	榆林古城雨污分流项目(一期)工程—排水工程	排水管道平面图 (十四)	审核 校核	何建国 张洁	设计 制图	陈斌	工程号 阶段	S2024084-2 方案设计	图号 日期	PS-76-20 2025.06
----------------	-----------------------	--------------	----------	-----------	----------	----	-----------	--------------------	----------	---------------------

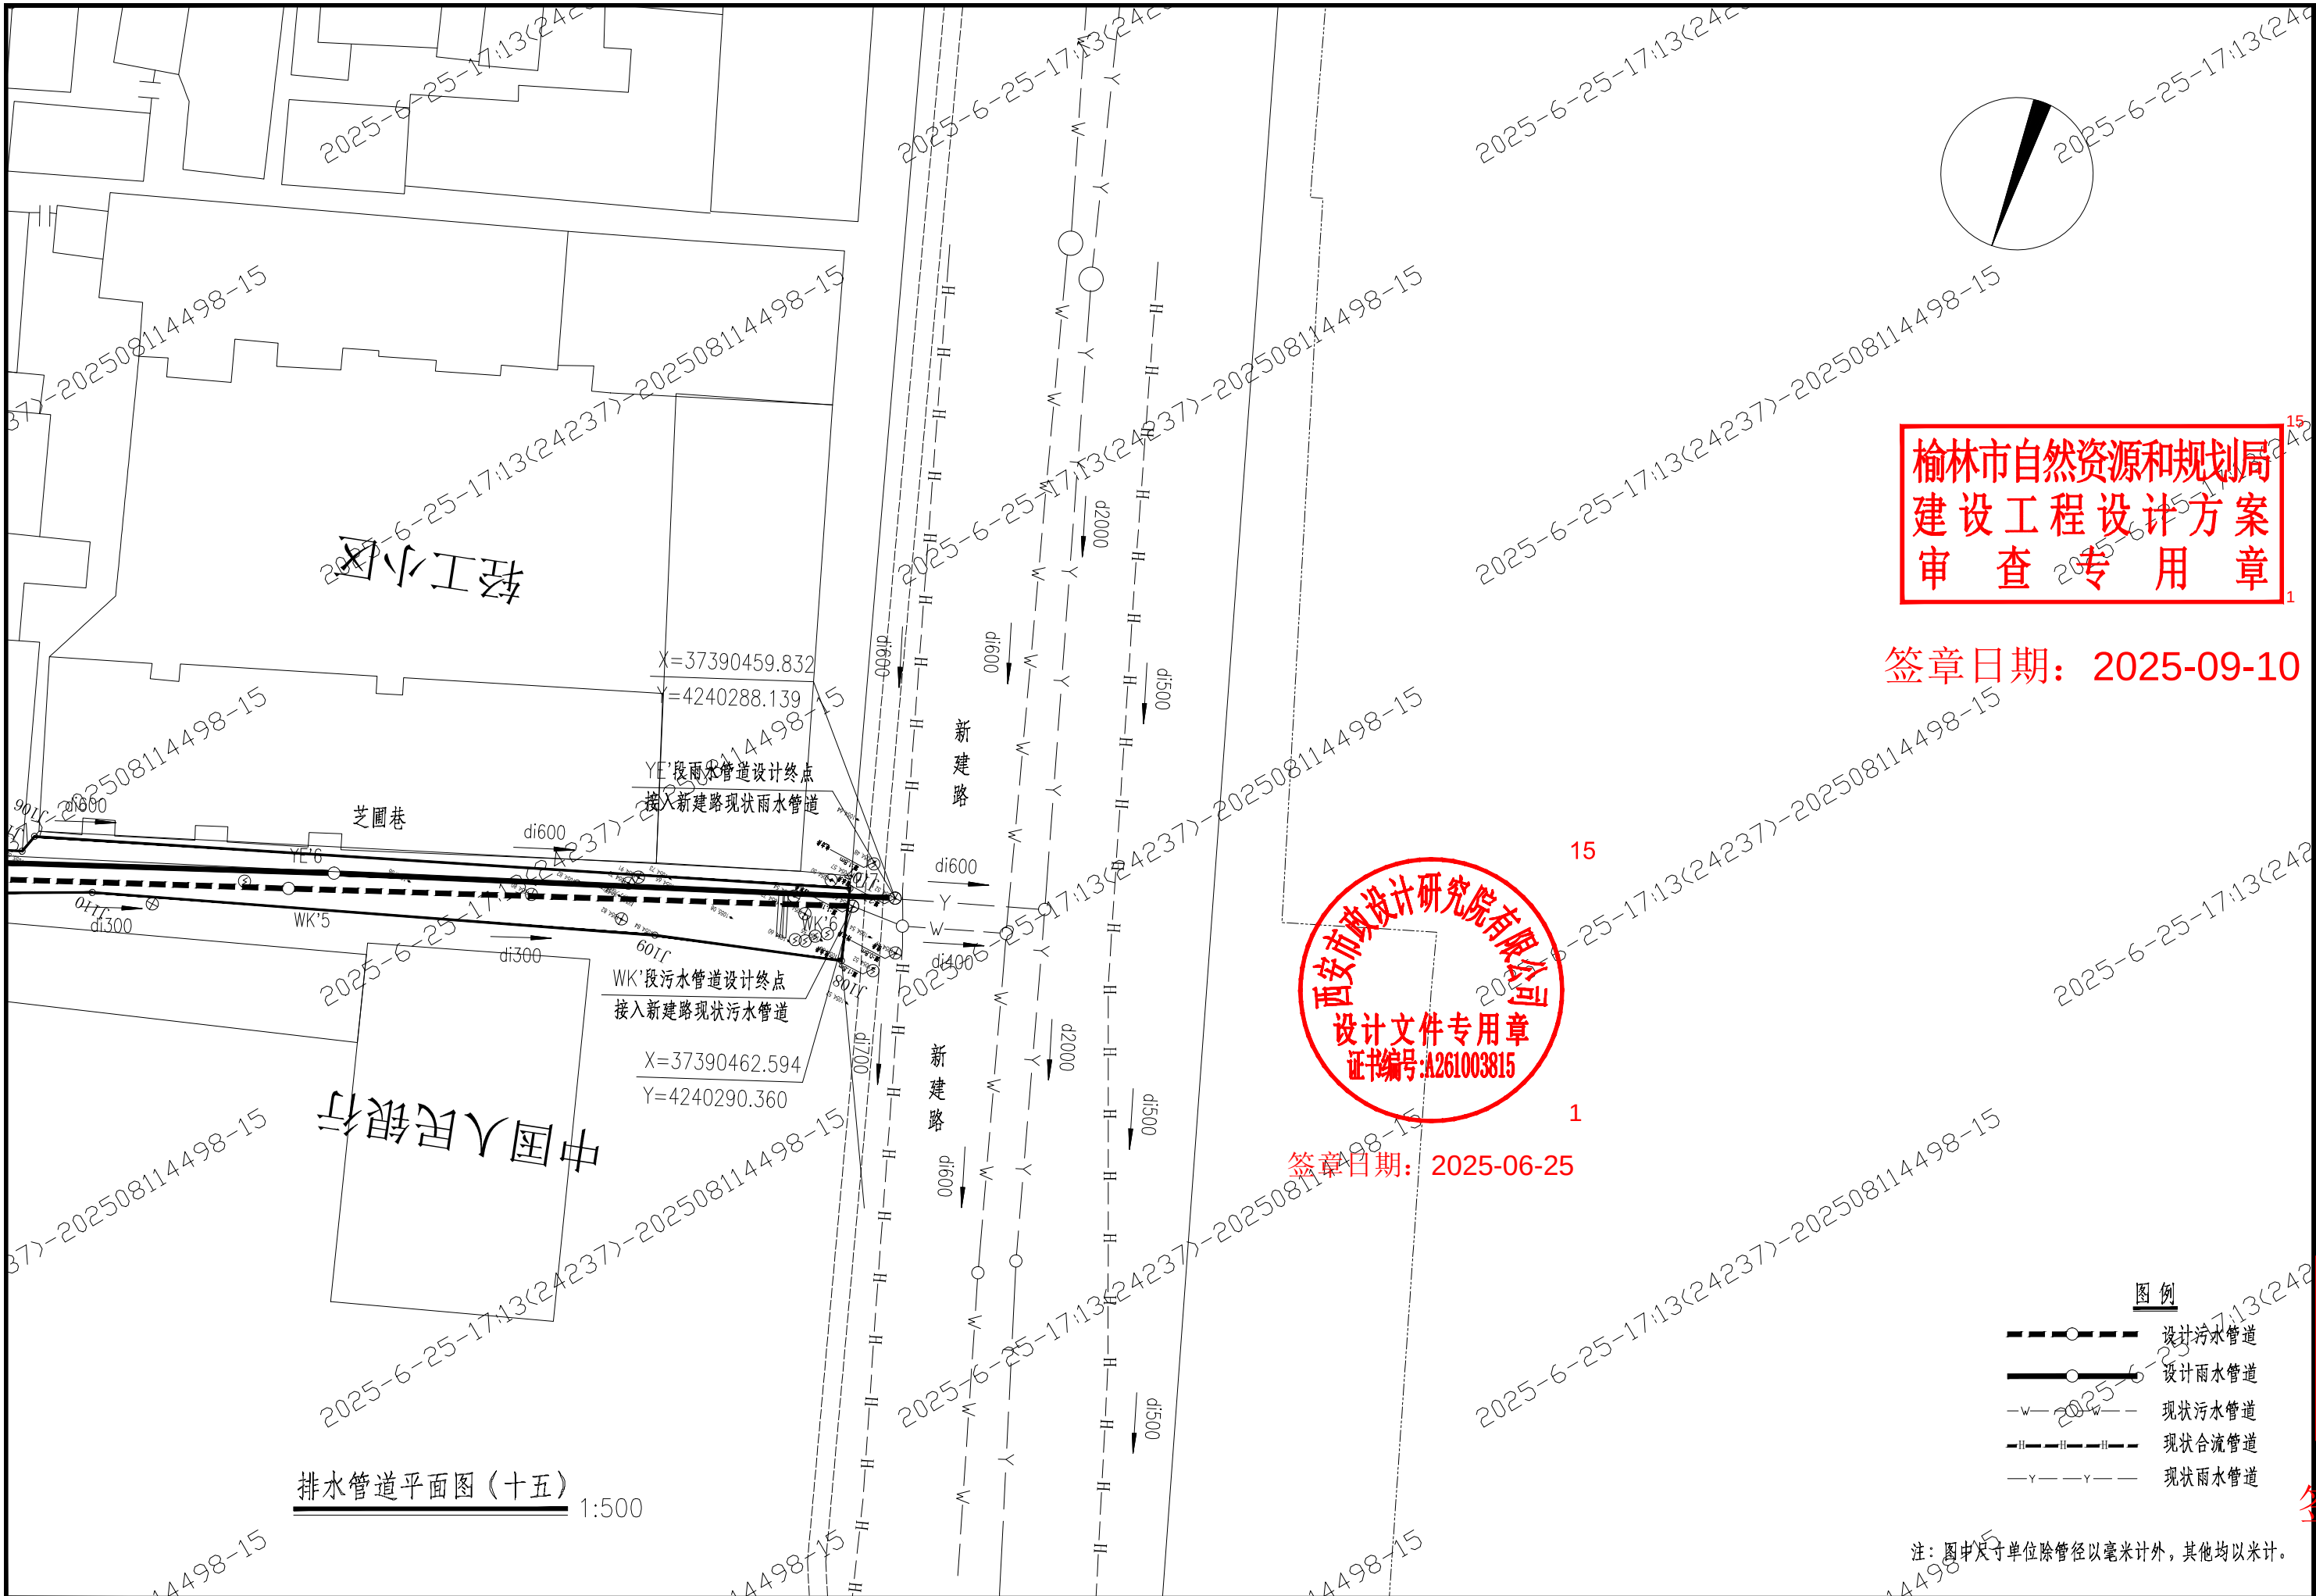


西安市政设计研究院有限公司	榆林古城雨污分流项目(一期)工程—排水工程	排水管道平面图 (十五)	审核	何建国	设计	陈斌	工程号	S2024084-2	图号	PS-76-21
			校核	张浩	制图		阶段	方案设计	日期	2025.06

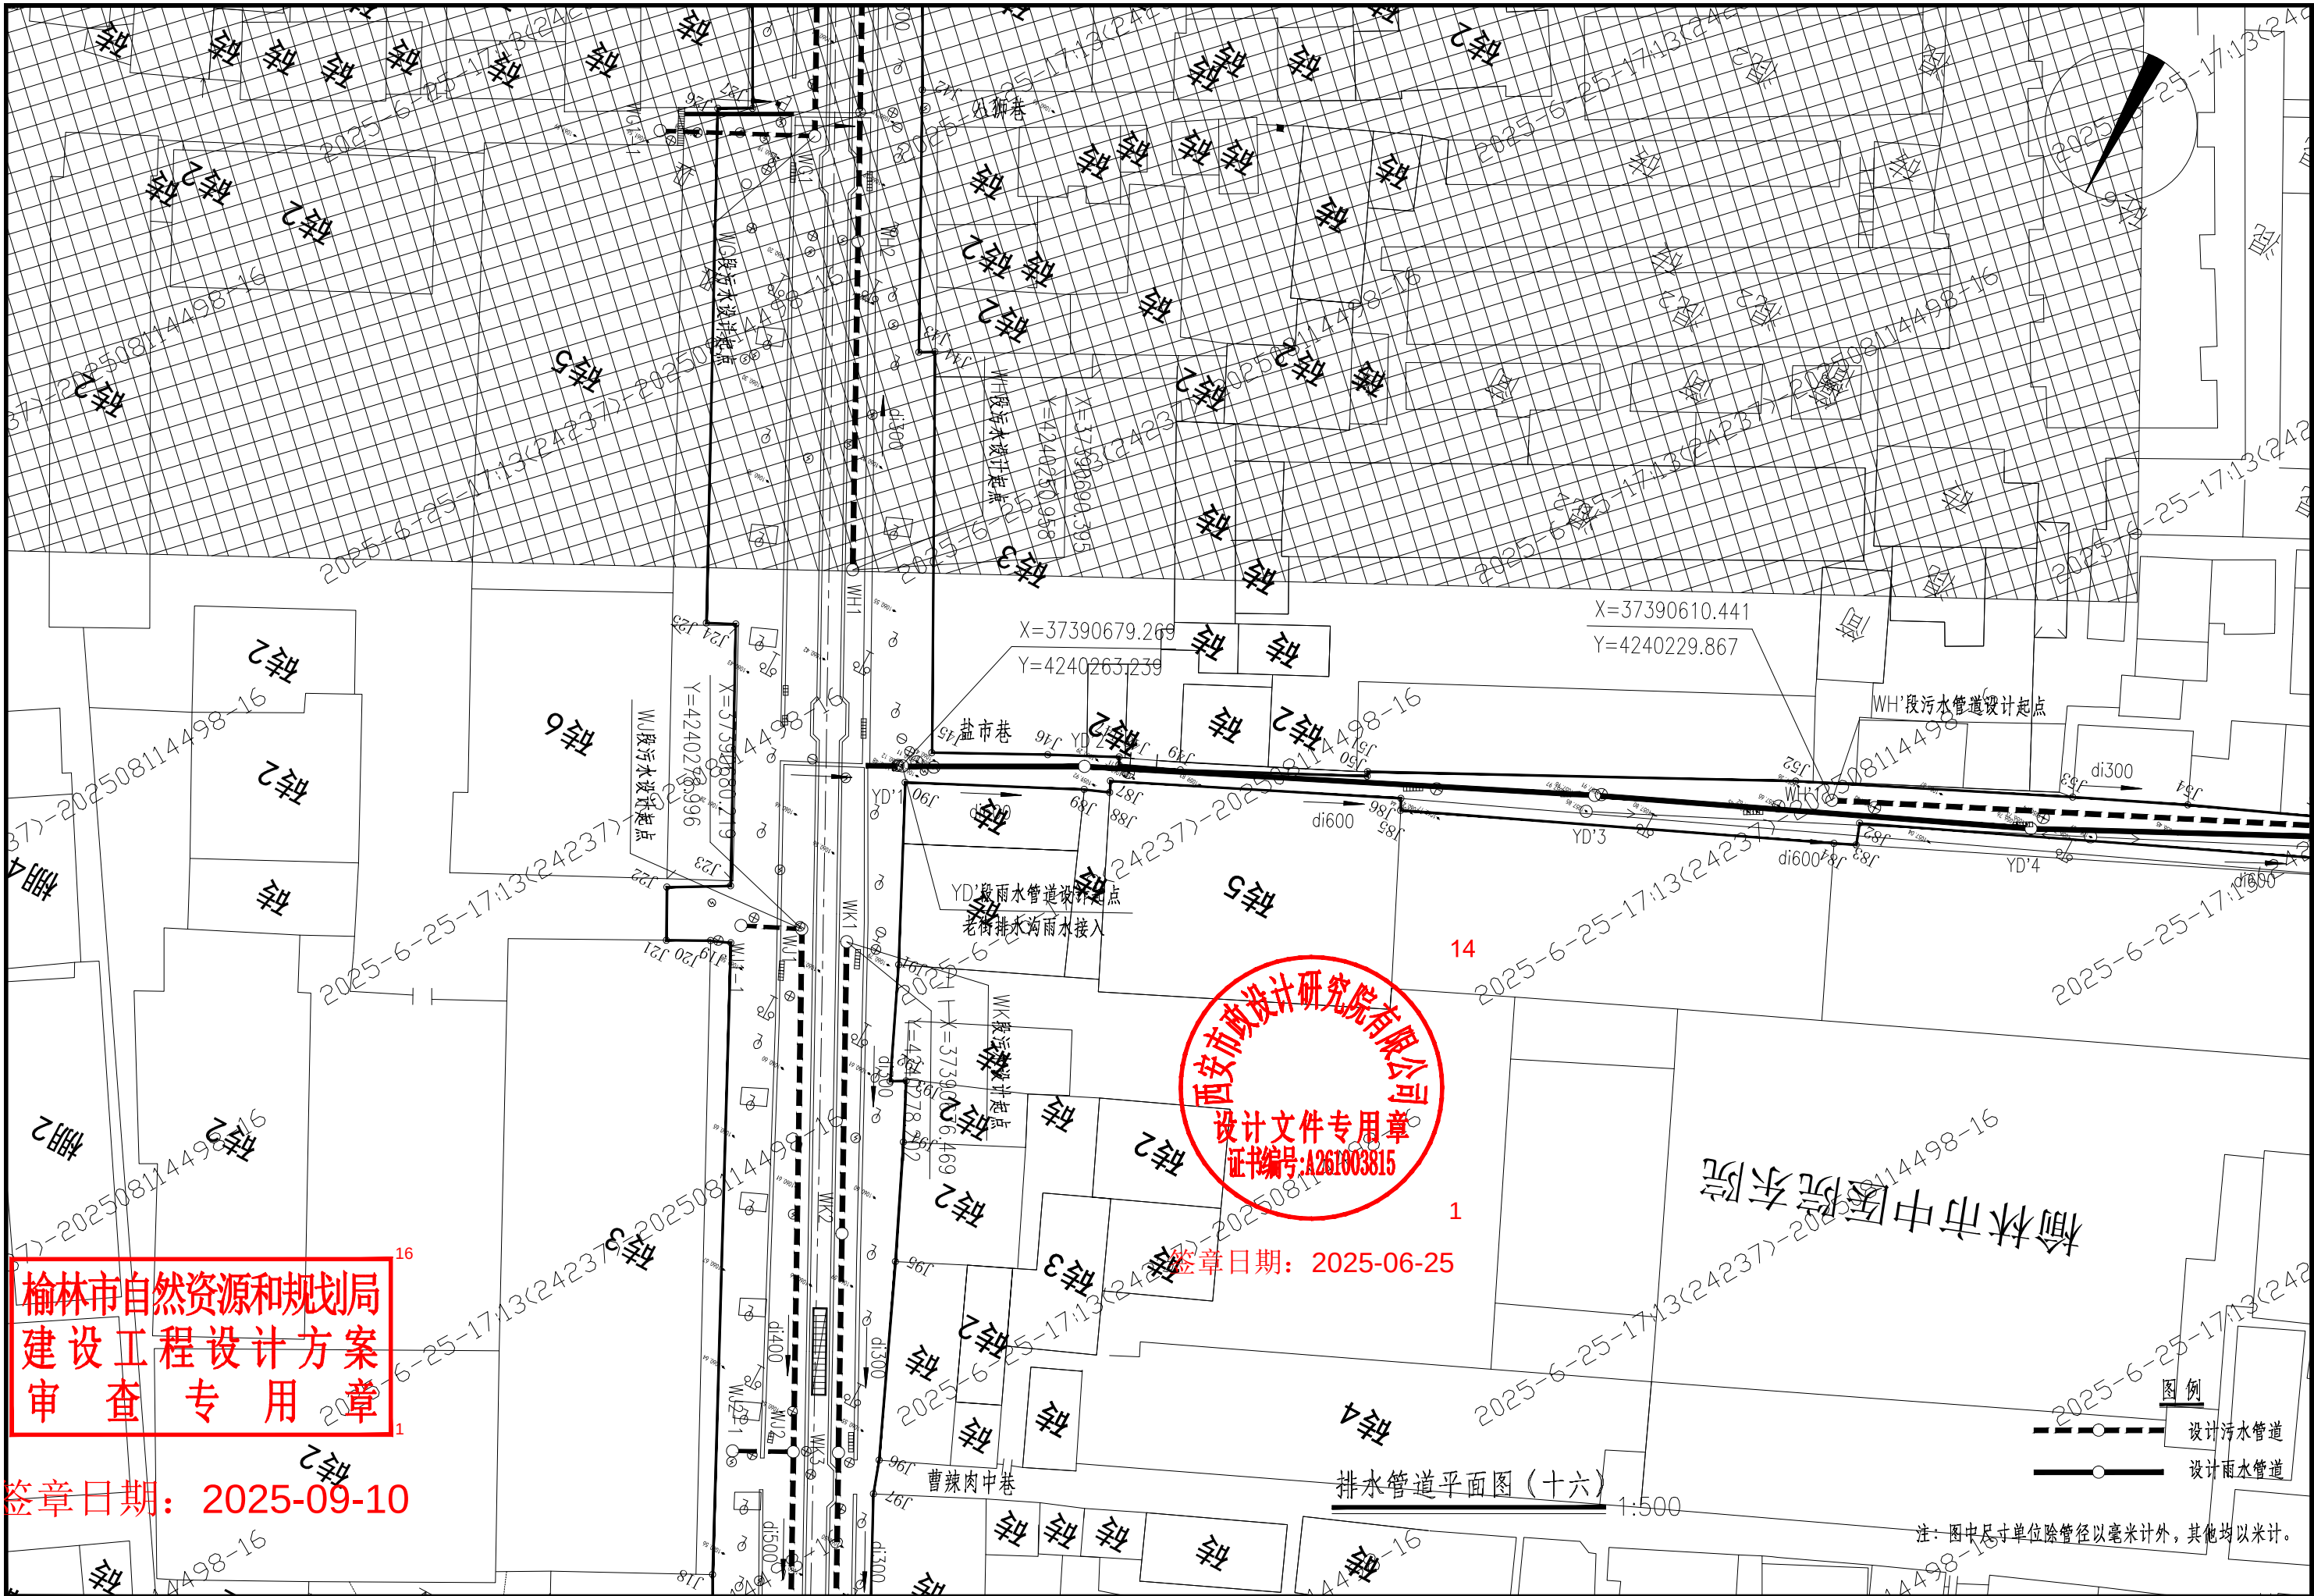


西安市政设计研究院有限公司	榆林古城雨污分流项目(一期)工程—排水工程	排水管道平面图 (十六)	审核 何建国	设计 陈斌	工程号 S2024084-2	图号 PS-76-22
			校核 张浩	制图	阶段 方案设计	日期 2025.06

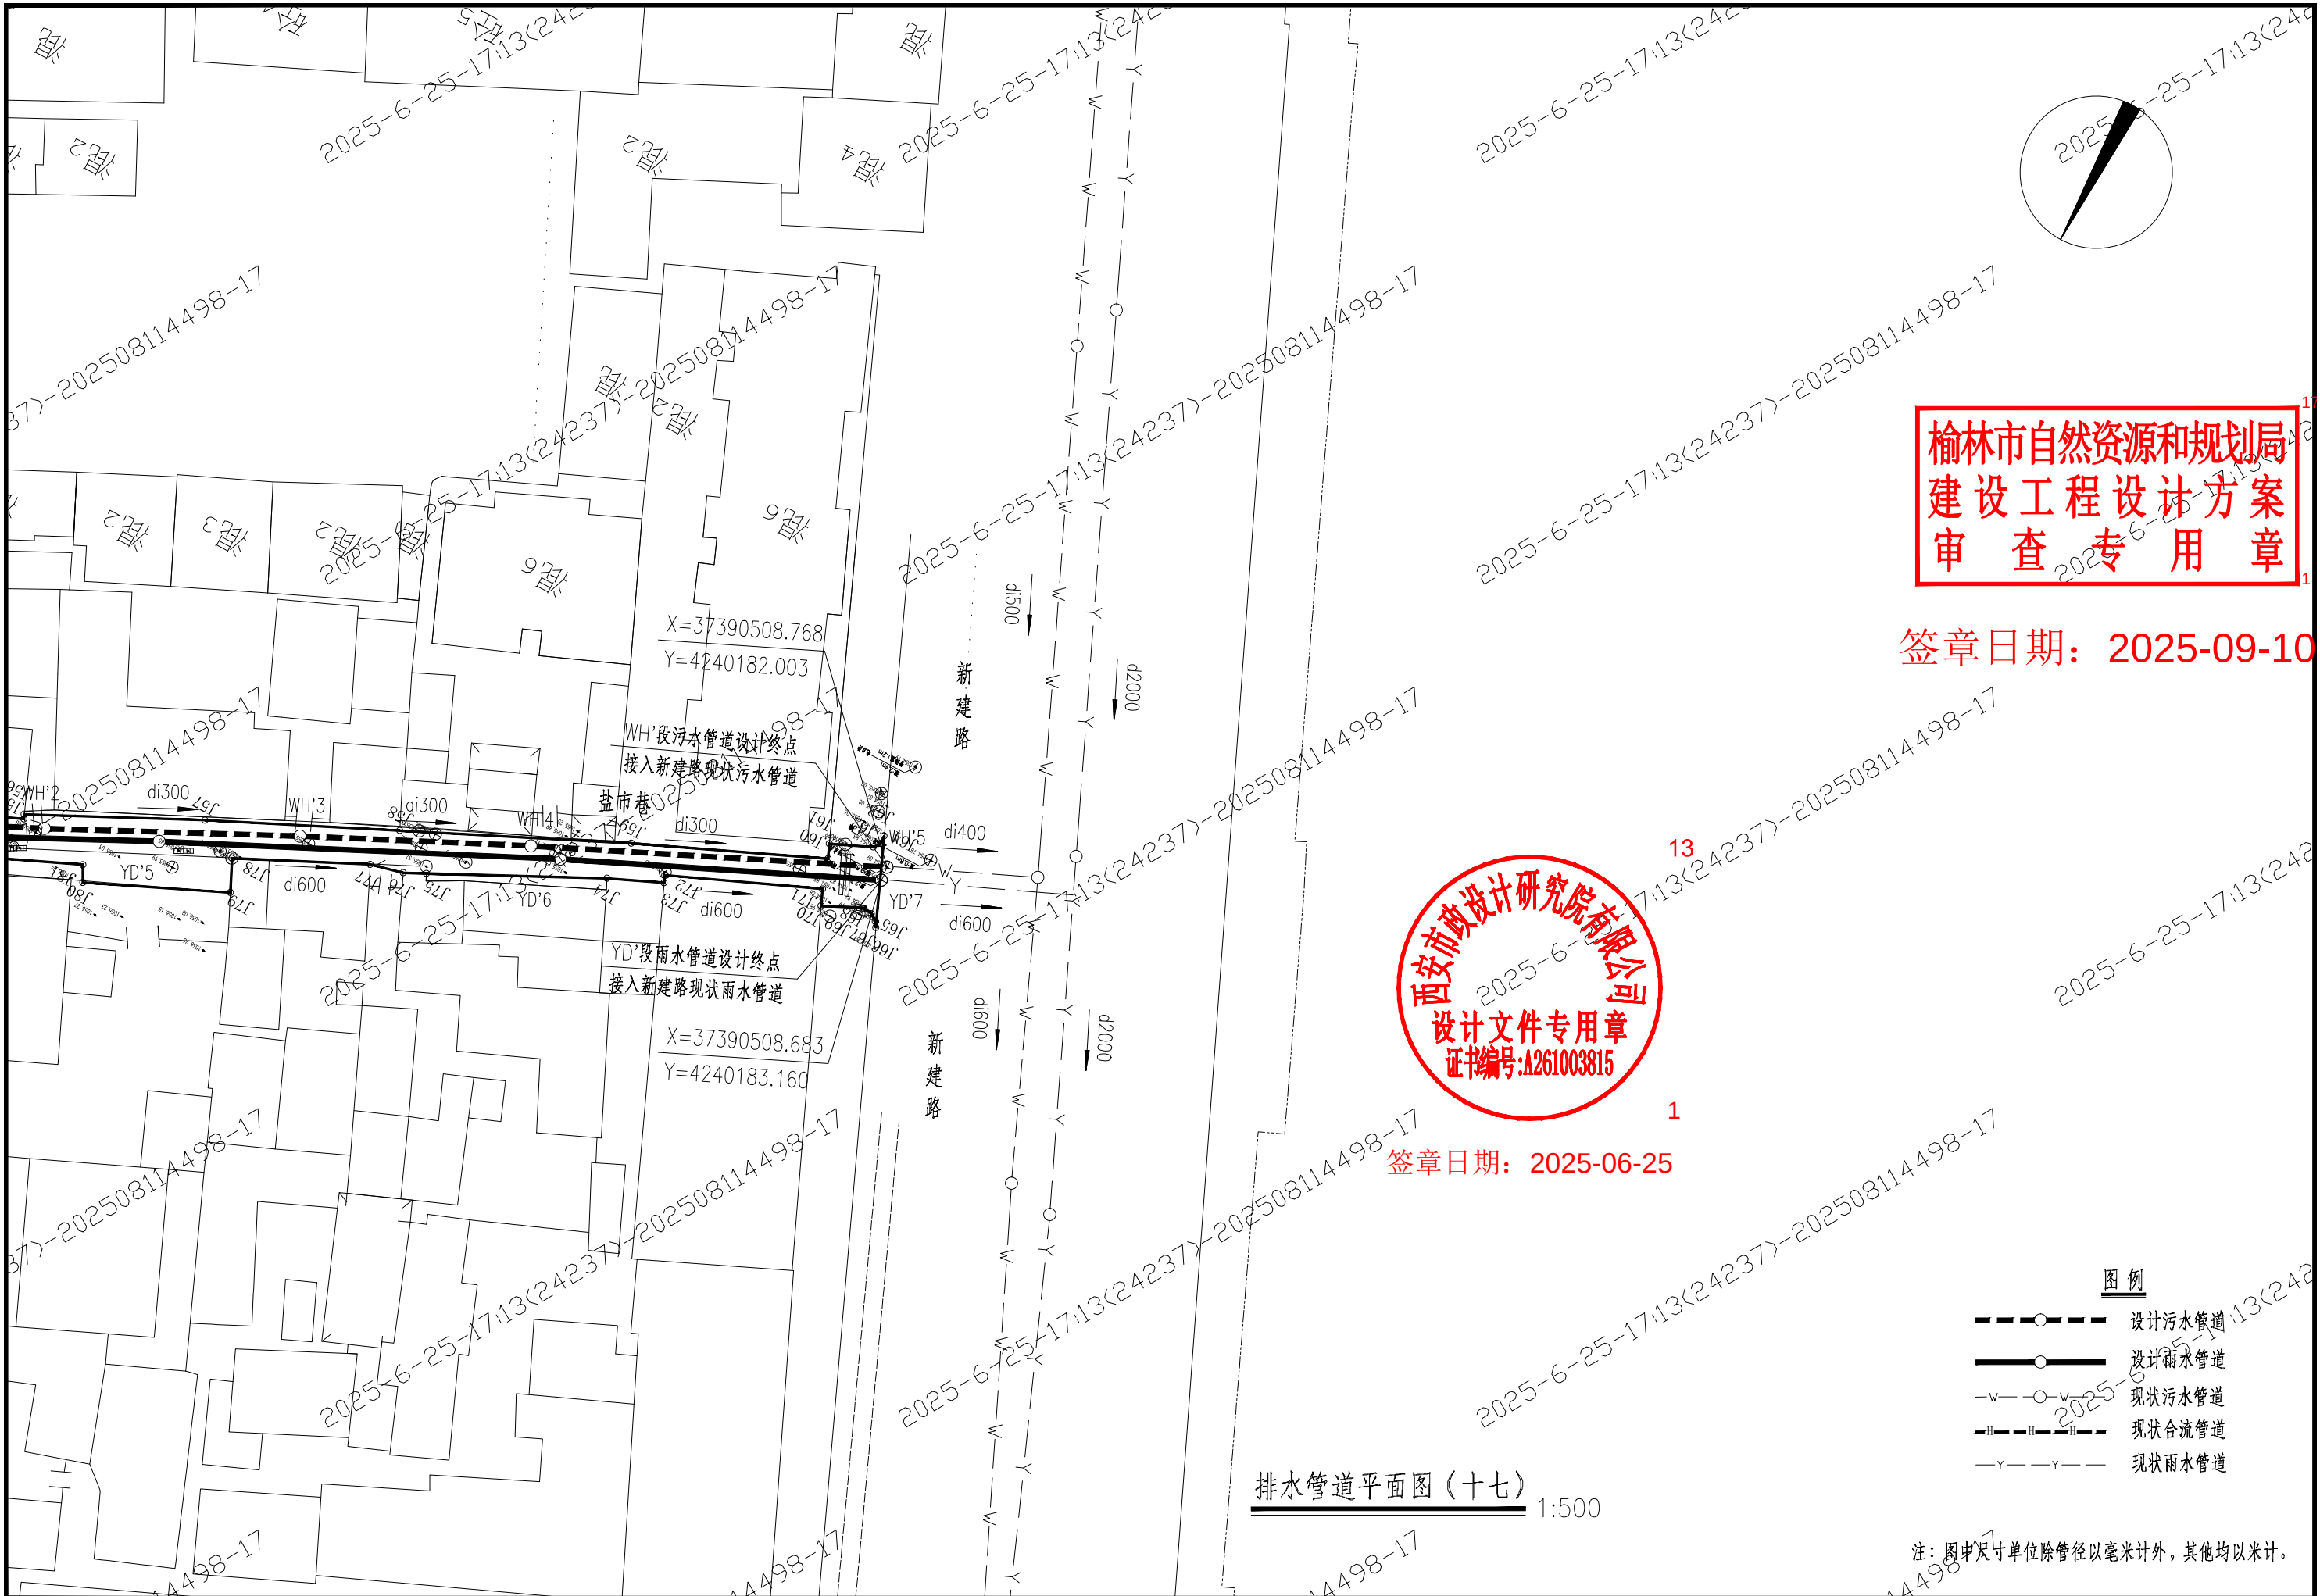


西安市政设计研究院有限公司	榆林古城雨污分流项目(一期)工程—排水工程	排水管道平面图(十七)	审核	何建国	设计	陈斌	工程号	S2024084-2	图号	PS-76-23
			校核	张浩	制图		阶段	方案设计	日期	2025.06

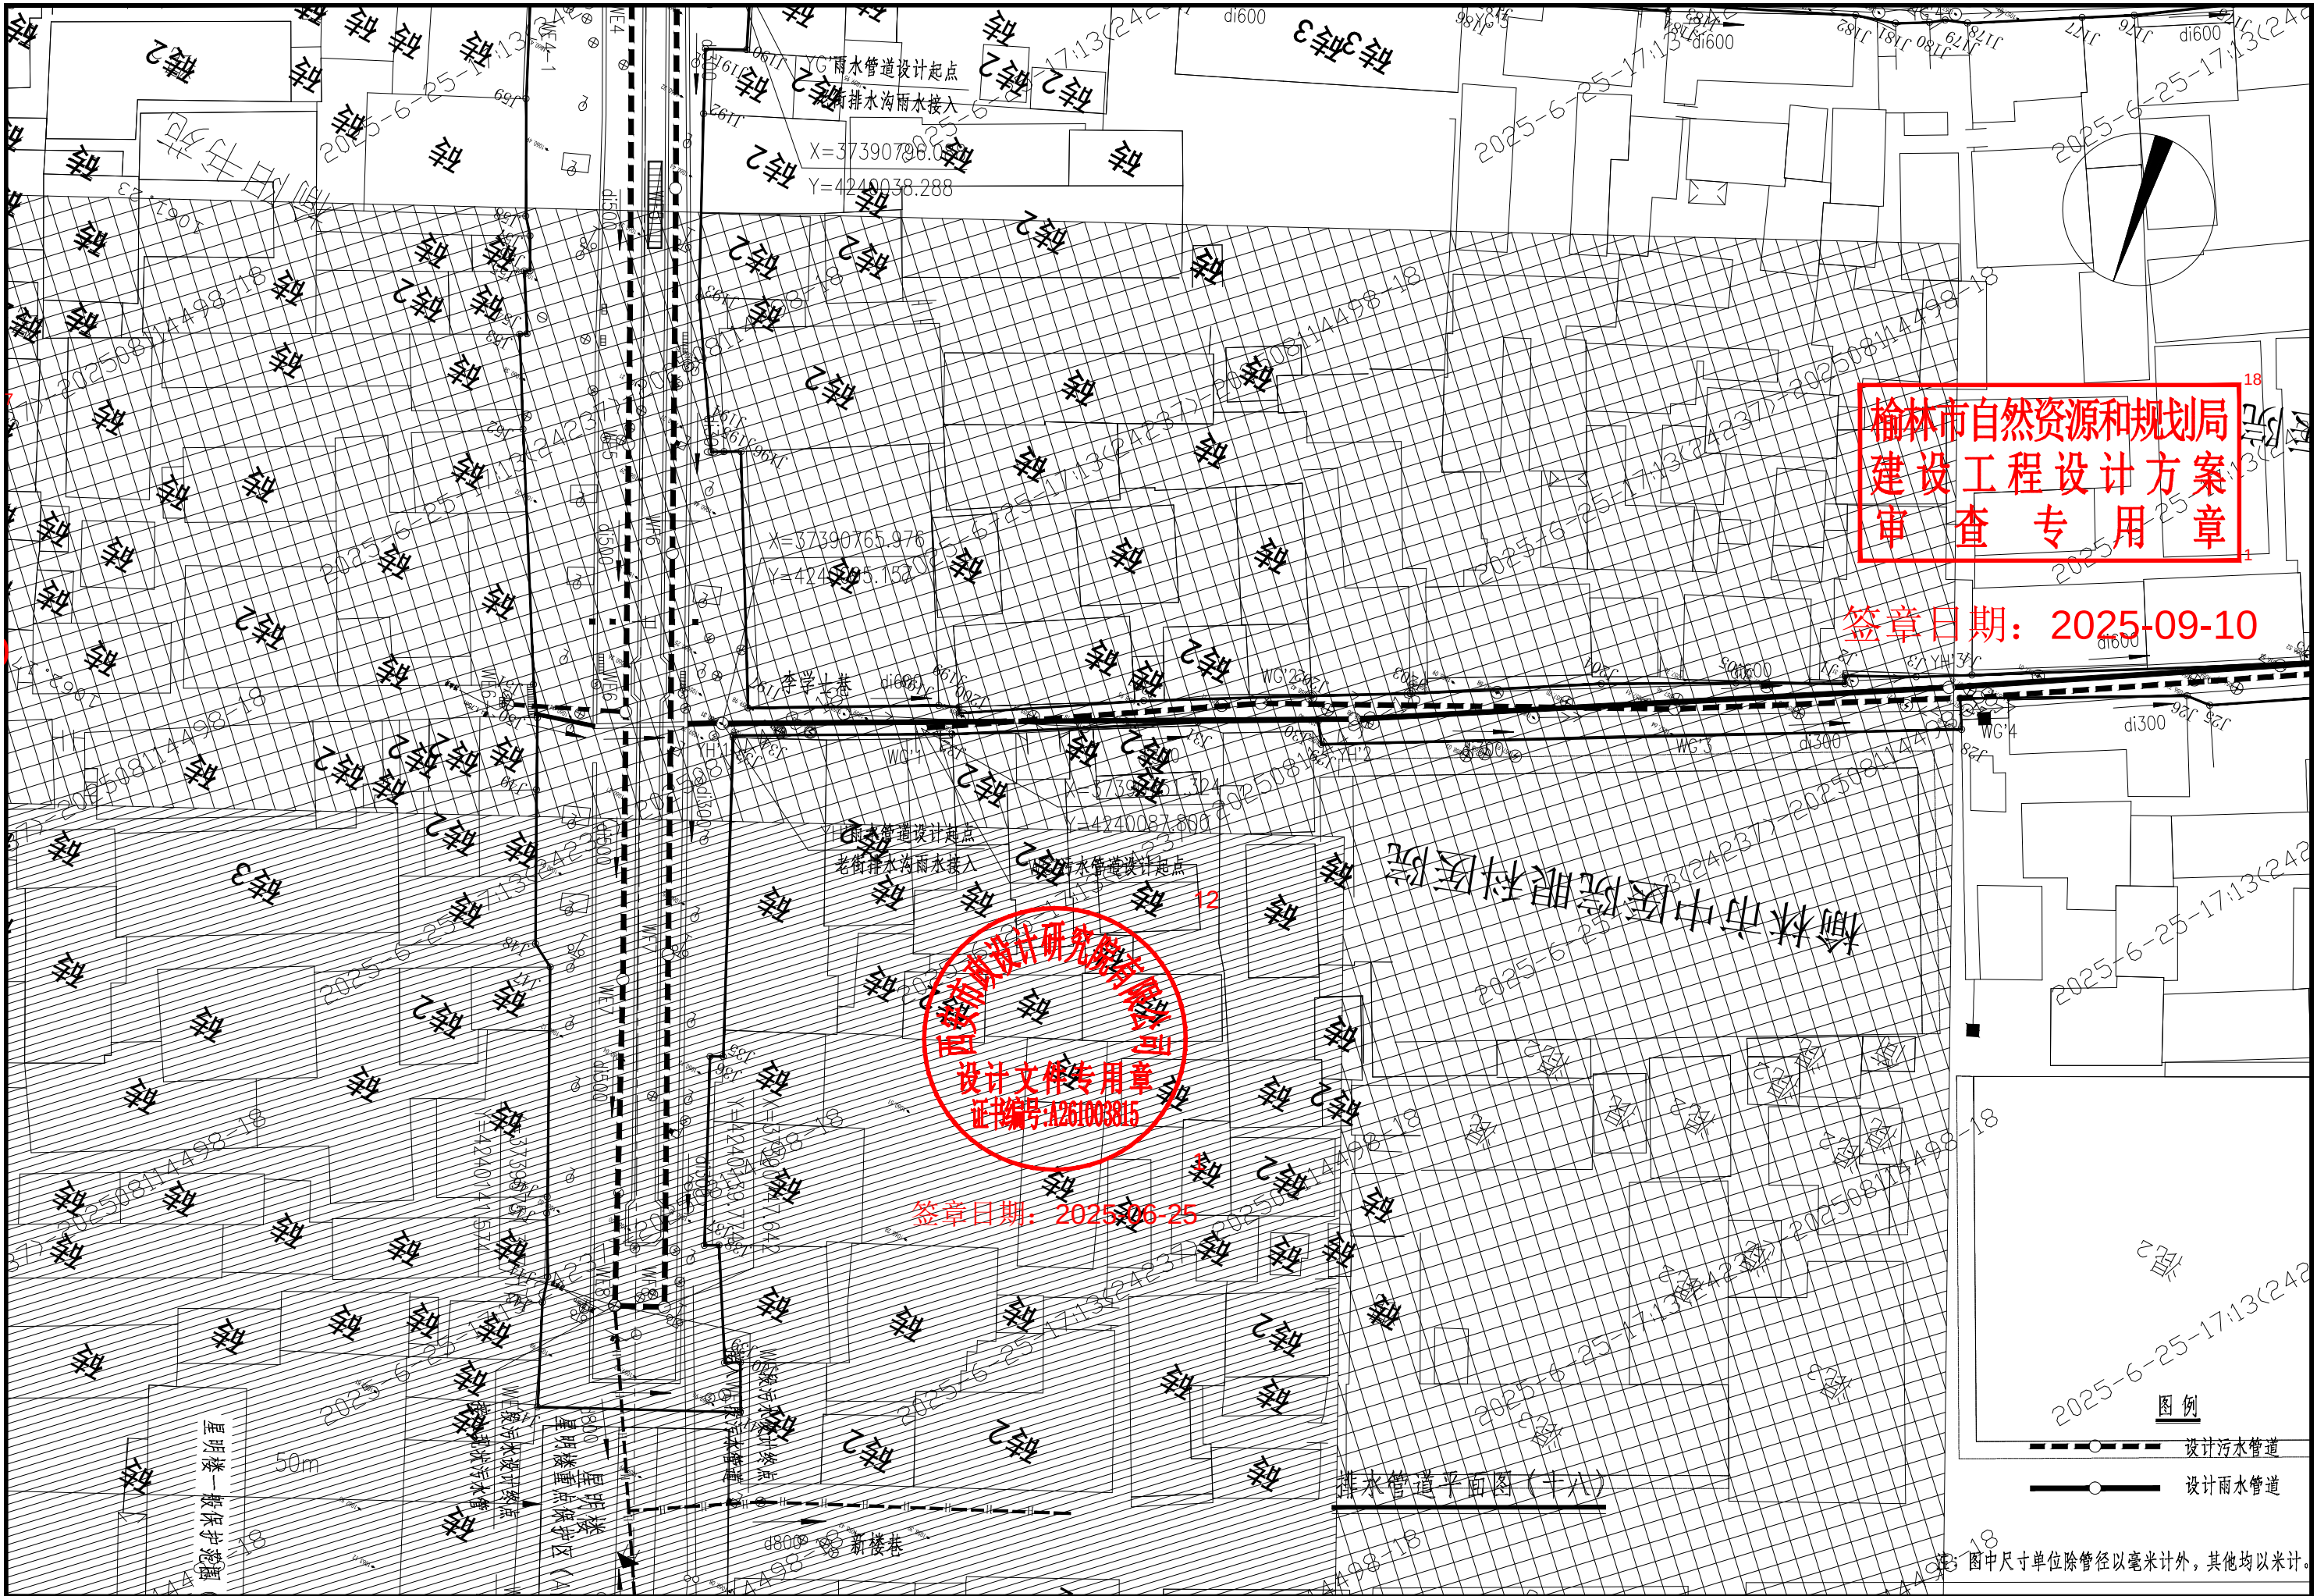


西安市政设计研究院有限公司	榆林古城雨污分流项目(一期)工程—排水工程	排水管道平面图(十八)	审核	何建国	设计	陈斌	工程号	S2024084-2	图号	PS-76-24
			校核	张浩	制图		阶段	方案设计	日期	2025.06

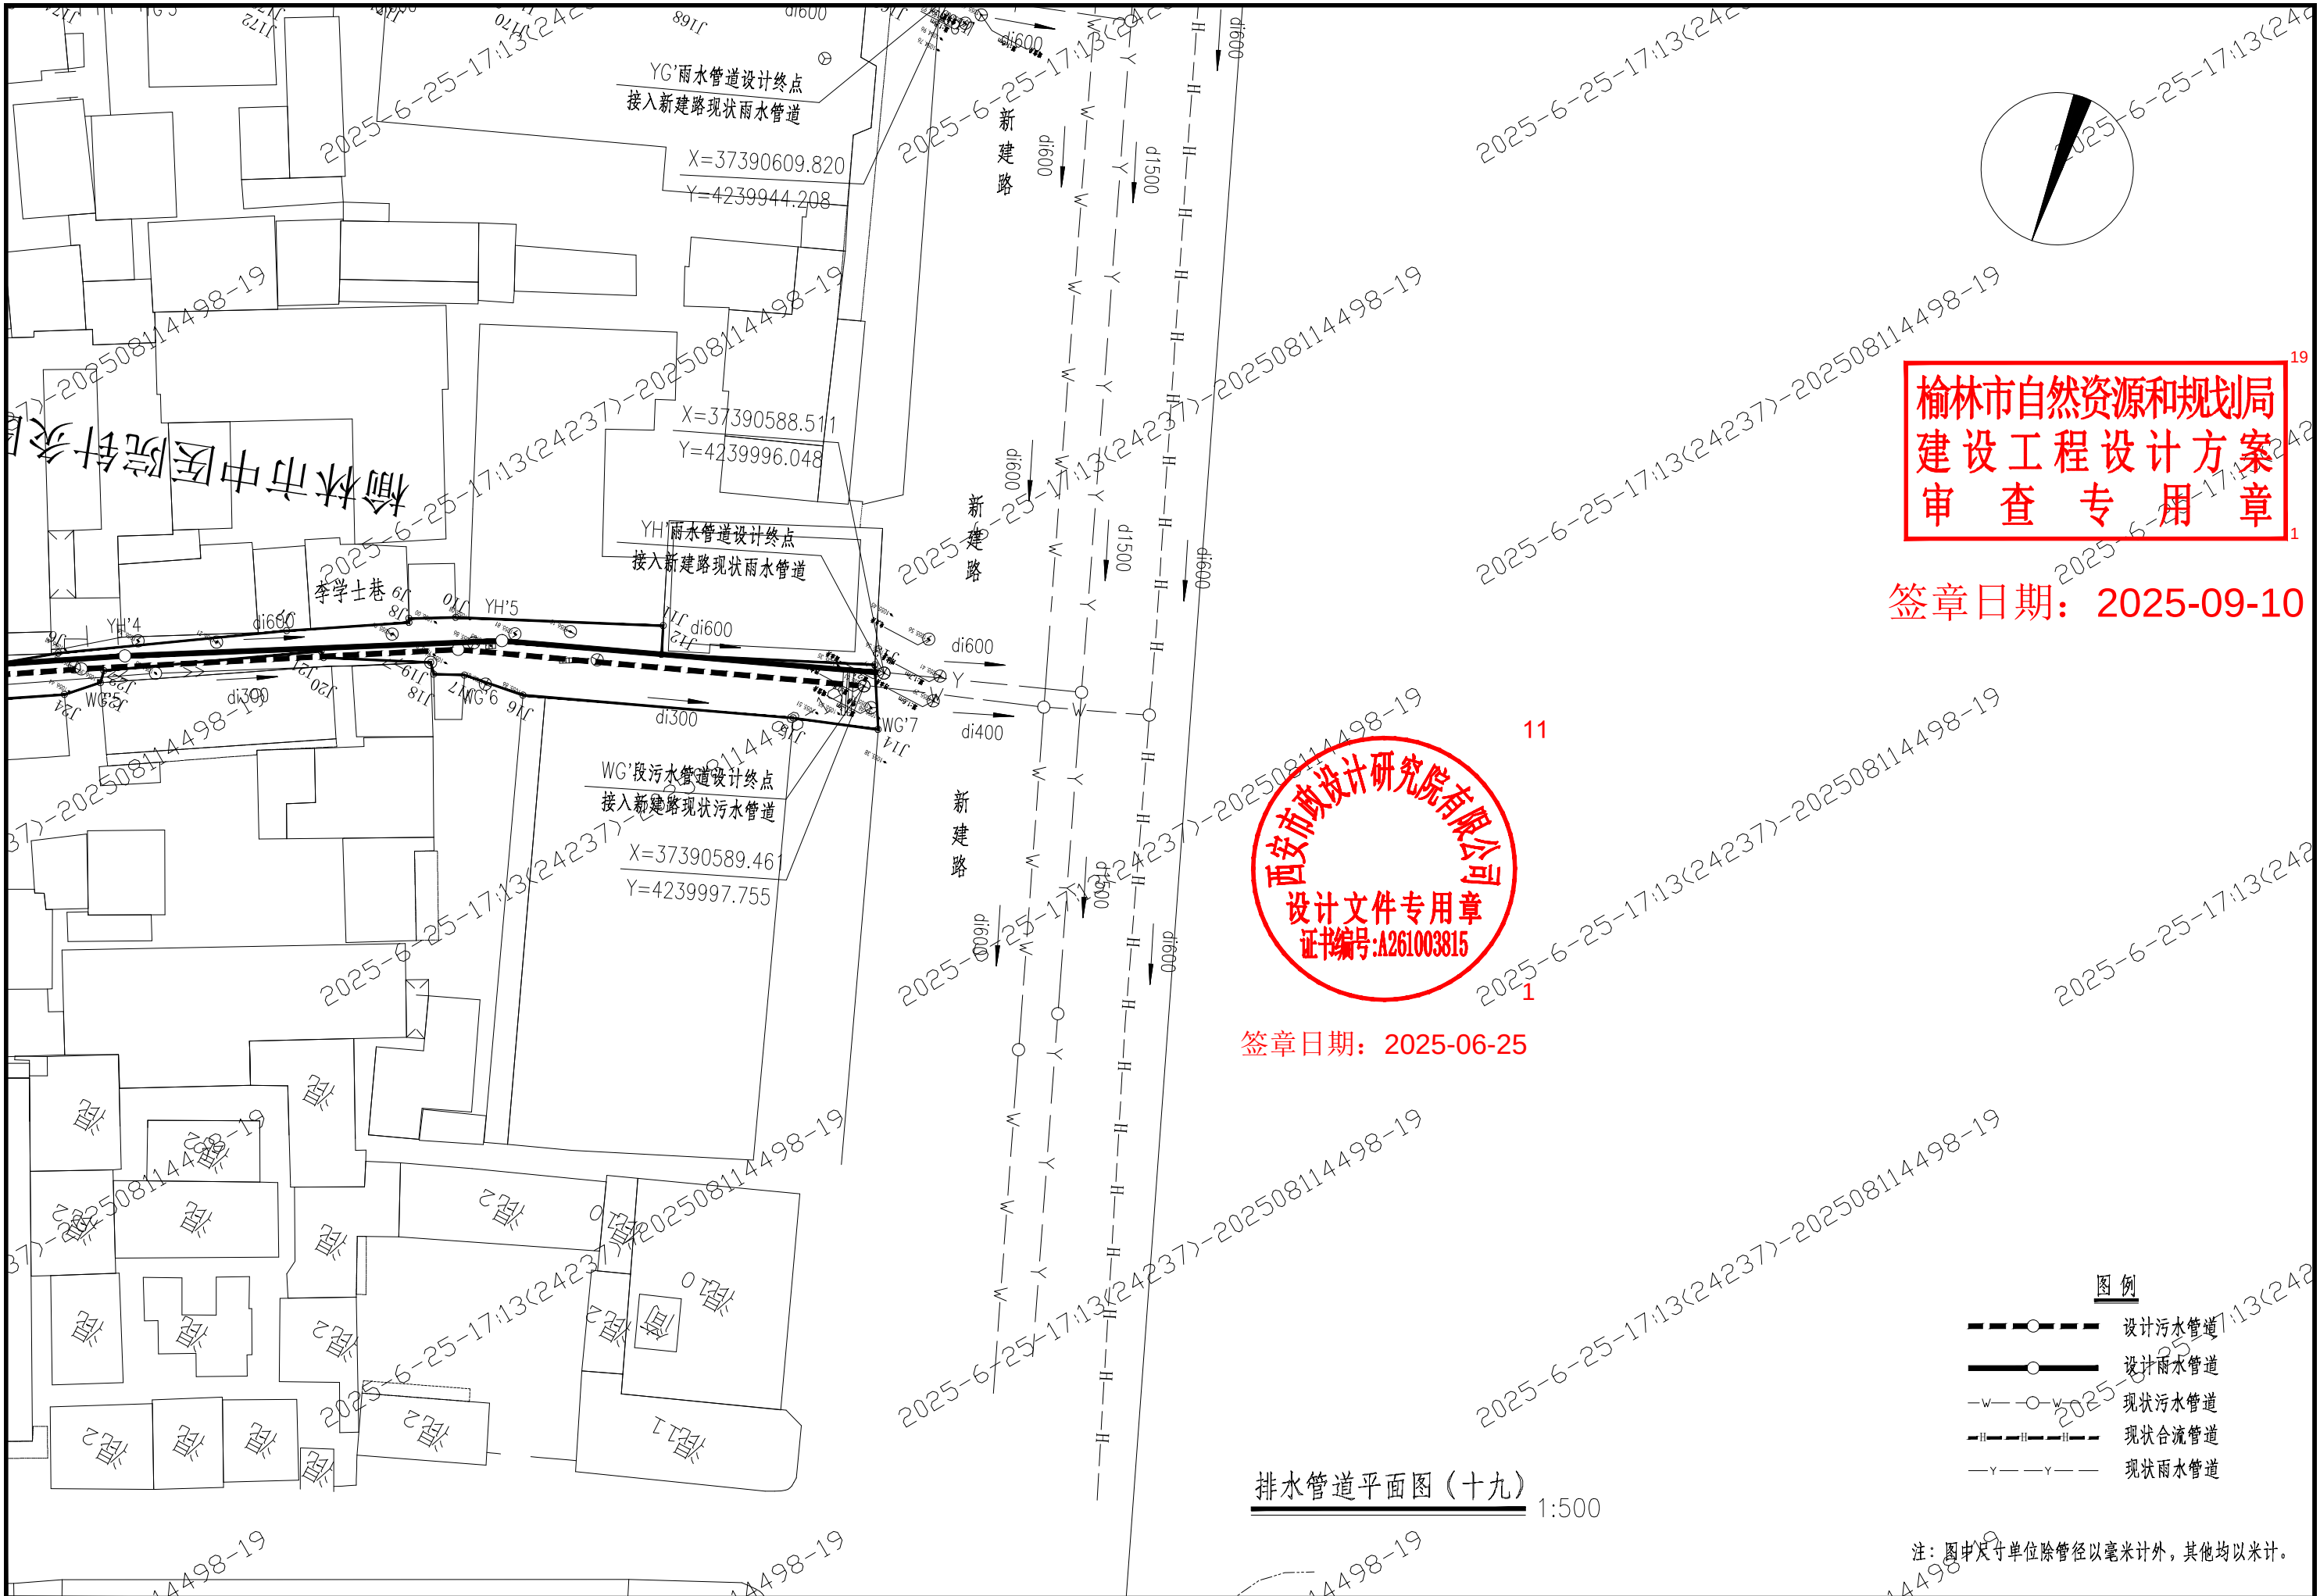

西安市政设计研究院有限公司	榆林古城雨污分流项目(一期)工程—排水工程	排水管道平面图(十九)	审核	何建国	设计	陈斌	工程号	S2024084-2	图号	PS-76-25
			校核	张浩	制图		阶段	方案设计	日期	2025.06

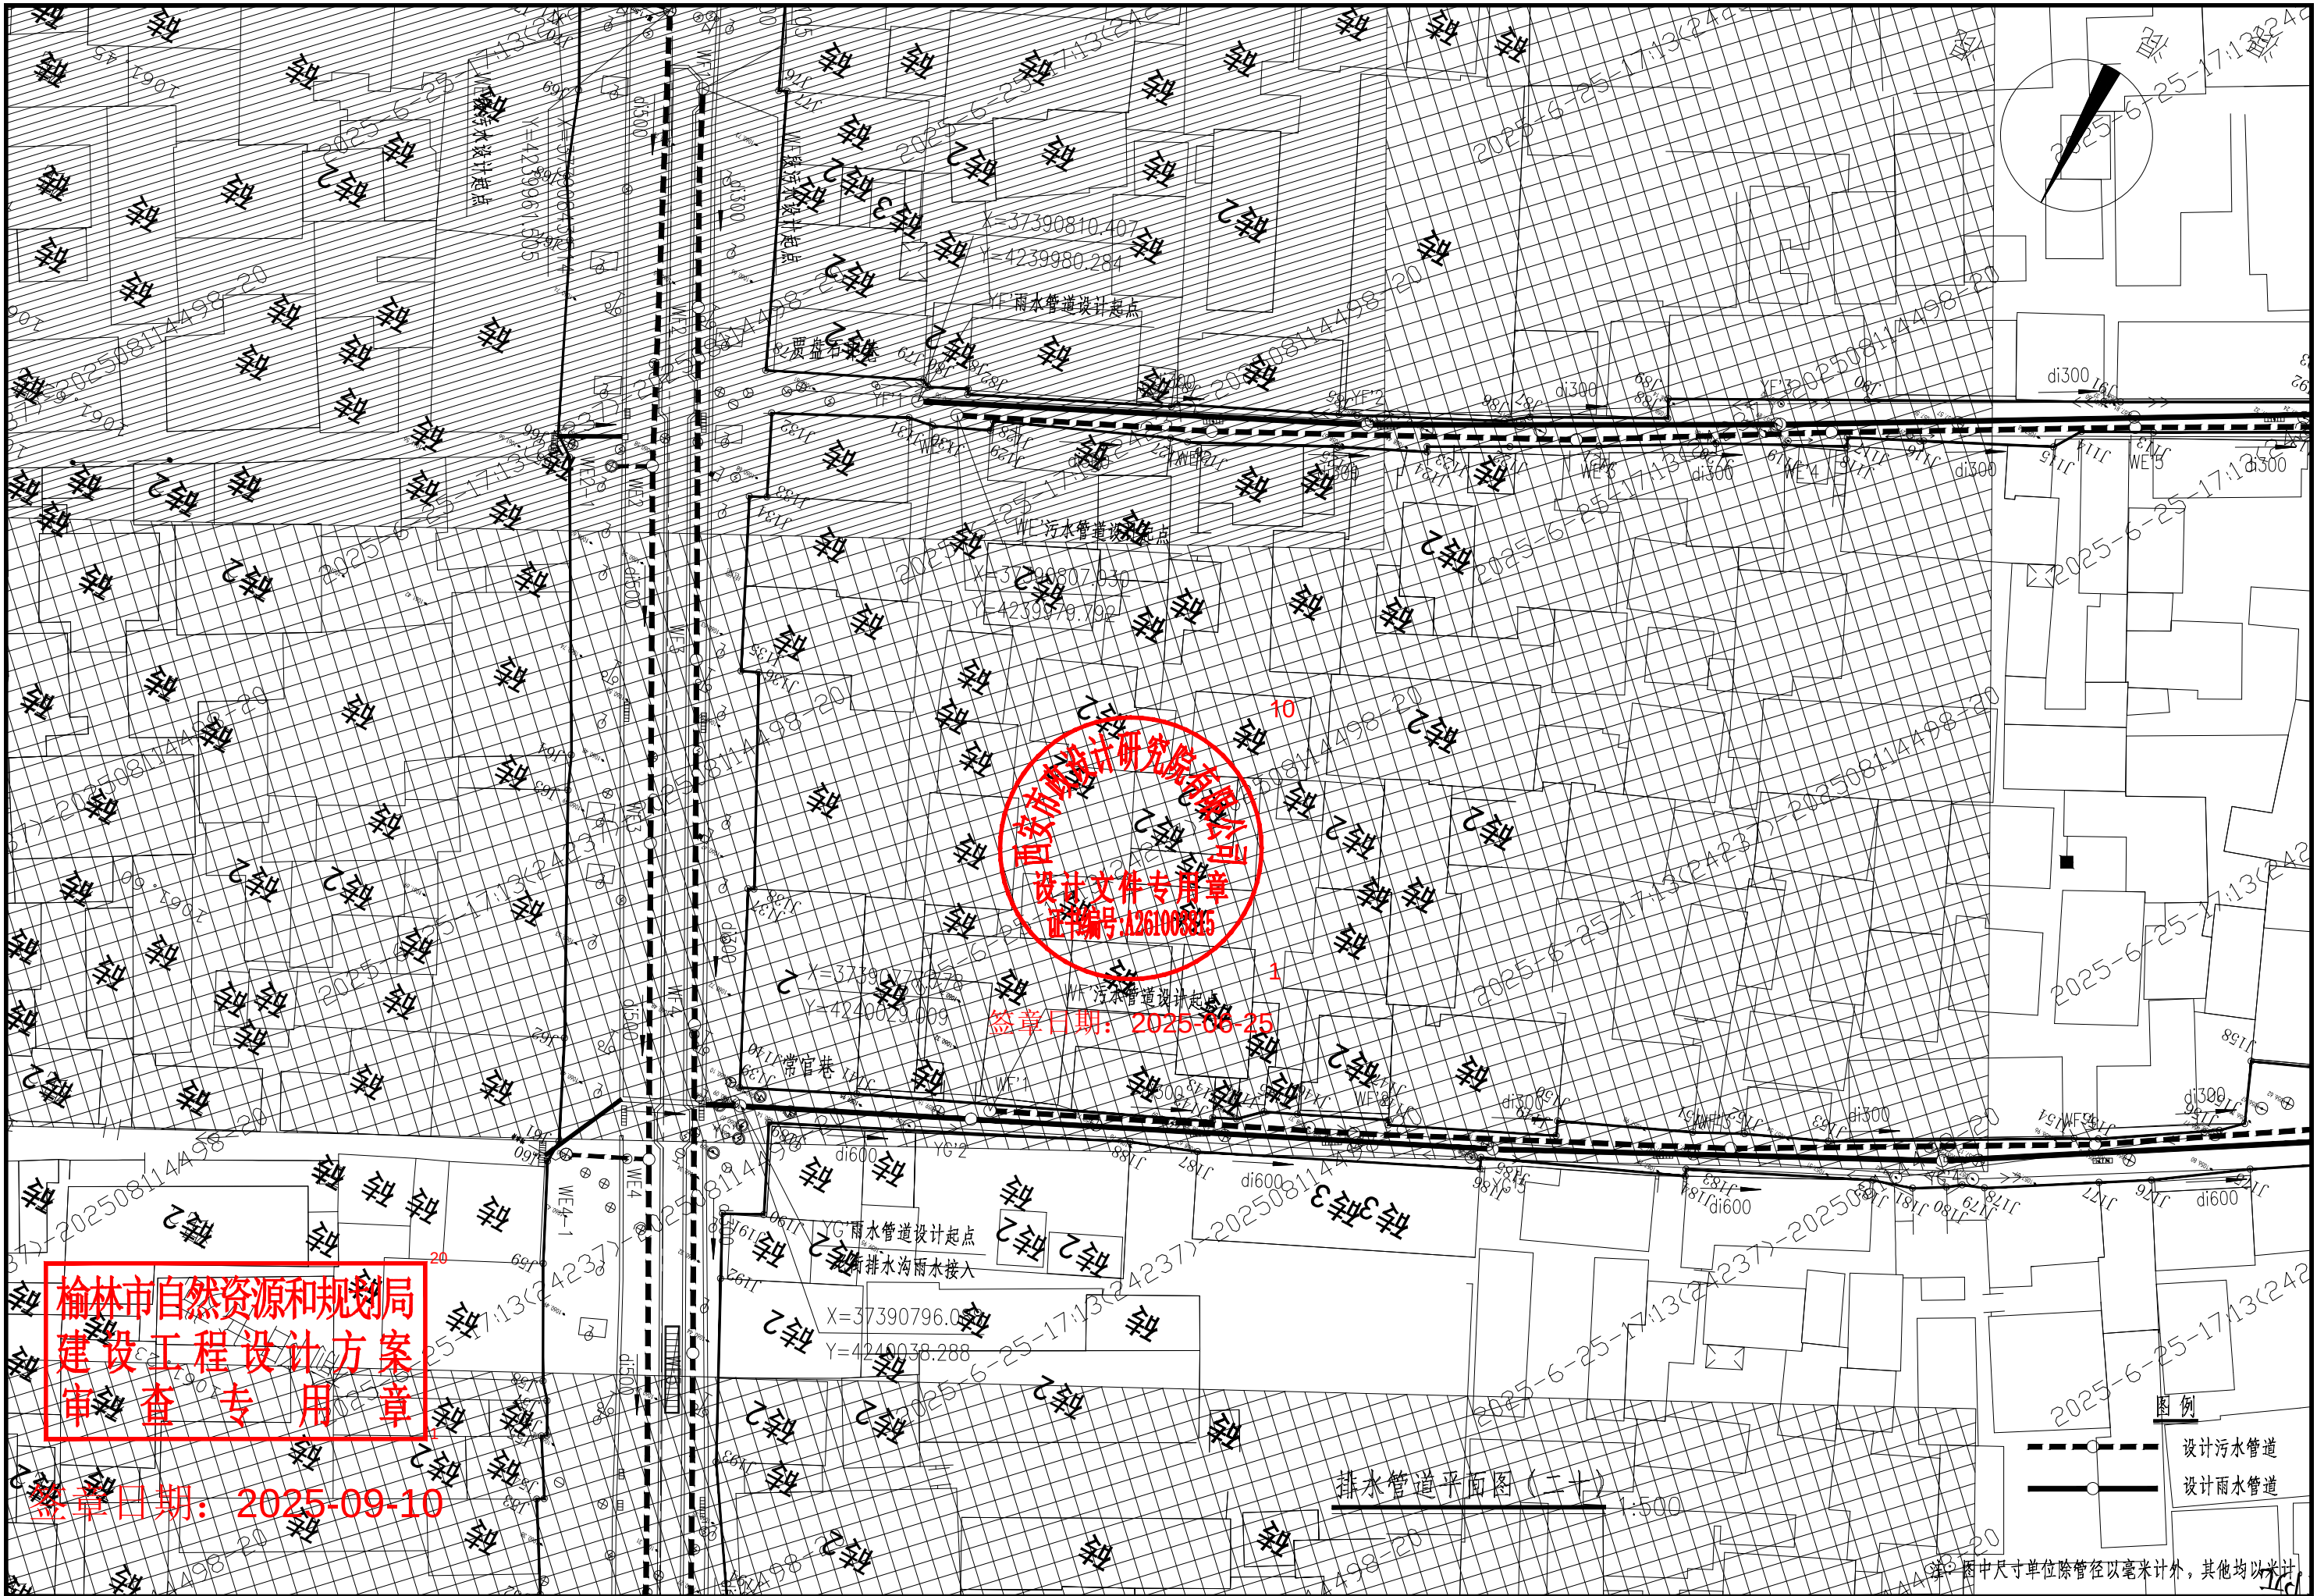

西安市市政设计研究院有限公司	榆林古城雨污分流项目(一期)工程—排水工程	排水管道平面图 (二十)	审核 何建国 校核 张浩	设计 陈斌 制图	工程号 S2024084-2 阶段 方案设计	图号 PS-76-26 日期 2025.06	
----------------	-----------------------	--------------	-----------------------	----------------	---------------------------------	---------------------------------	--

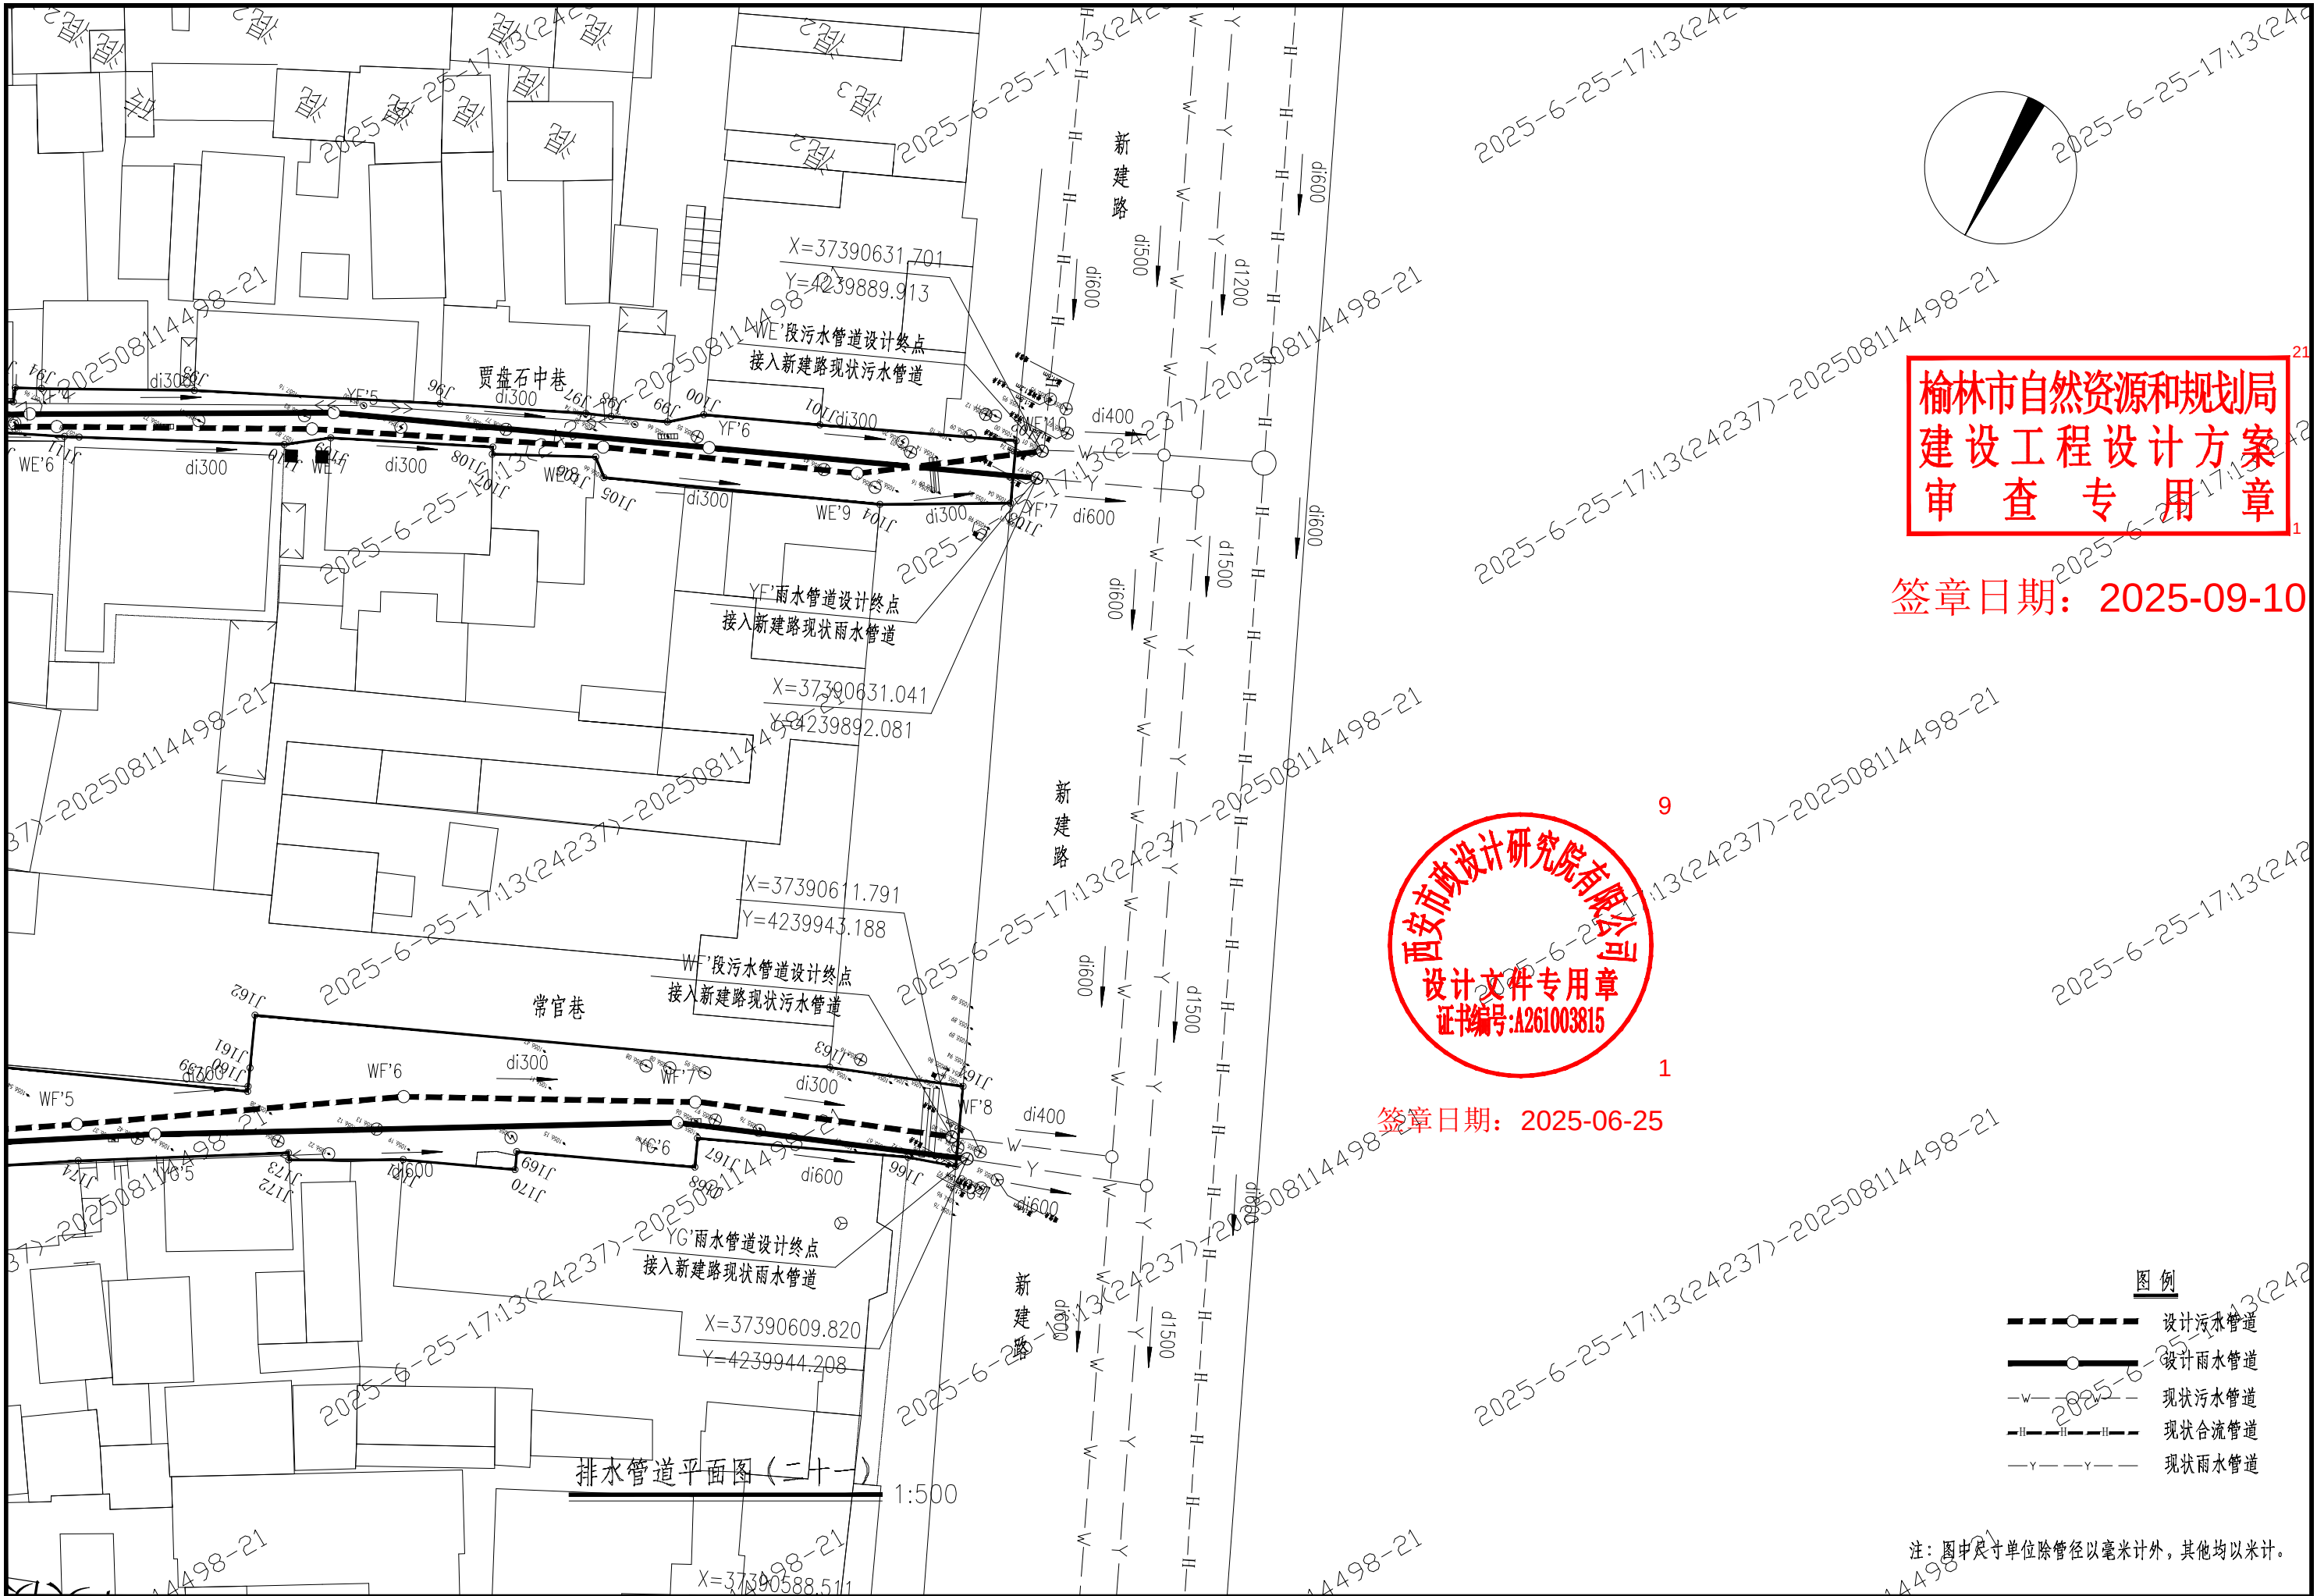

榆林市自然资源和规划局
建设工程设计方案
审查专用章

签章日期：2025-09-10

西安市政设计研究院有限公司
设计文件专用章
证书编号:A261003815

签章日期：2025-06-25



- 图例
- 设计污水管道
 - 设计雨水管道
 - 现状污水管道
 - 现状合流管道
 - 现状雨水管道

注：图中尺寸单位除管径以毫米计外，其他均以米计。


西安市政设计研究院有限公司	榆林古城雨污分流项目（一期）工程—排水工程	排水管道平面图（二十一）	审核	何建国	设计	陈斌	工程号	S2024084-2	图号	PS-76-27
			校核	张浩	制图		阶段	方案设计	日期	2025.06

榆林市自然资源和规划局
建设工程设计方案
审查专用章

签章日期：2025-09-10

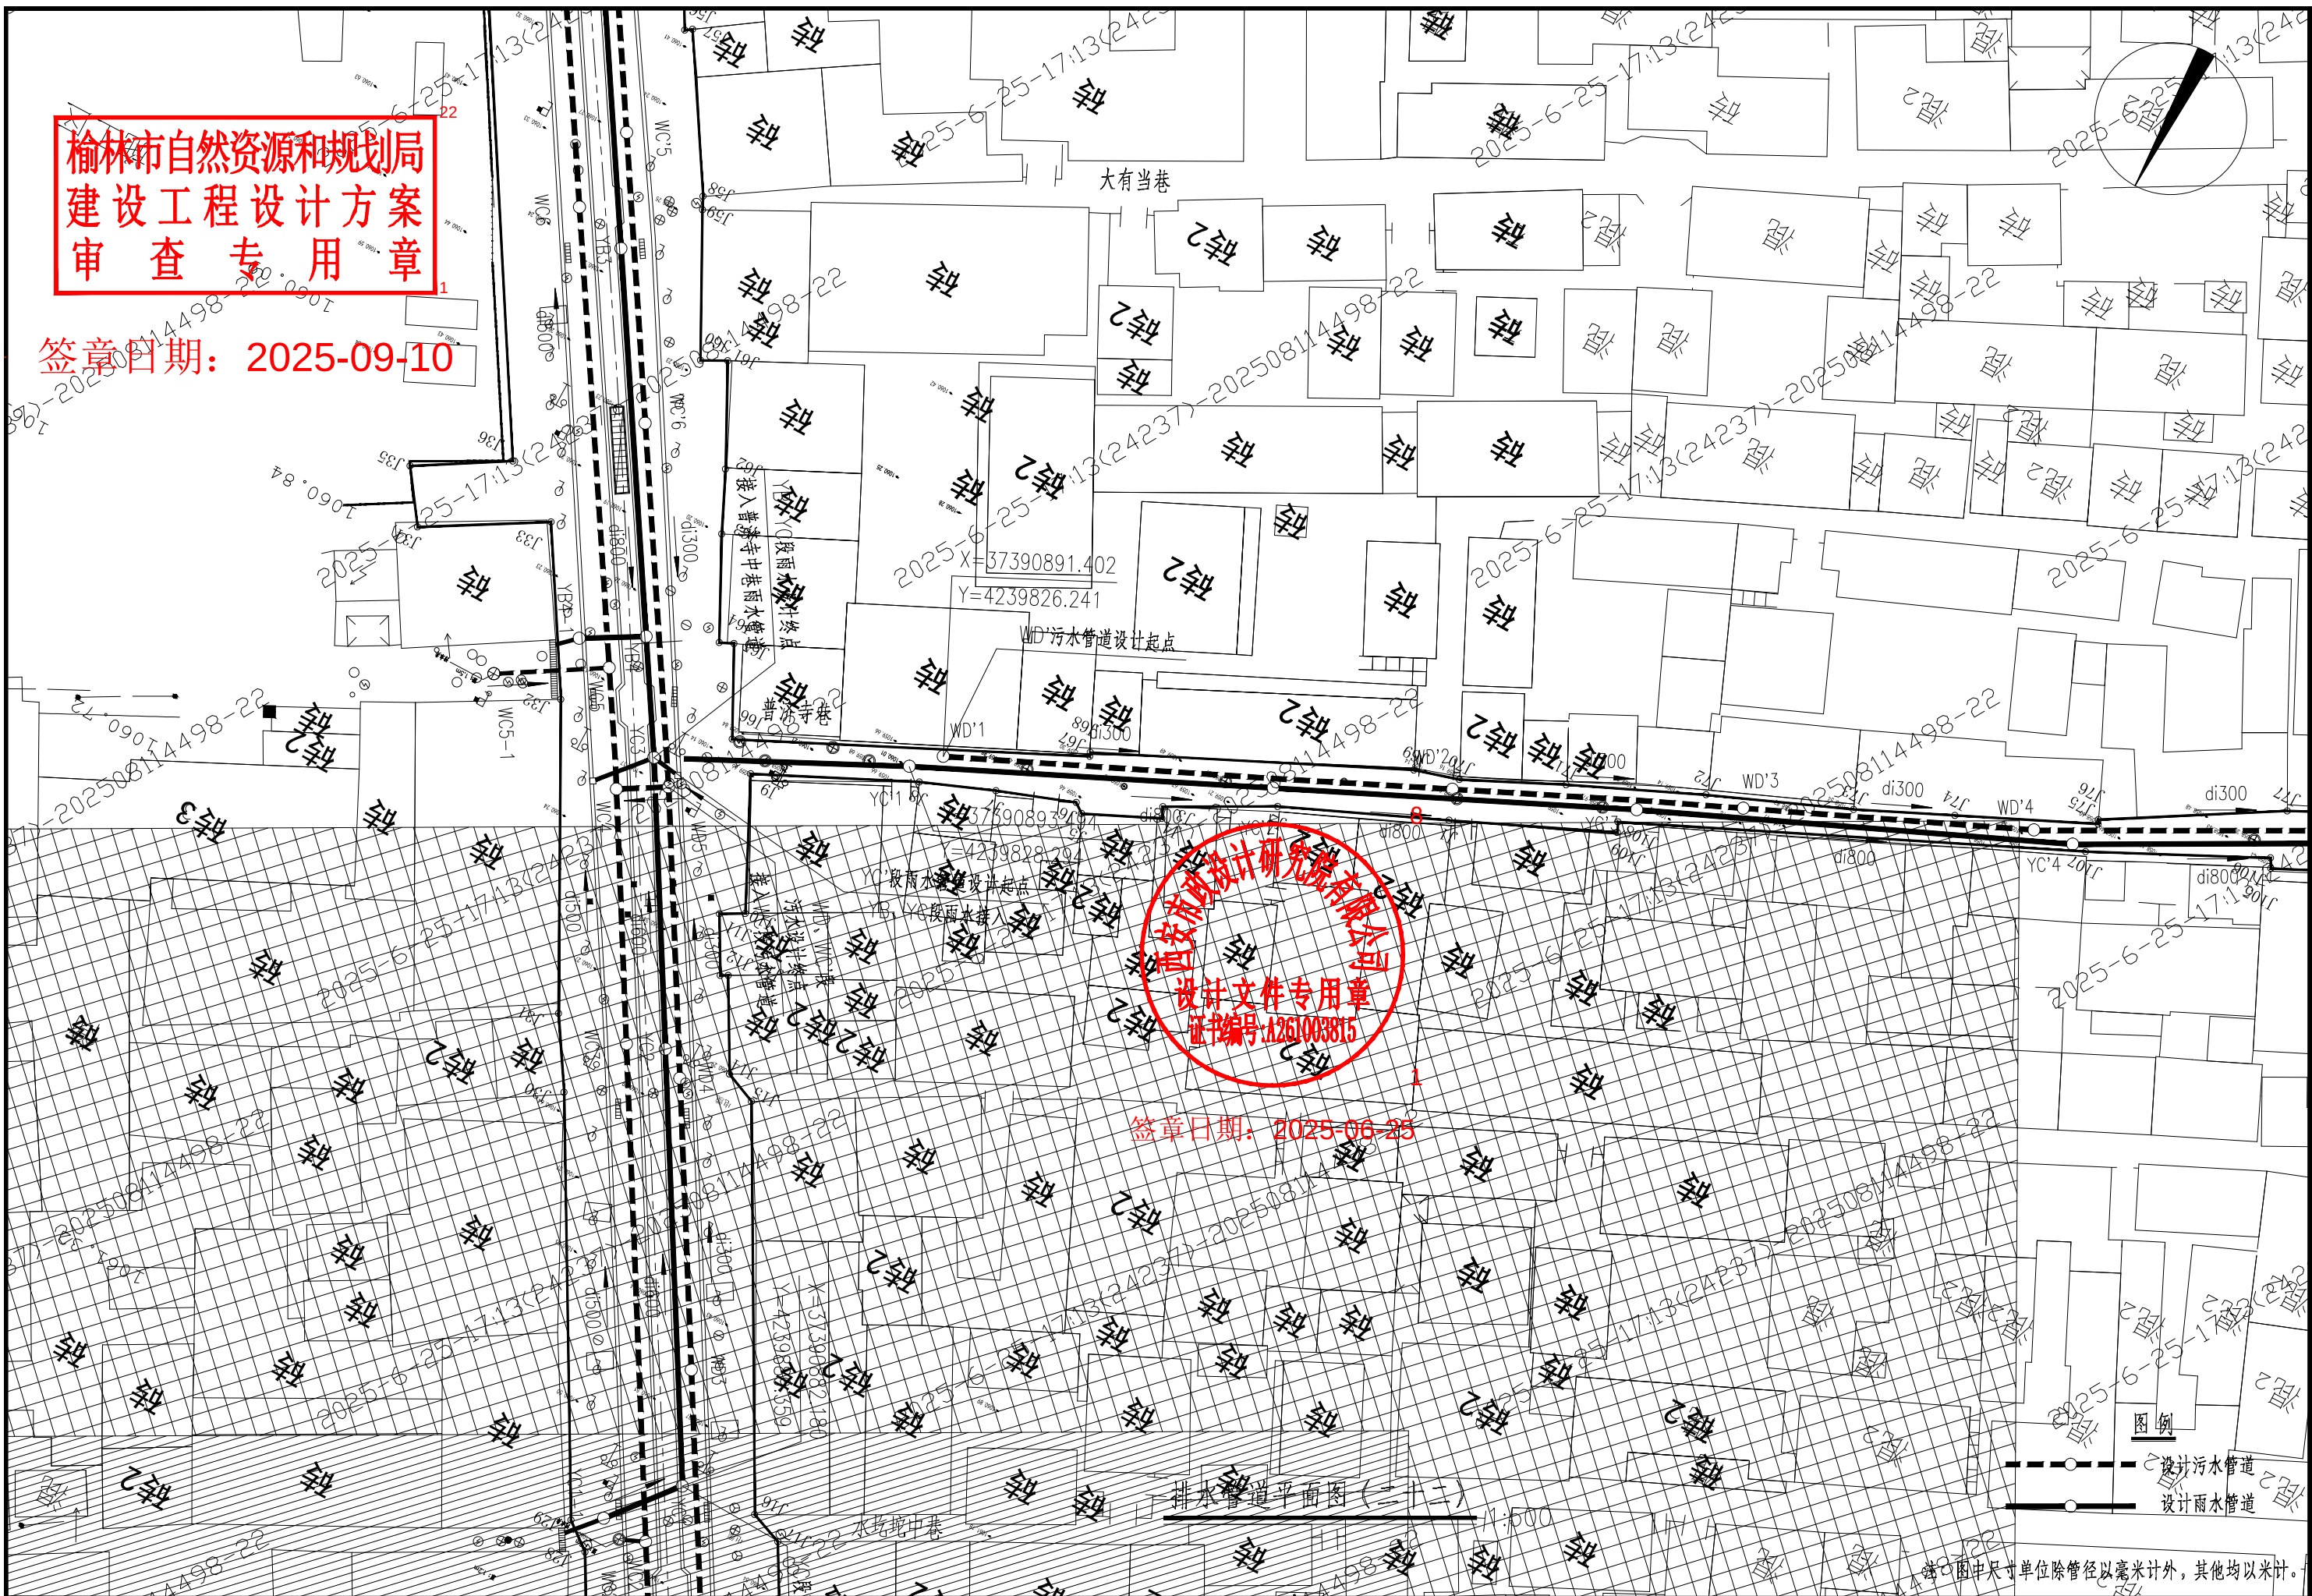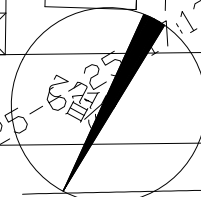

西安市政设计研究院有限公司	榆林古城雨污分流项目(一期)工程—排水工程	排水管道平面图(二十二)	审核 何建国	设计 陈斌	工程号 S2024084-2	图号 PS-76-28	阶段 方案设计	日期 2025.06	日期 2025.06
---------------	-----------------------	--------------	-----------	----------	-------------------	----------------	------------	---------------	---------------

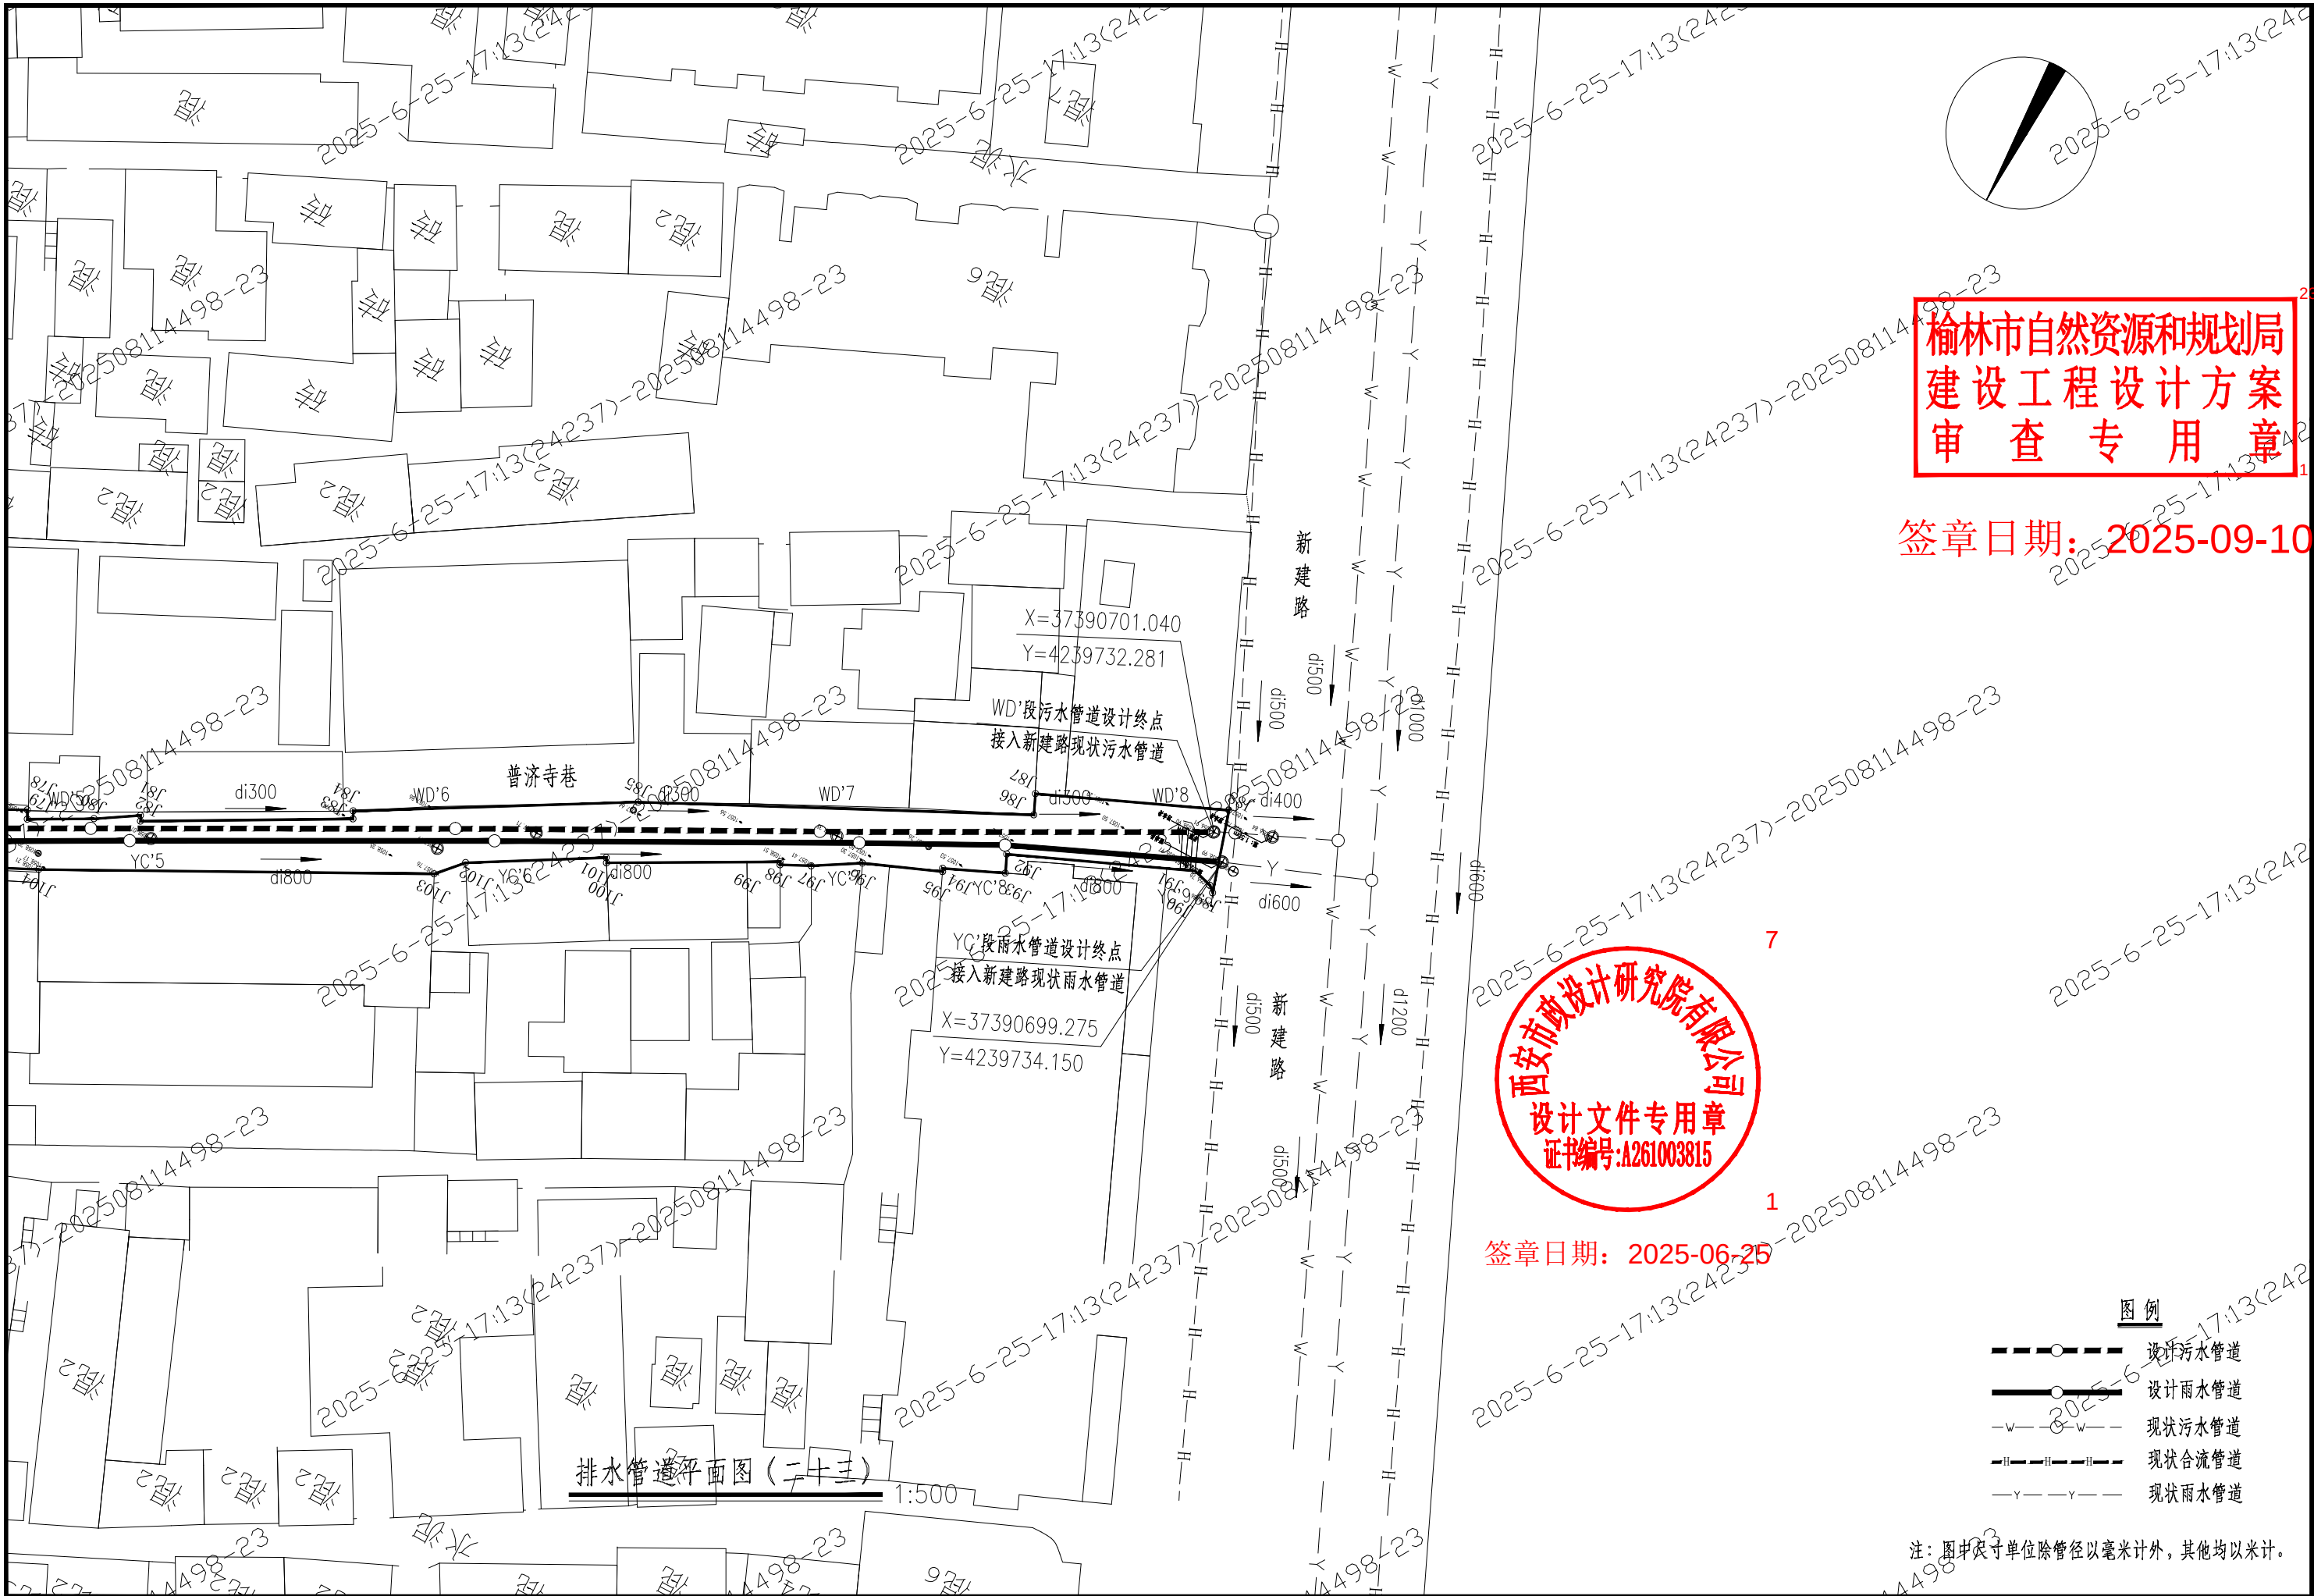

榆林市自然资源和规划局
建设工程设计方案
审查专用章

签章日期: 2025-09-10

西安市政设计研究院有限公司
设计文件专用章
证书编号: A261003815

签章日期: 2025-06-25

- 图例
- 设计污水管道
 - 设计雨水管道
 - 现状污水管道
 - 现状合流管道
 - 现状雨水管道

注: 图中尺寸单位除管径以毫米计外, 其他均以米计。

西安市政设计研究院有限公司	榆林古城雨污分流项目(一期)工程—排水工程	排水管道平面图(二十三)	审核	何建国	设计	陈斌	工程号	S2024084-2	图号	PS-76-29
			校核	张浩	制图		阶段	方案设计	日期	2025.06

榆林市自然资源和规划局
建设工程设计方案
审查专用章

签章日期：2025-09-10

西安市市政设计研究院有限公司
设计文件专用章
证书编号：A261003815


签章日期：2025-06-25

图例
——●—— 设计污水管道
——●—— 设计雨水管道

排水管道平面图（二十四）

注：图中尺寸单位除管径以毫米计外，其他均以米计。

西安市市政设计研究院有限公司	榆林古城雨污分流项目（一期）工程—排水工程	排水管道平面图（二十四）	审核 何建国	设计 陈斌	工程号 S2024084-2	图号 PS-76-30
			校核 张浩	制图	阶段 方案设计	日期 2025.06

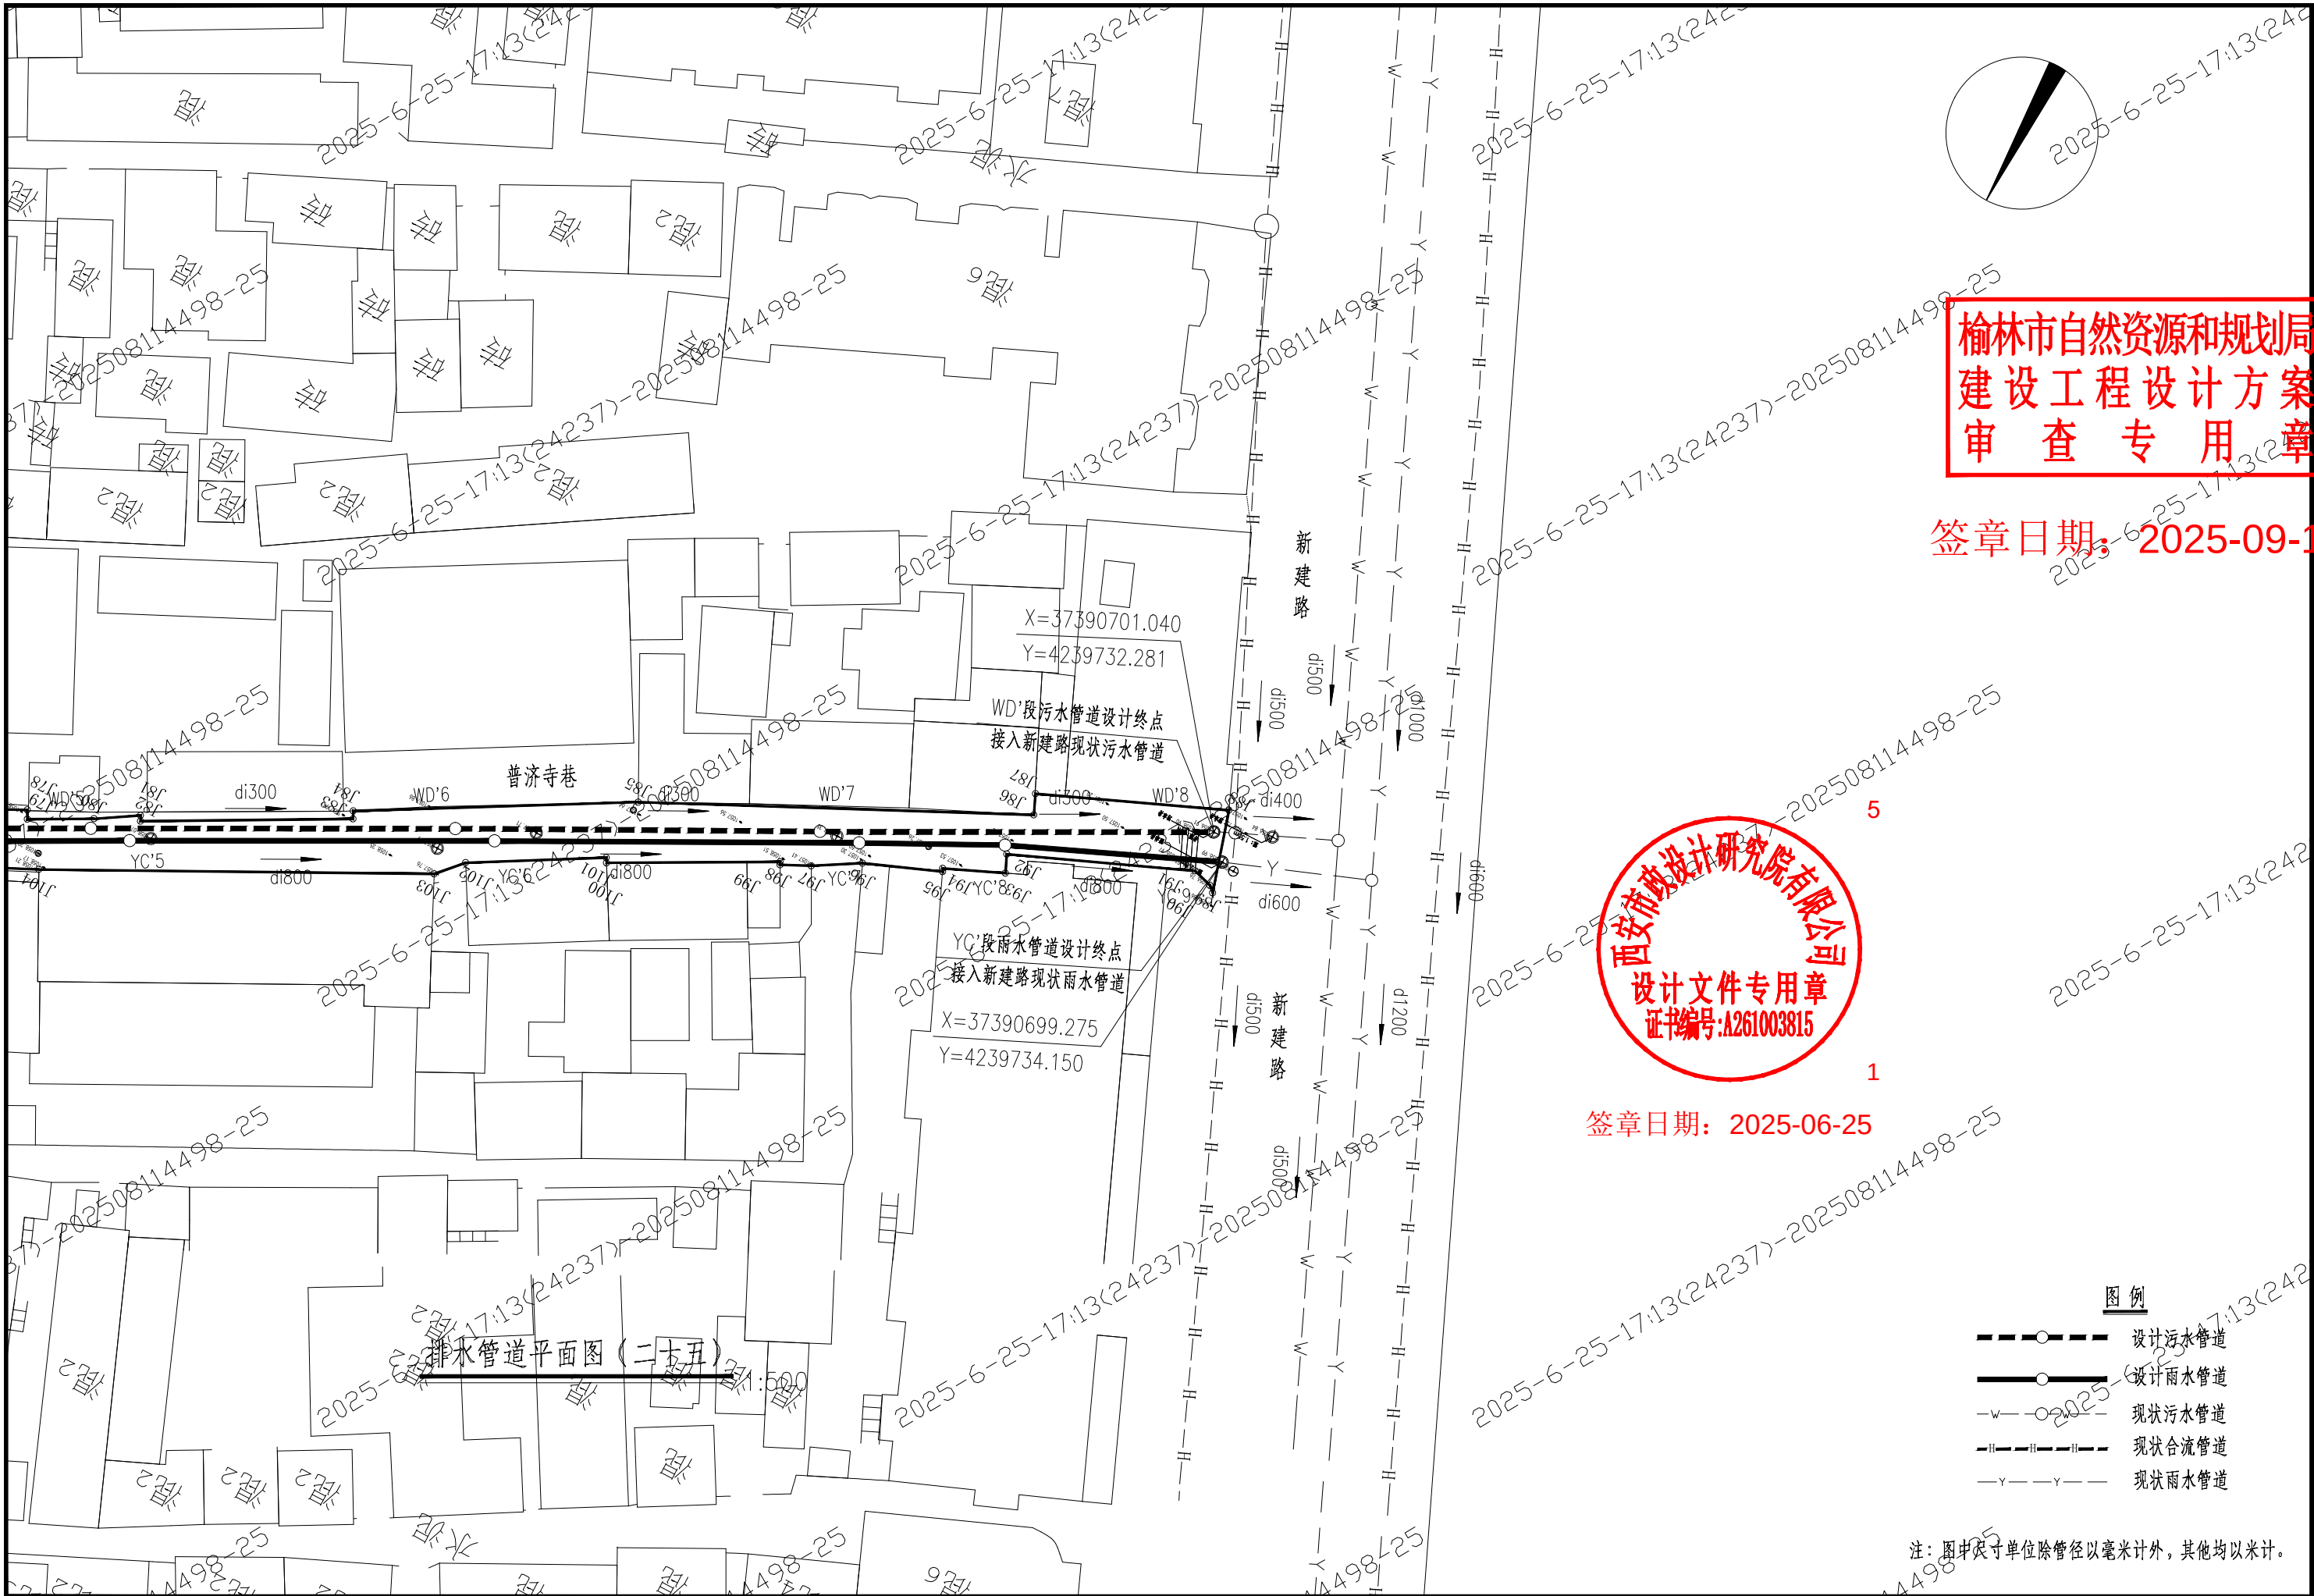

榆林市自然资源和规划局
建设工程设计方案
审查专用章

签章日期: 2025-09-1




签章日期: 2025-06-25


- 图例
- 设计污水管道
 - 设计雨水管道
 - 现状污水管道
 - 现状合流管道
 - 现状雨水管道

注: 图中尺寸单位除管径以毫米计外, 其他均以米计。

西安市政设计研究院有限公司	榆林古城雨污分流项目(一期)工程—排水工程	排水管道平面图(二十五)	审核	何建国	设计	陈斌	工程号	S2024084-2	图号	PS-76-31
			校核	张浩	制图		阶段	方案设计	日期	2025.06

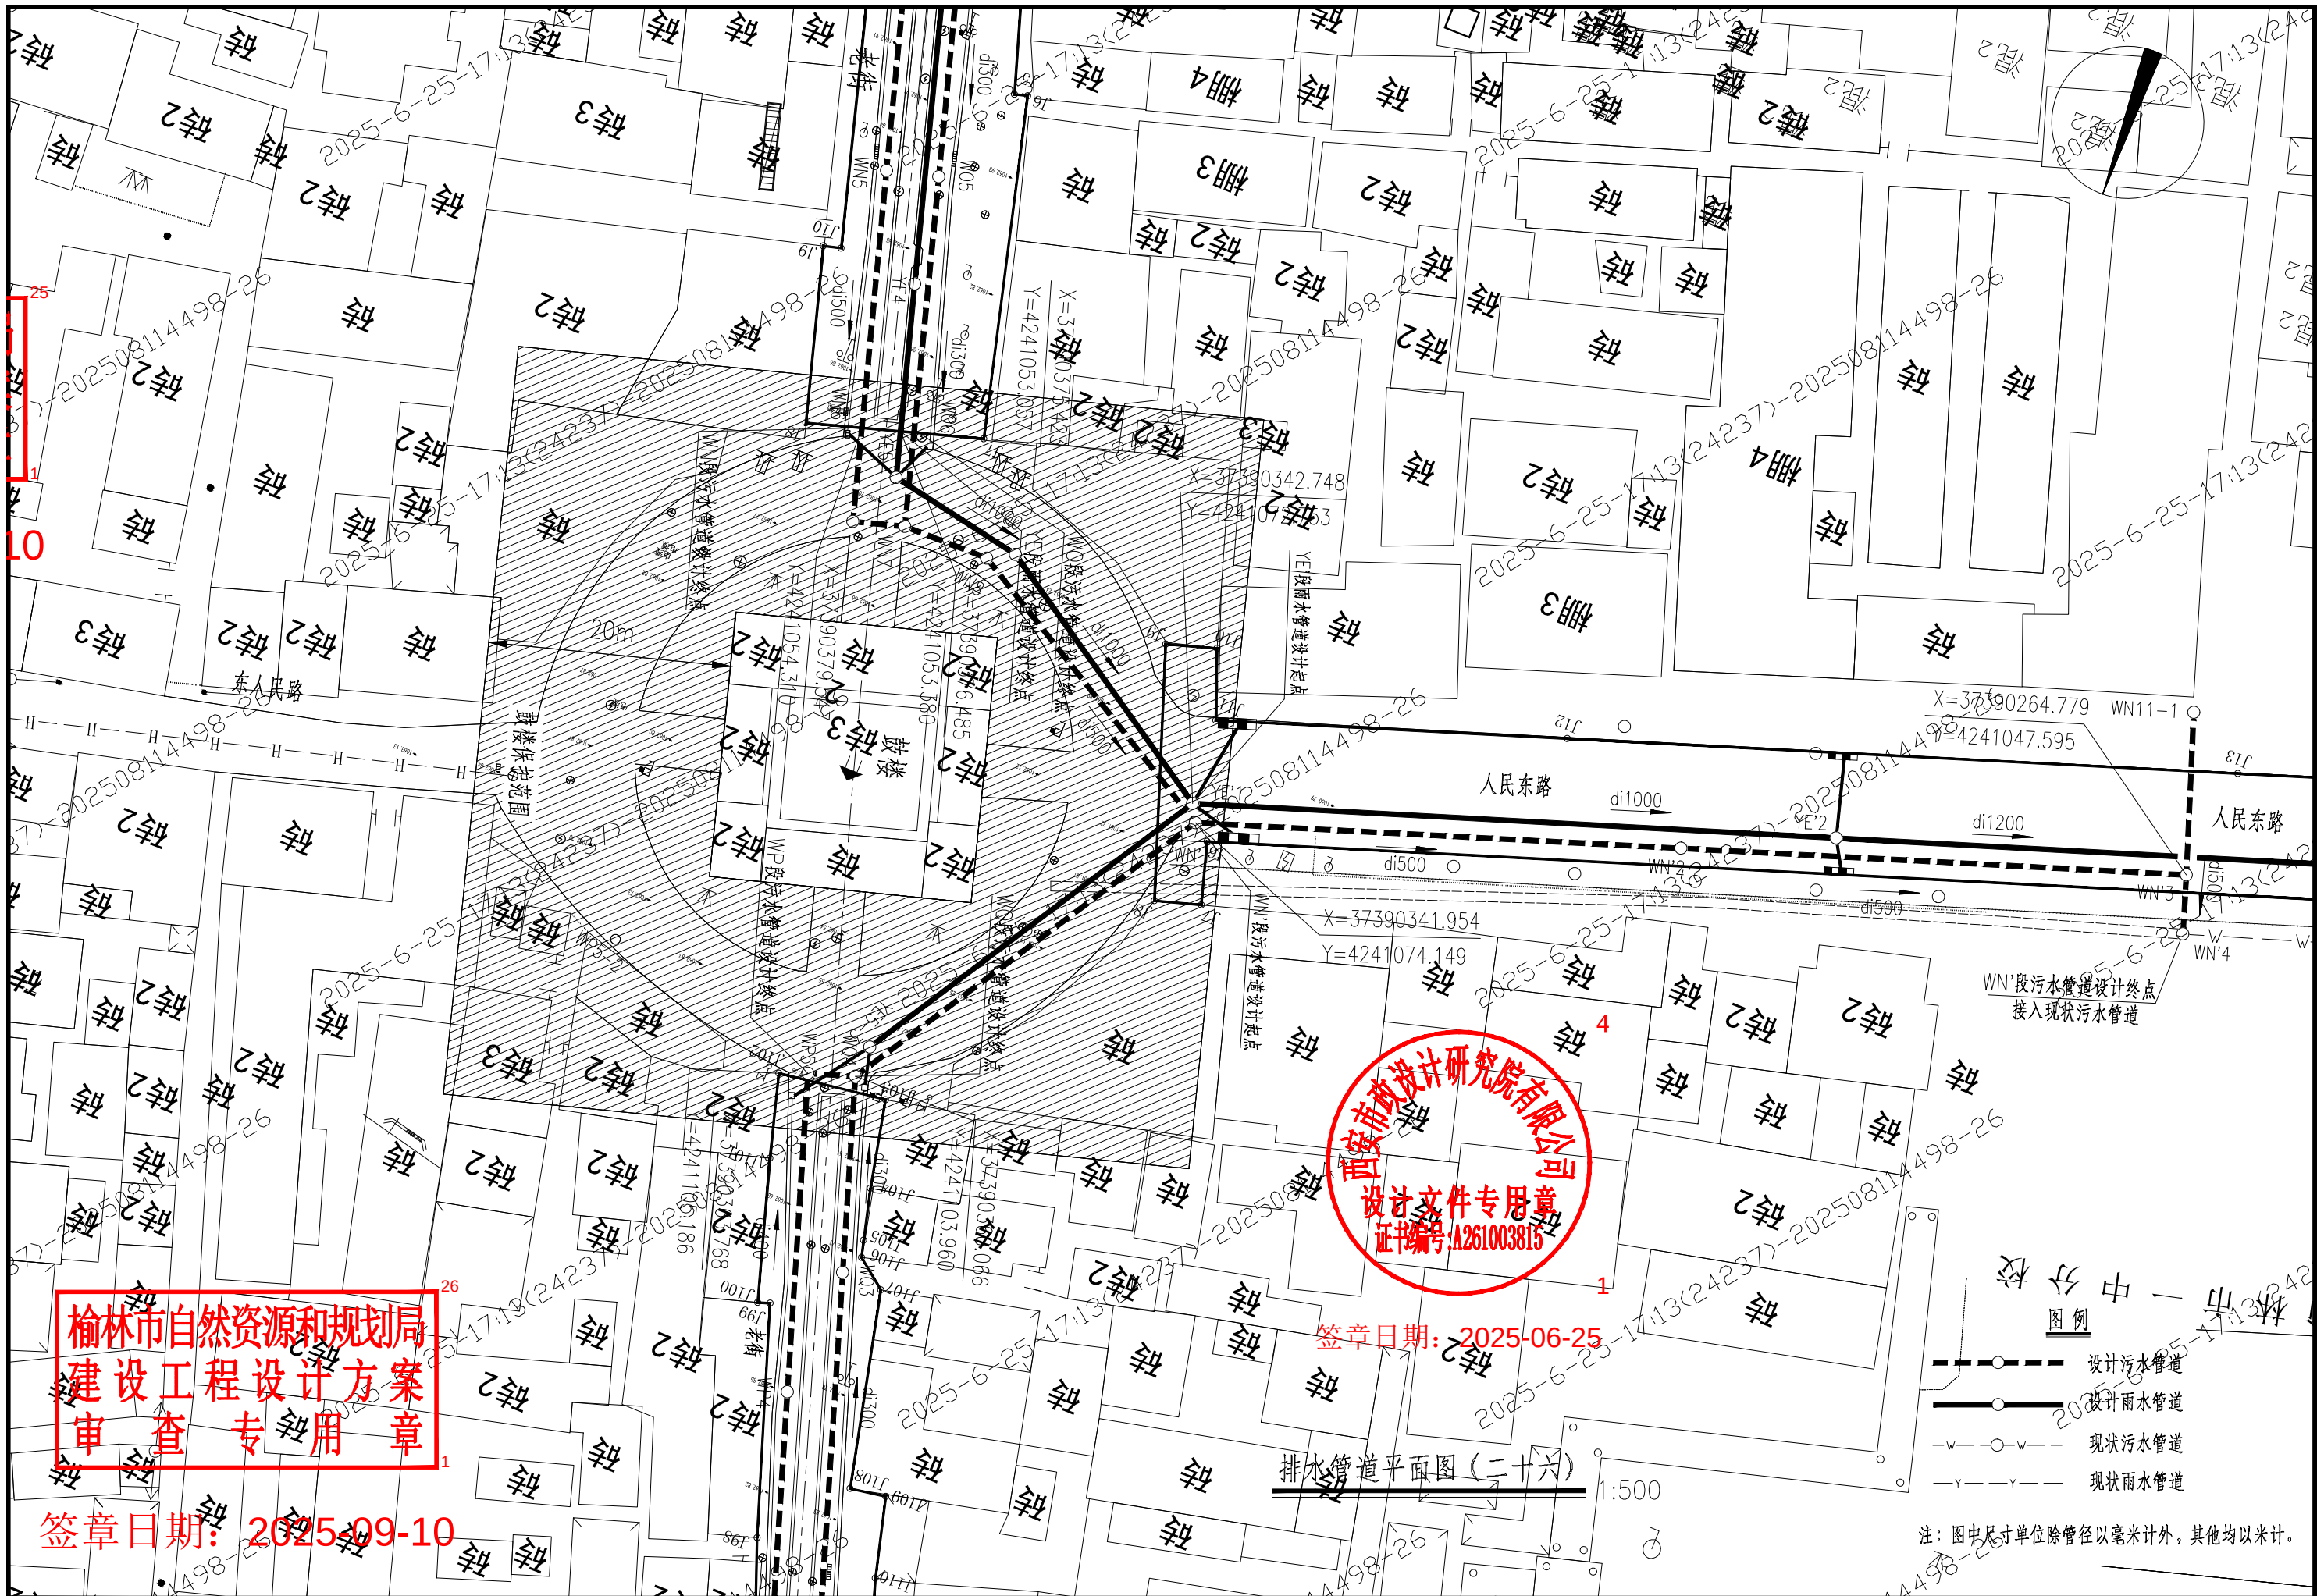


西安市市政设计研究院有限公司	榆林古城雨污分流项目(一期)工程—排水工程	排水管道平面图(二十六)	审核 校核	何建国 张浩	设计 制图	陈斌	工程号 阶段	S2024084-2 方案设计	图号 日期	PS-76-32 2025.06
----------------	-----------------------	--------------	----------	-----------	----------	----	-----------	--------------------	----------	---------------------

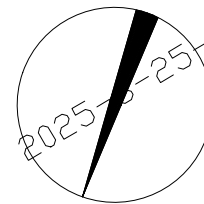

榆林市自然资源和规划局
建设工程设计方案
审查专用章

签章日期：2025-09-10

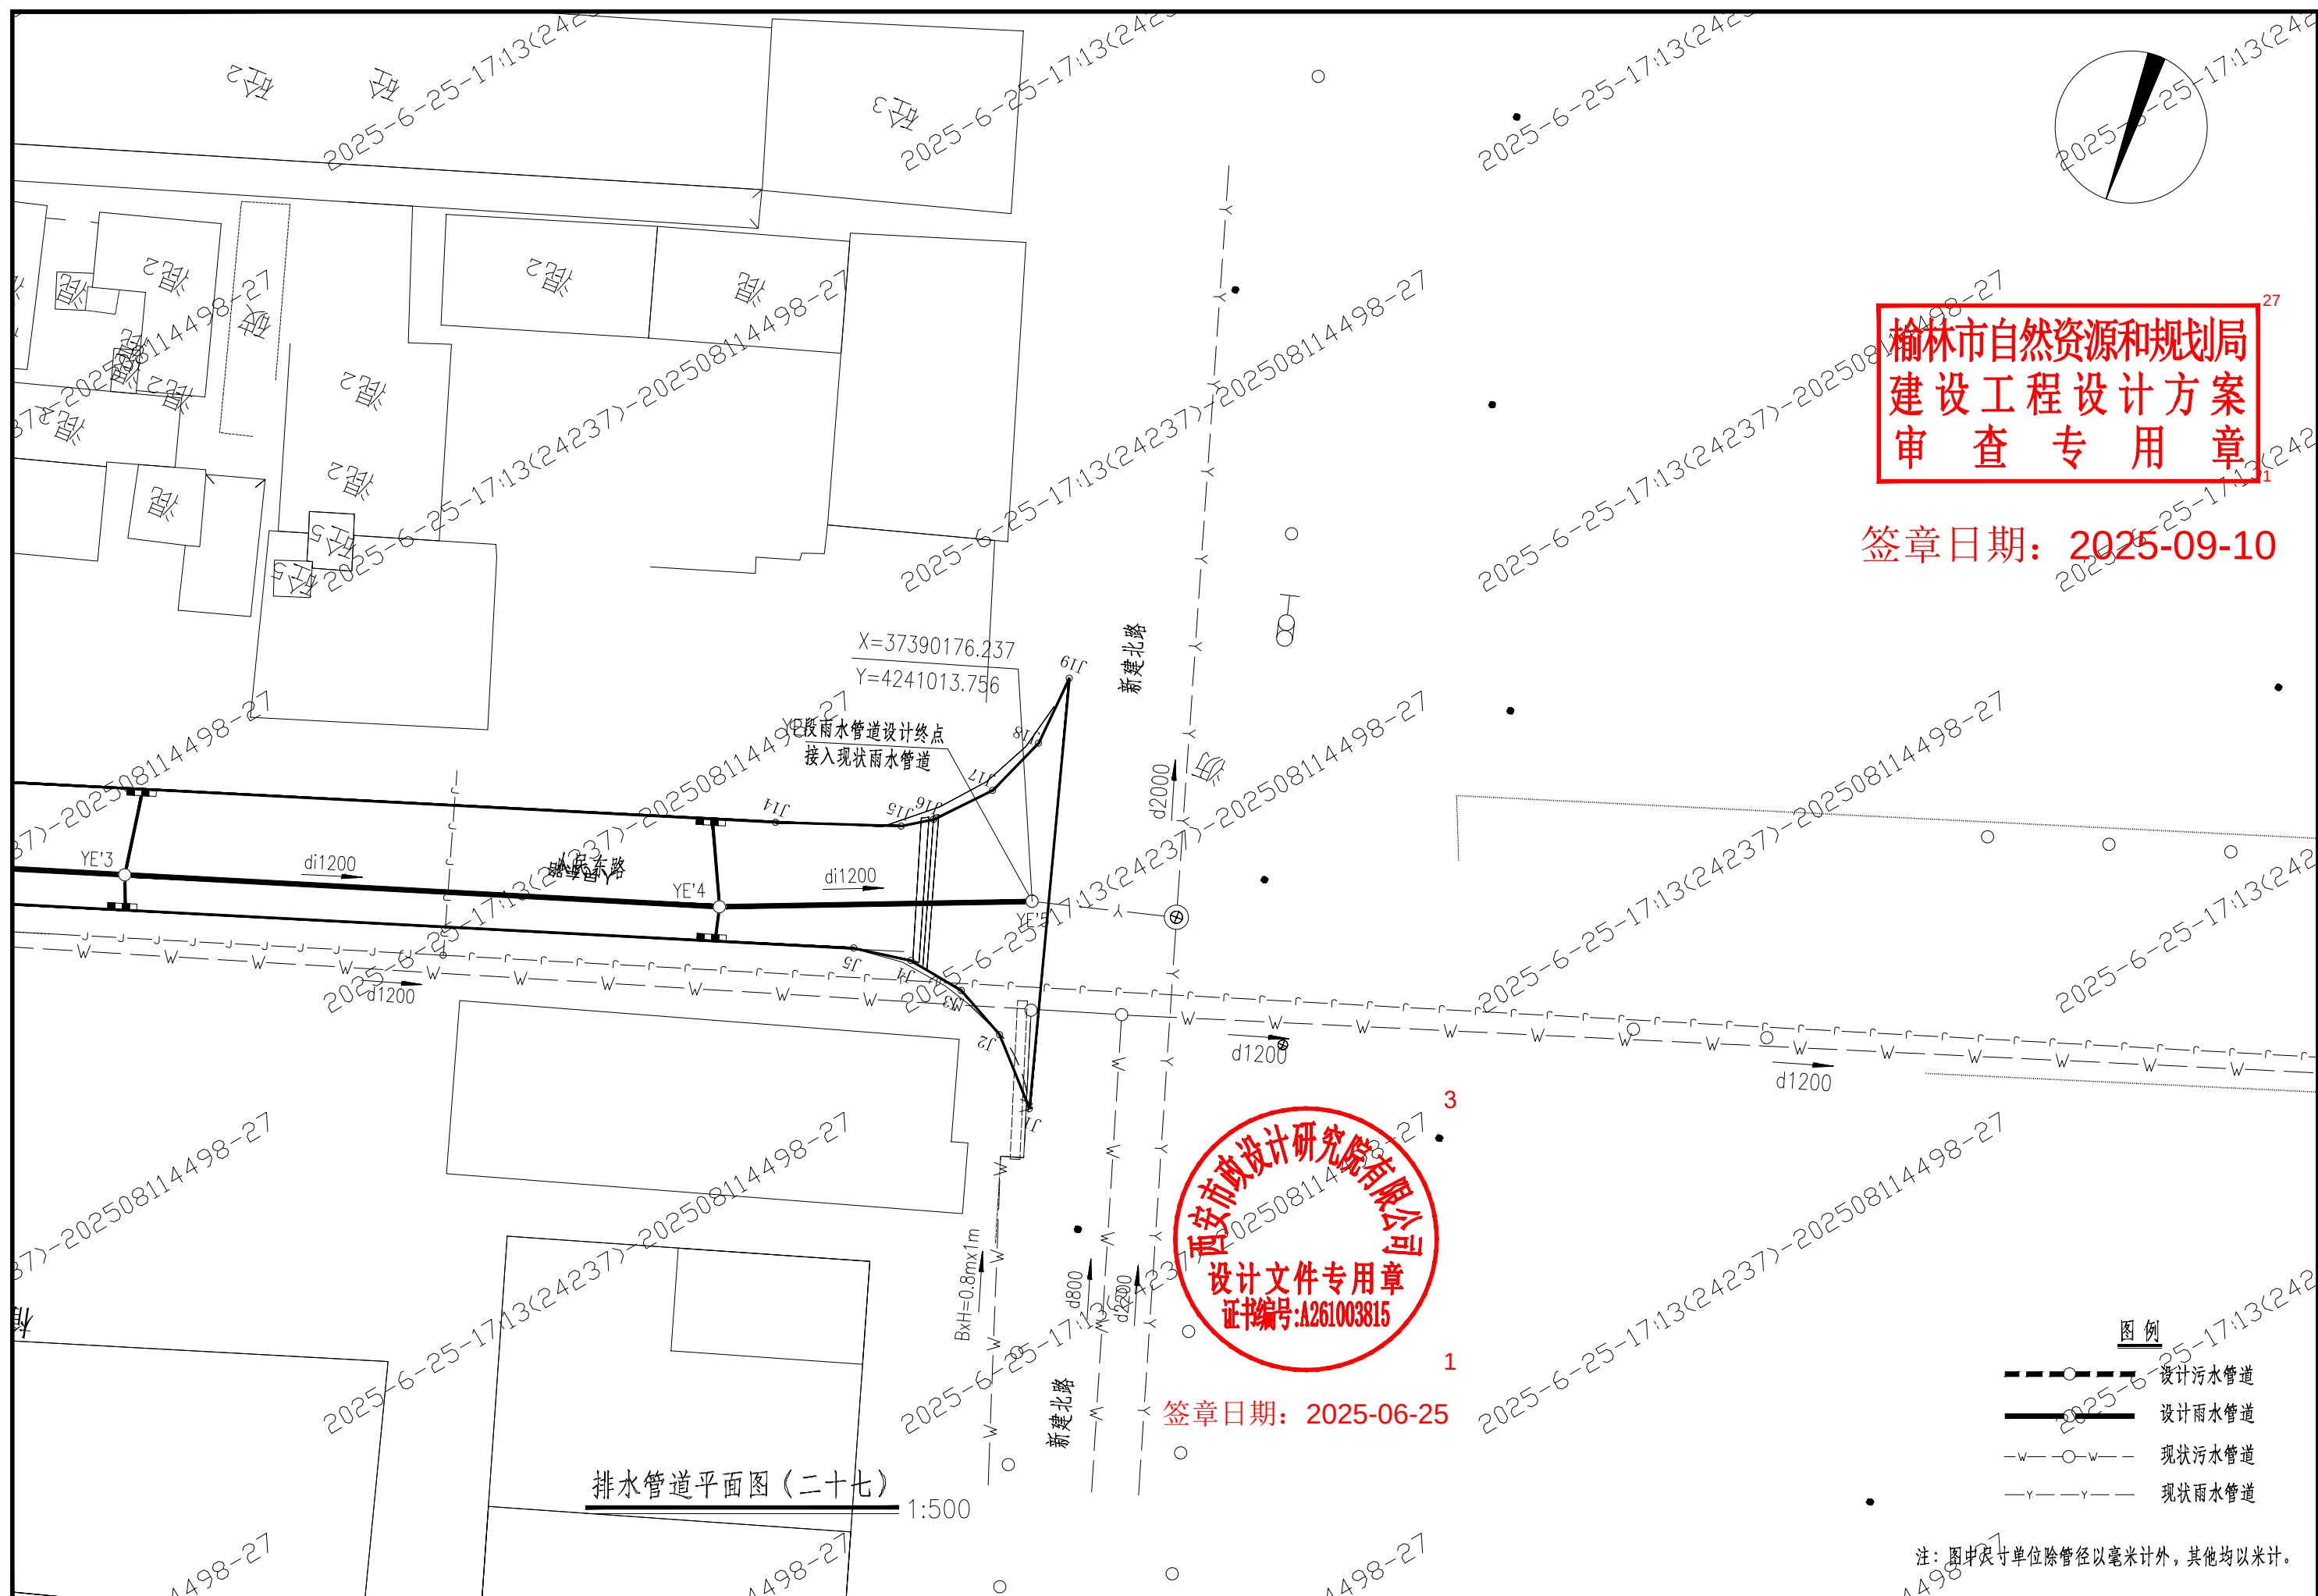


签章日期：2025-06-25


- 图例
- 设计污水管道
 - 设计雨水管道
 - 现状污水管道
 - 现状雨水管道

注：图中尺寸单位除管径以毫米计外，其他均以米计。


西安市政设计研究院有限公司	榆林古城雨污分流项目（一期）工程—排水工程	排水管道平面图（二十七）	审核	何建国	设计	陈斌	工程号	S2024084-2	图号	PS-76-33
			校核	张浩	制图		阶段	方案设计	日期	2025.06

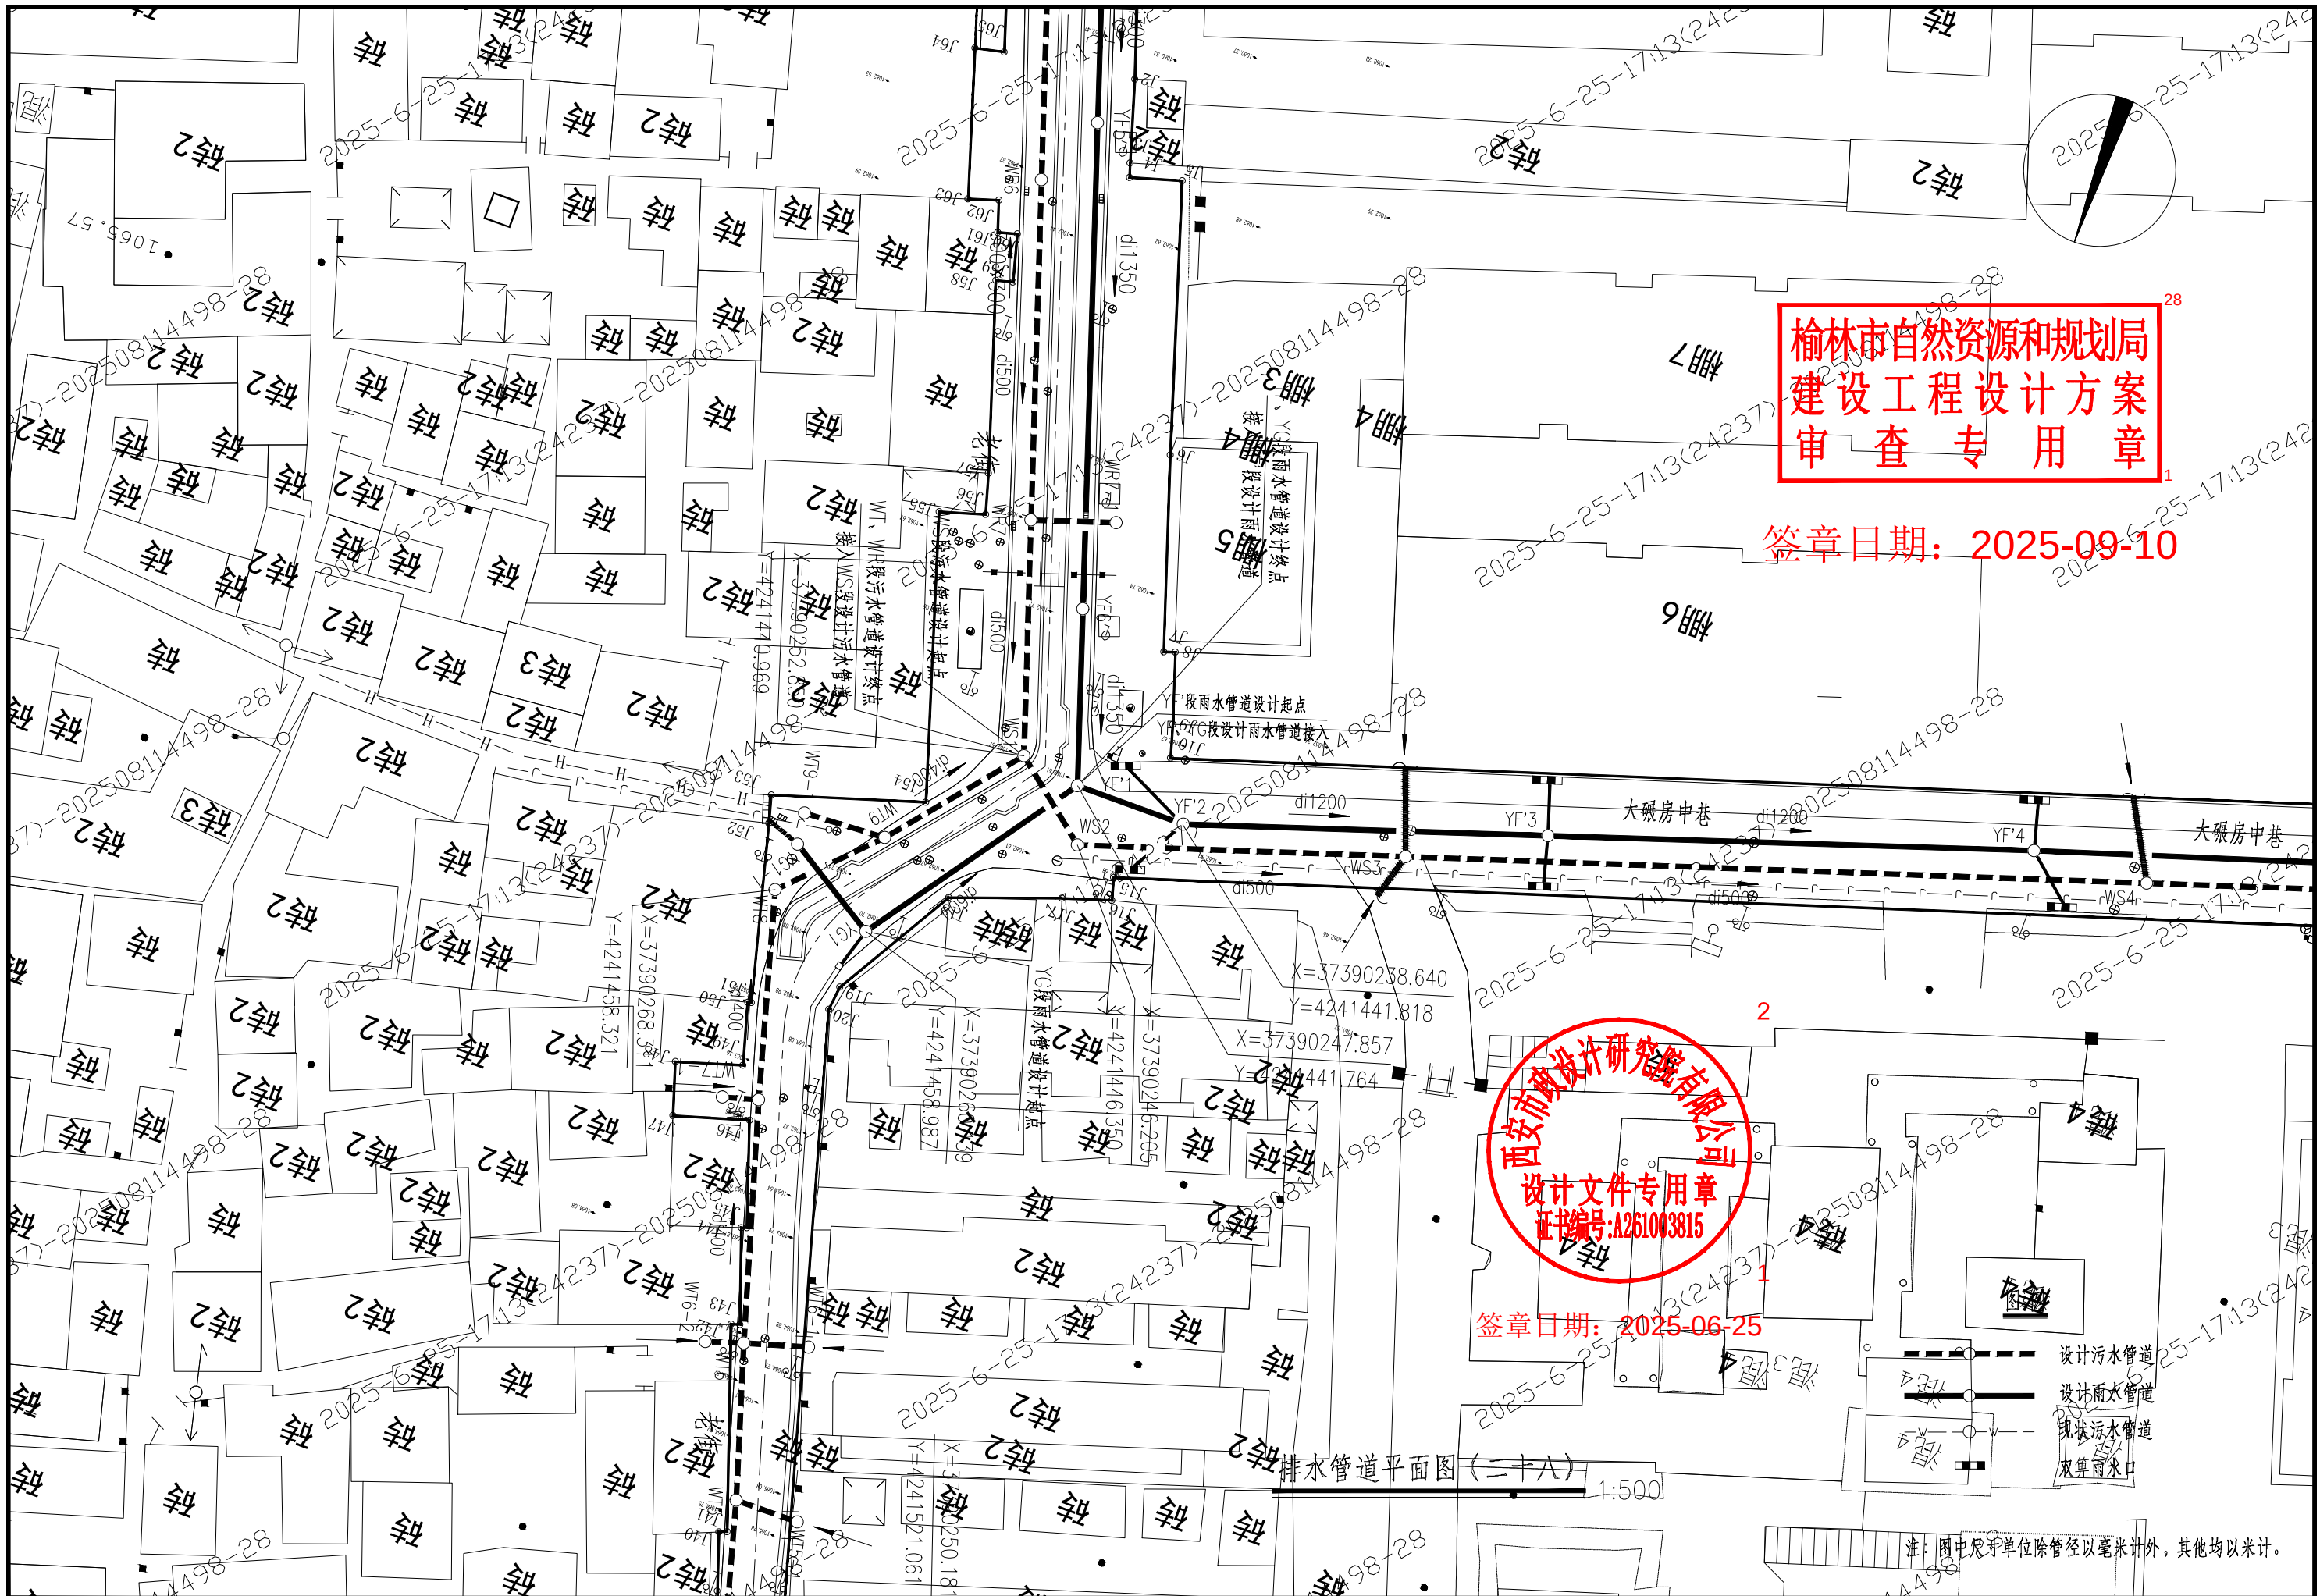

西安市市政设计研究院有限公司	榆林古城雨污分流项目(一期)工程—排水工程	排水管道平面图(二十八)	审核 何建国	设计 陈斌	工程号 S2024084-2	图号 PS-76-34	日期 2025.06
			校核 张浩	制图	阶段 方案设计	日期	2025.06

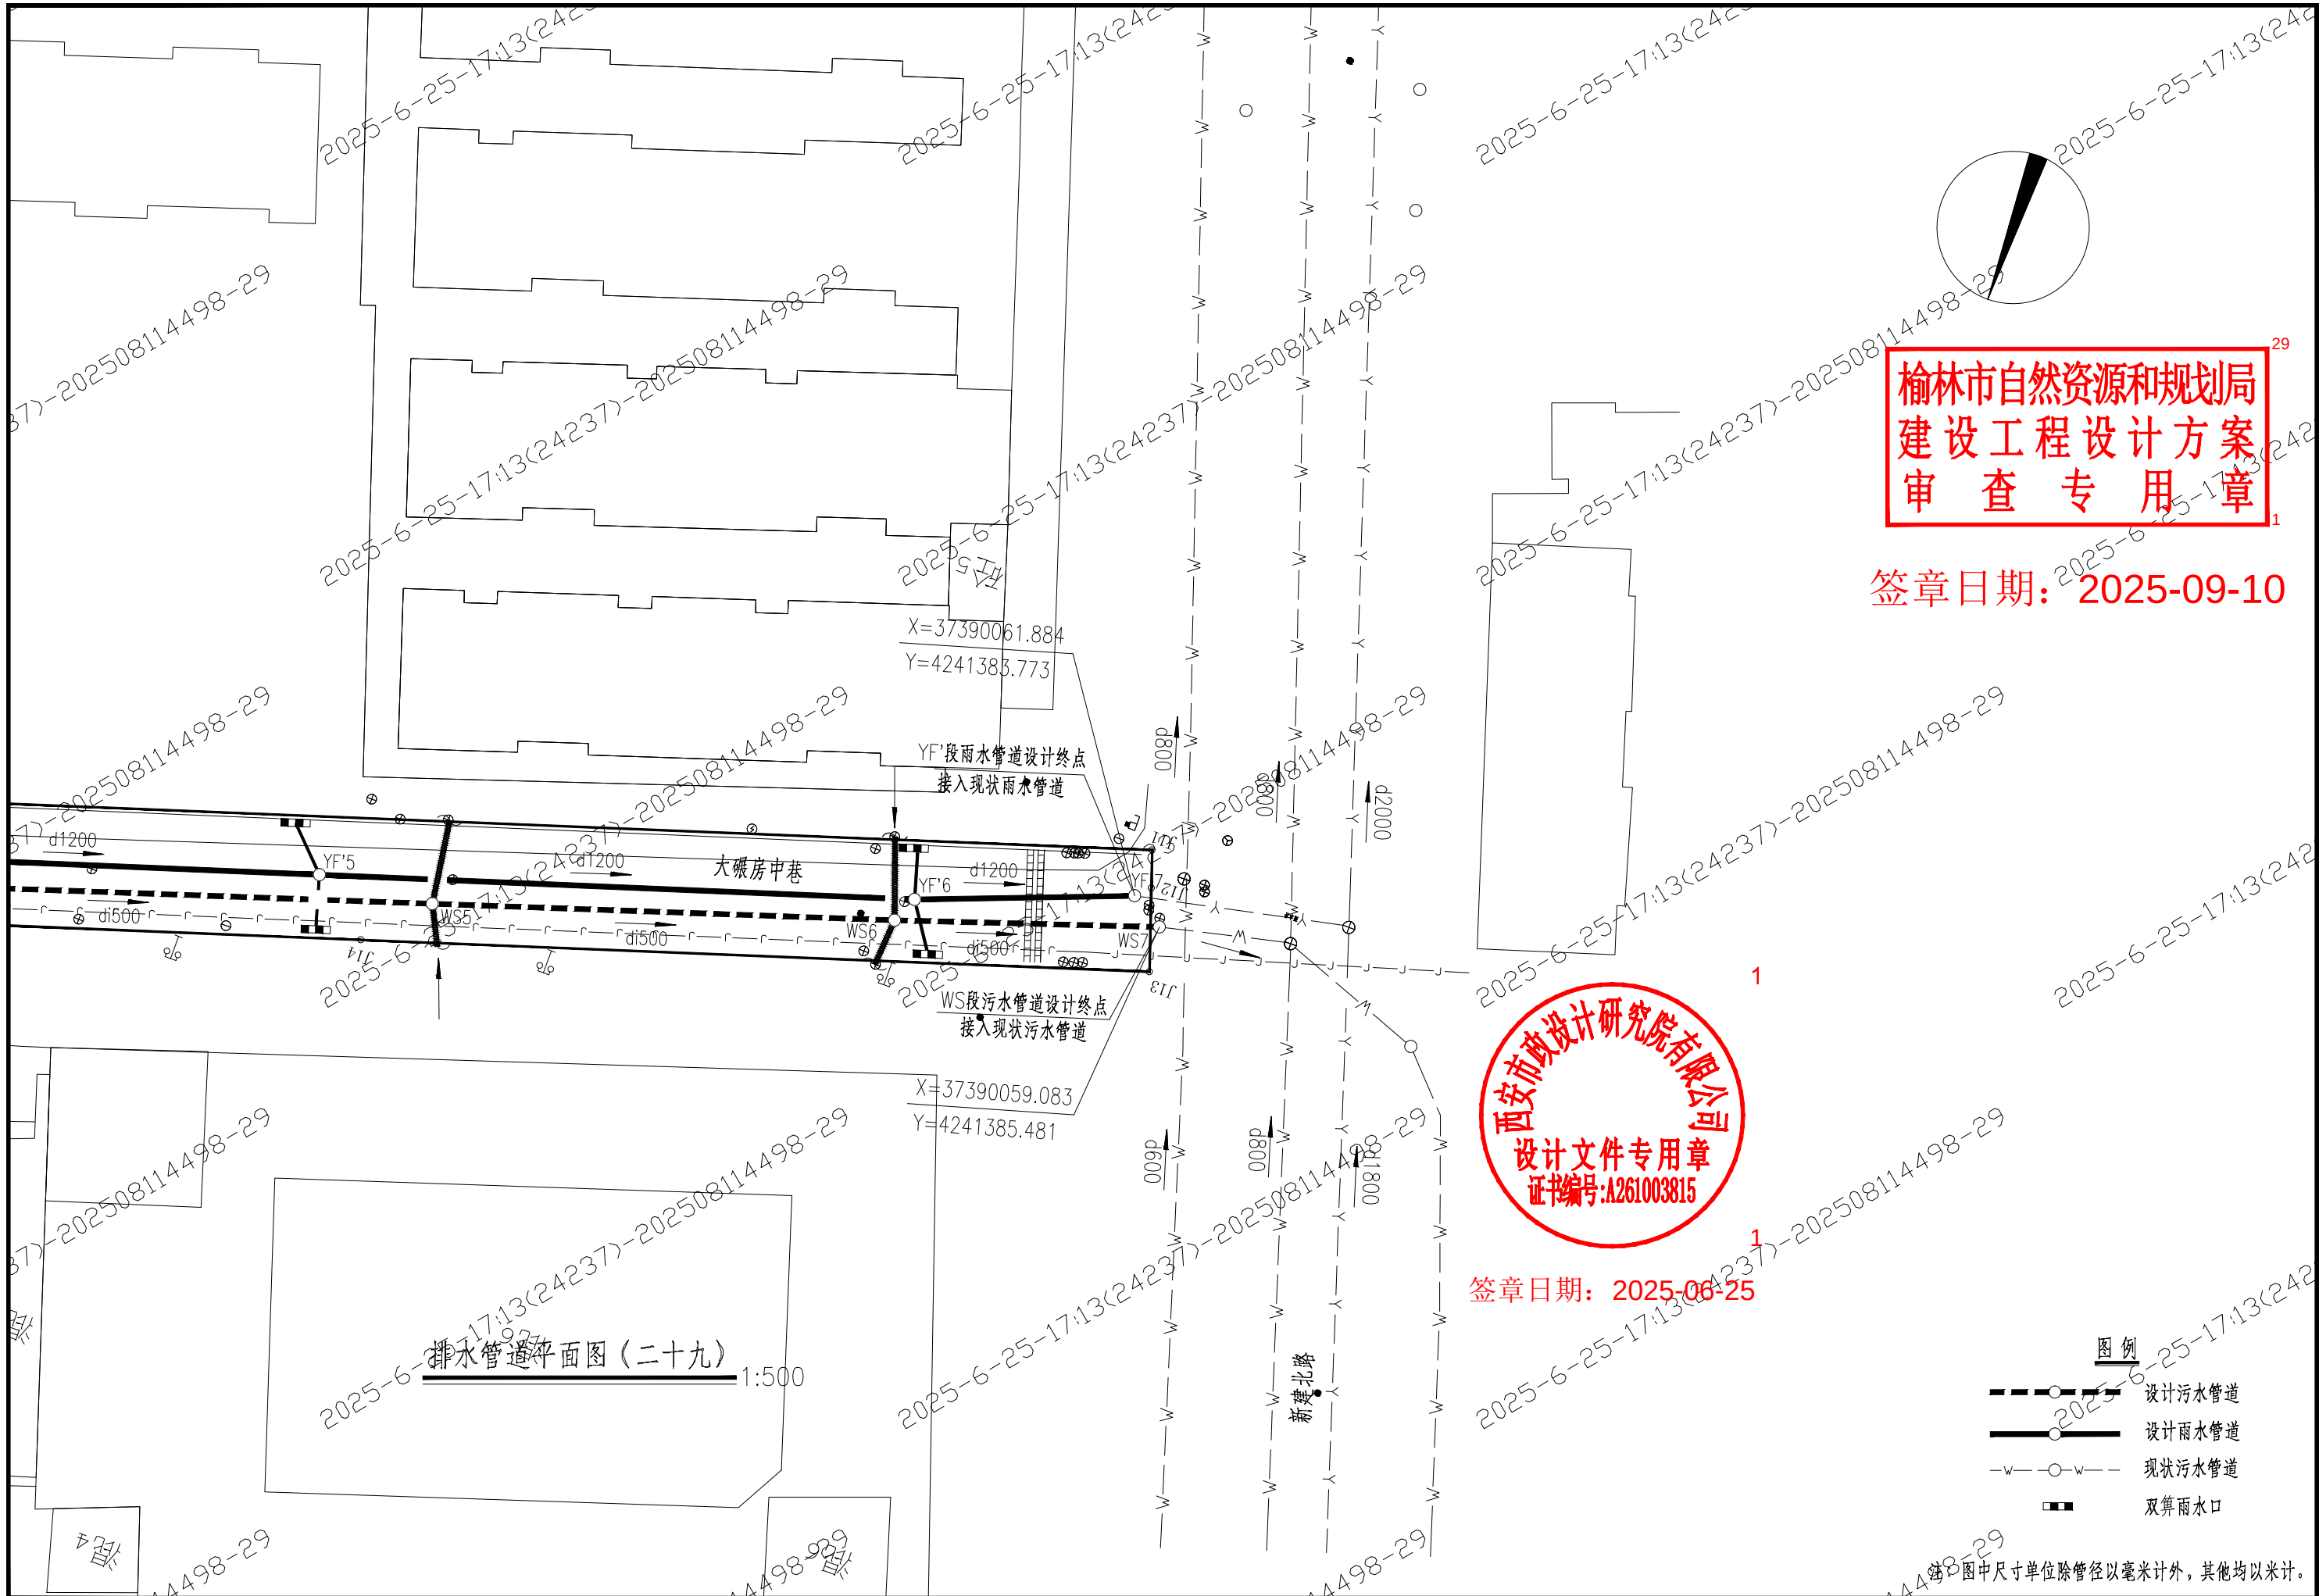

西安市政设计研究院有限公司	榆林古城雨污分流项目(一期)工程—排水工程	排水管道平面图 (二十九)	审核	何建国	设计	陈斌	工程号	S2024084-2	图号	PS-76-35
			校核	张浩	制图		阶段	方案设计	日期	2025.06

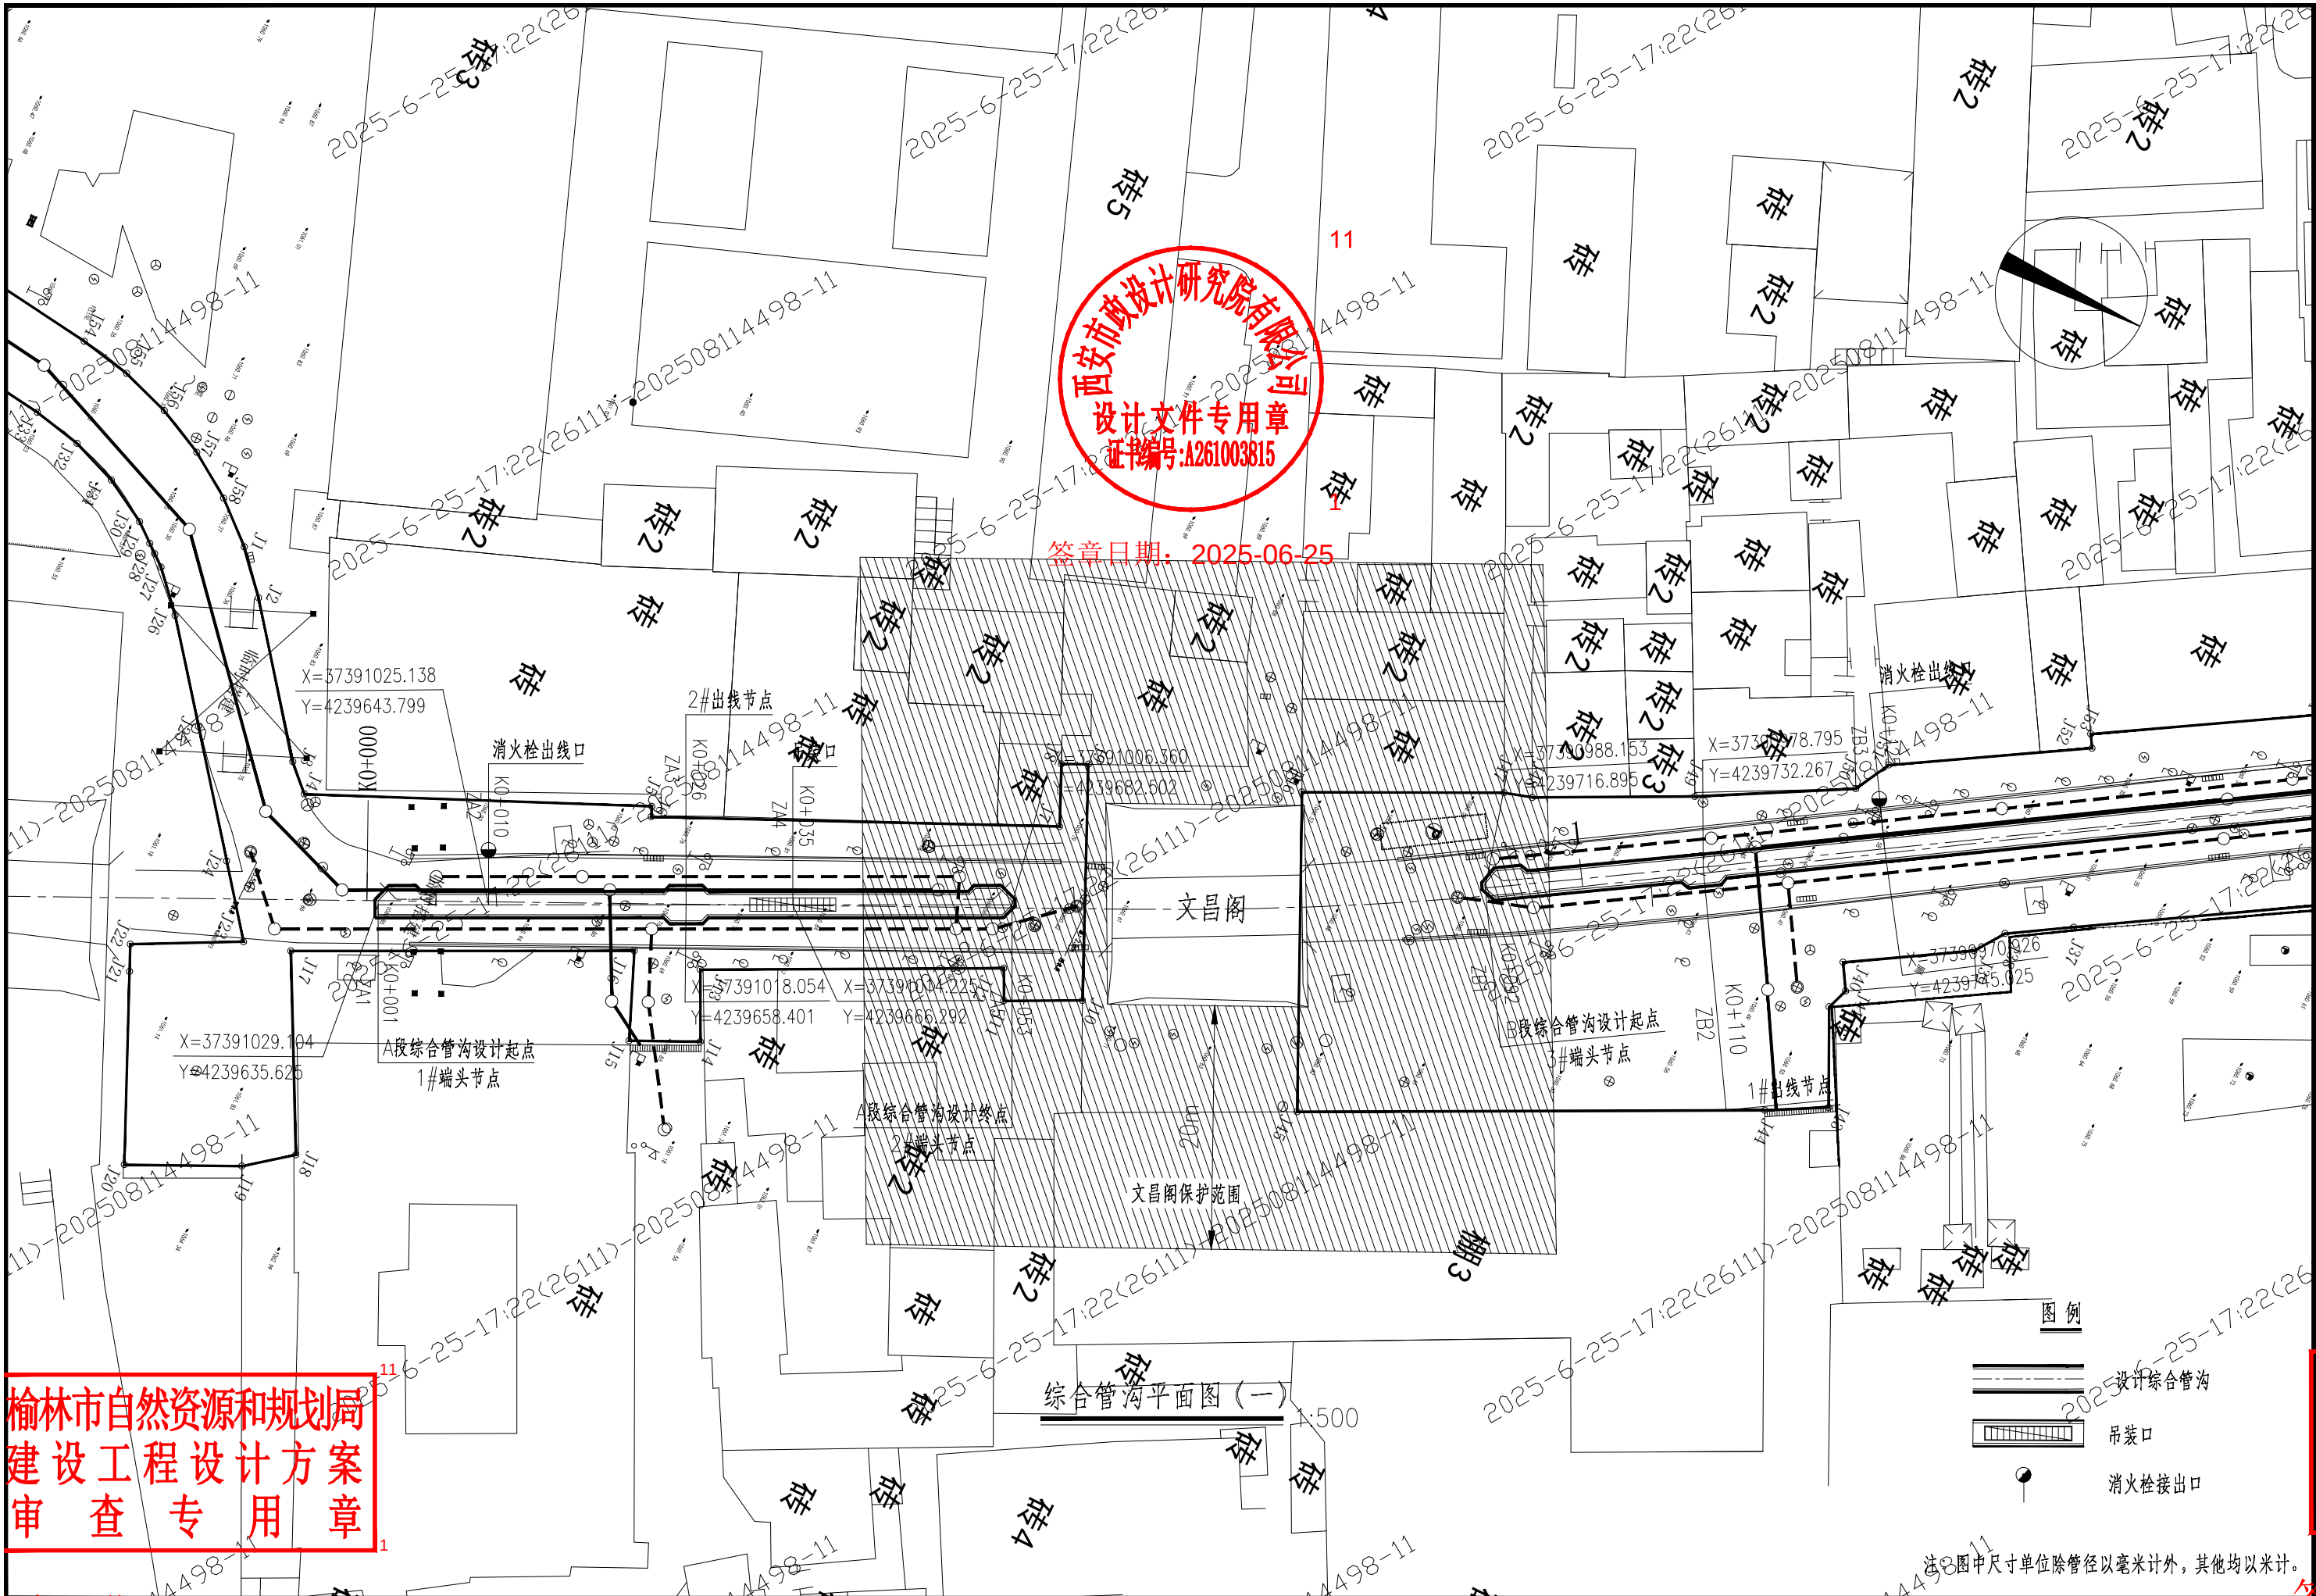


榆林市自然资源和规划局
建设工程设计方案
审查专用章

签章日期: 2025-09-10

西安市政设计研究院有限公司 榆林古城雨污分流项目(一期)工程一给水及综合管沟工程

综合管沟平面图(一)

审核	何建国	设计	陈斌	工程号	S2024084-3	图号	GL-26-07
校核	张浩	制图		阶段	方案设计	日期	2025.06

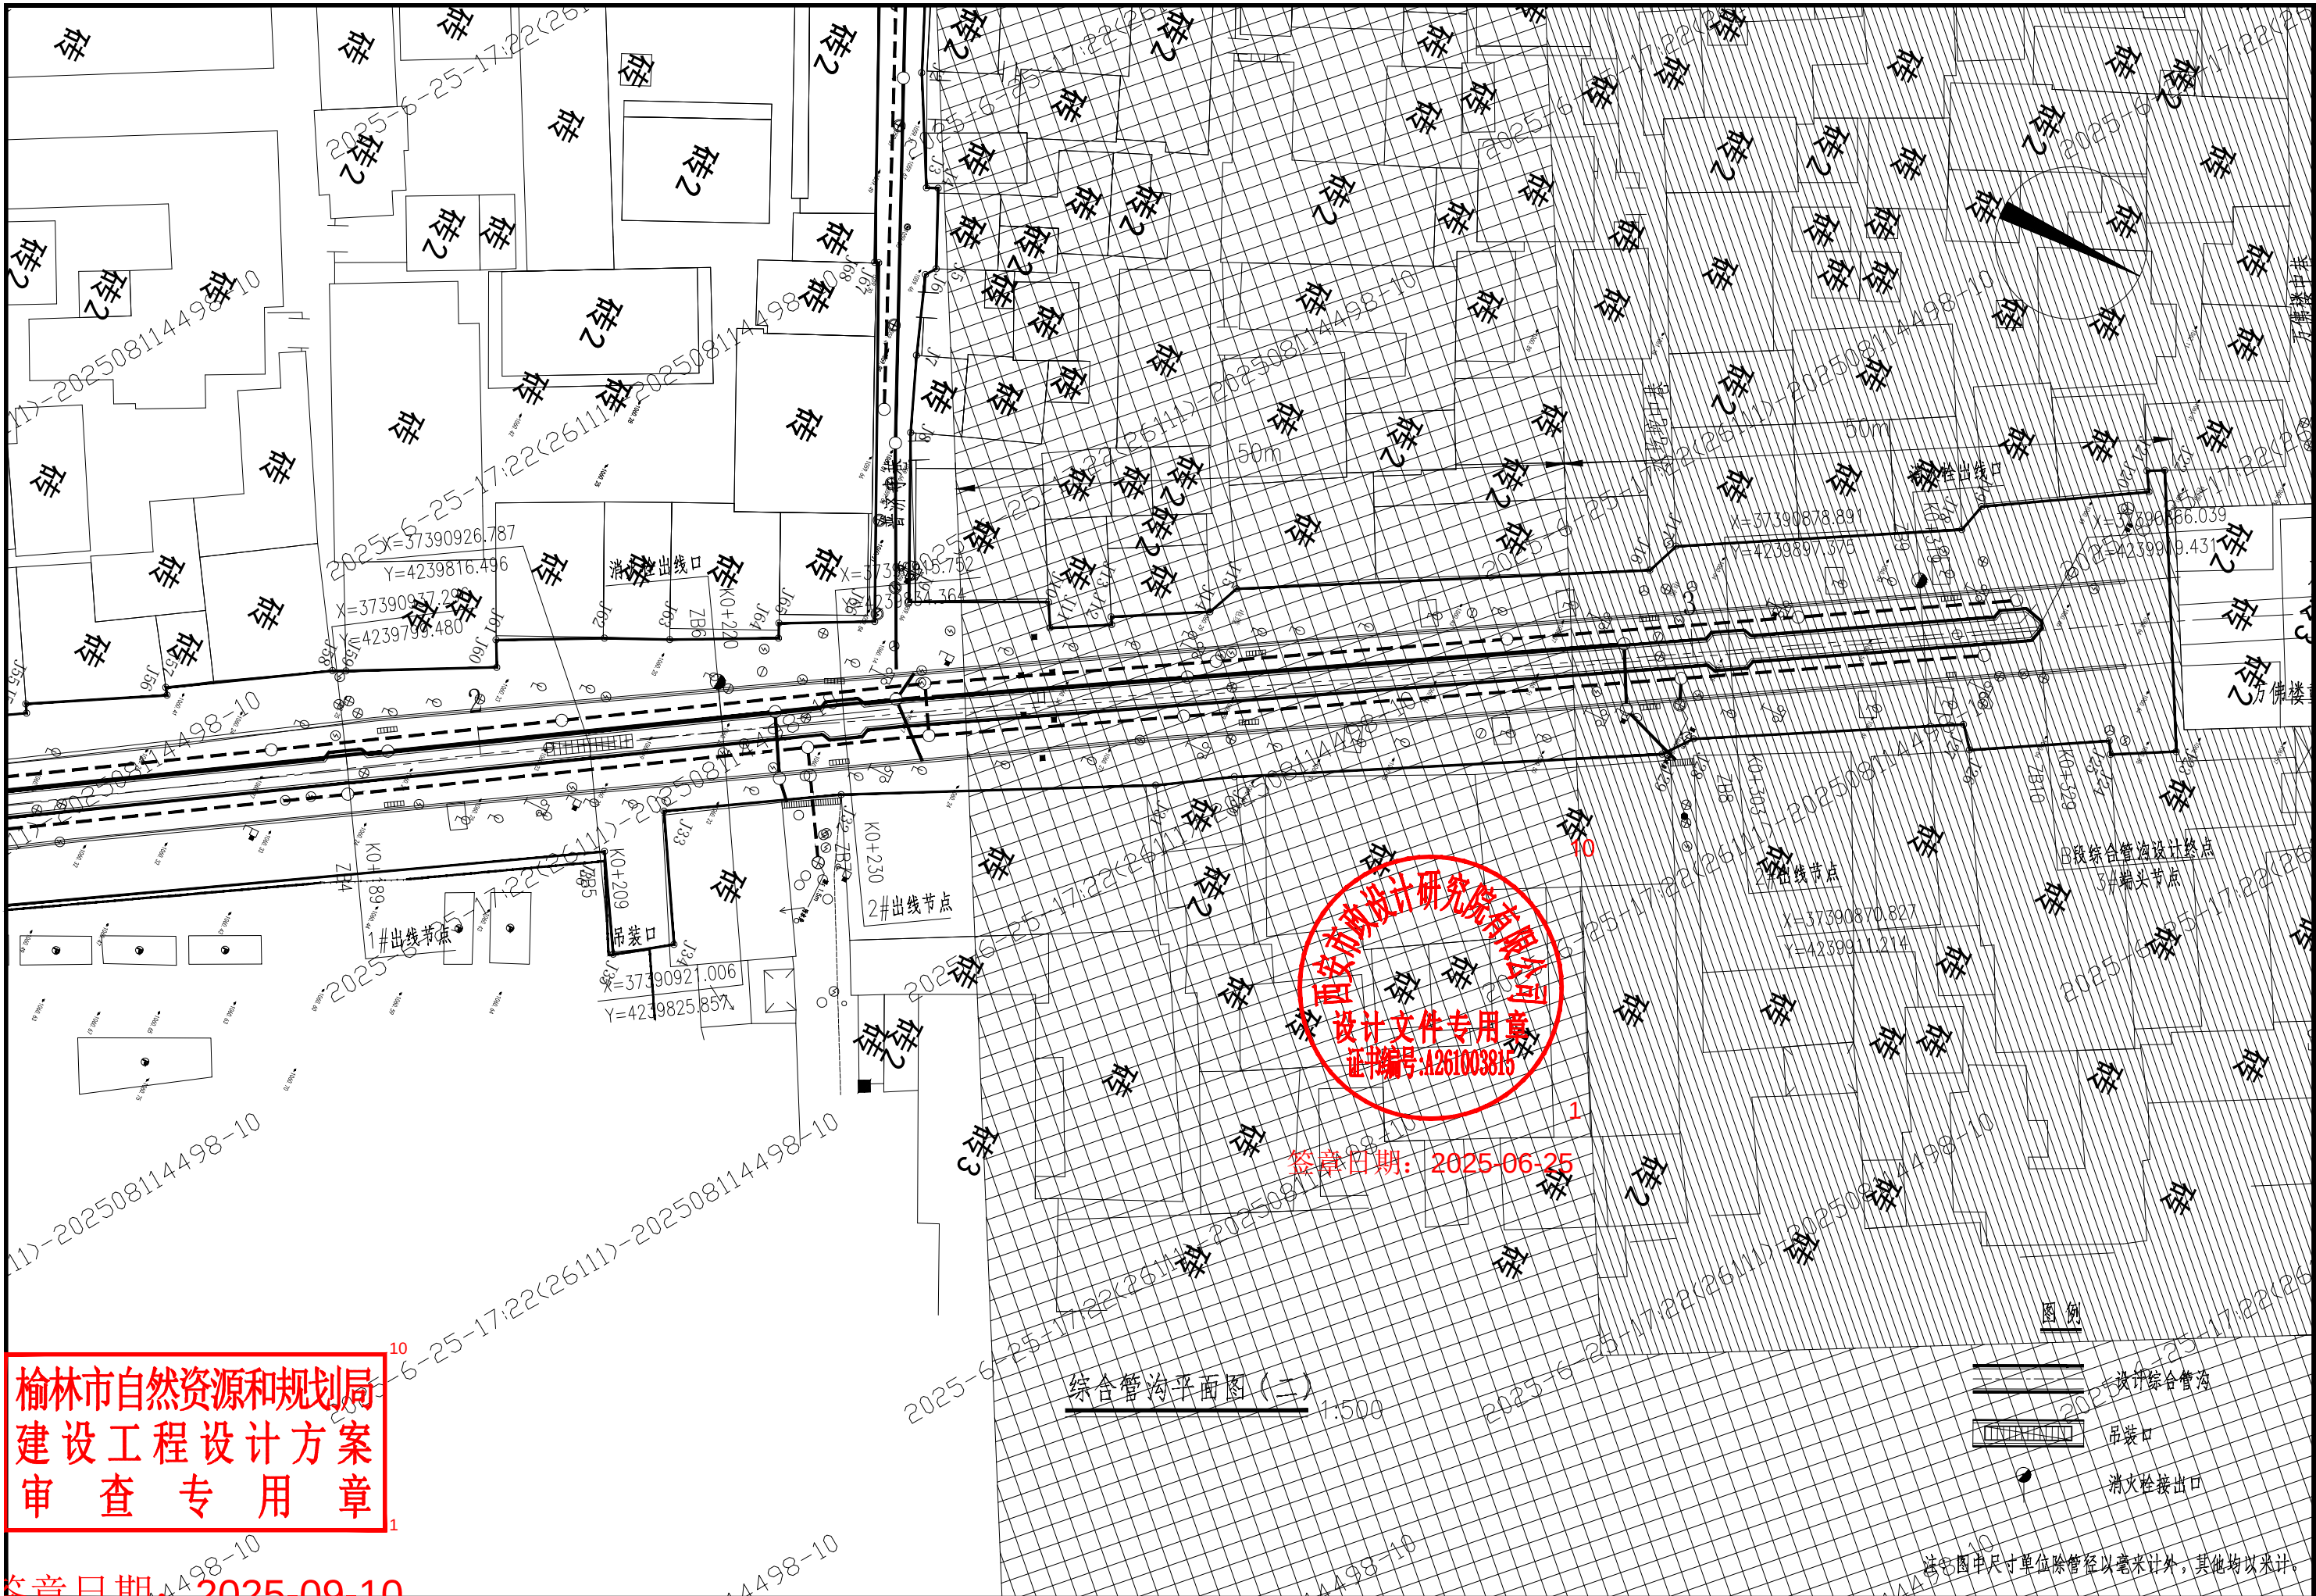


榆林市自然资源和规划局
建设工程设计方案
审查专用章

2025-09-10


西安市政设计研究院有限公司	榆林古城雨污分流项目(一期)工程—给水及综合管沟工程	综合管沟平面图(二)	审核	何建国	设计	陈成	工程号	S2024084-3	图号	GL-26-08
			校核	张浩	制图		阶段	方案设计	日期	2025.06

榆林市自然资源和规划局
建设工程设计方案
审查专用章

签章日期：2025-09-10

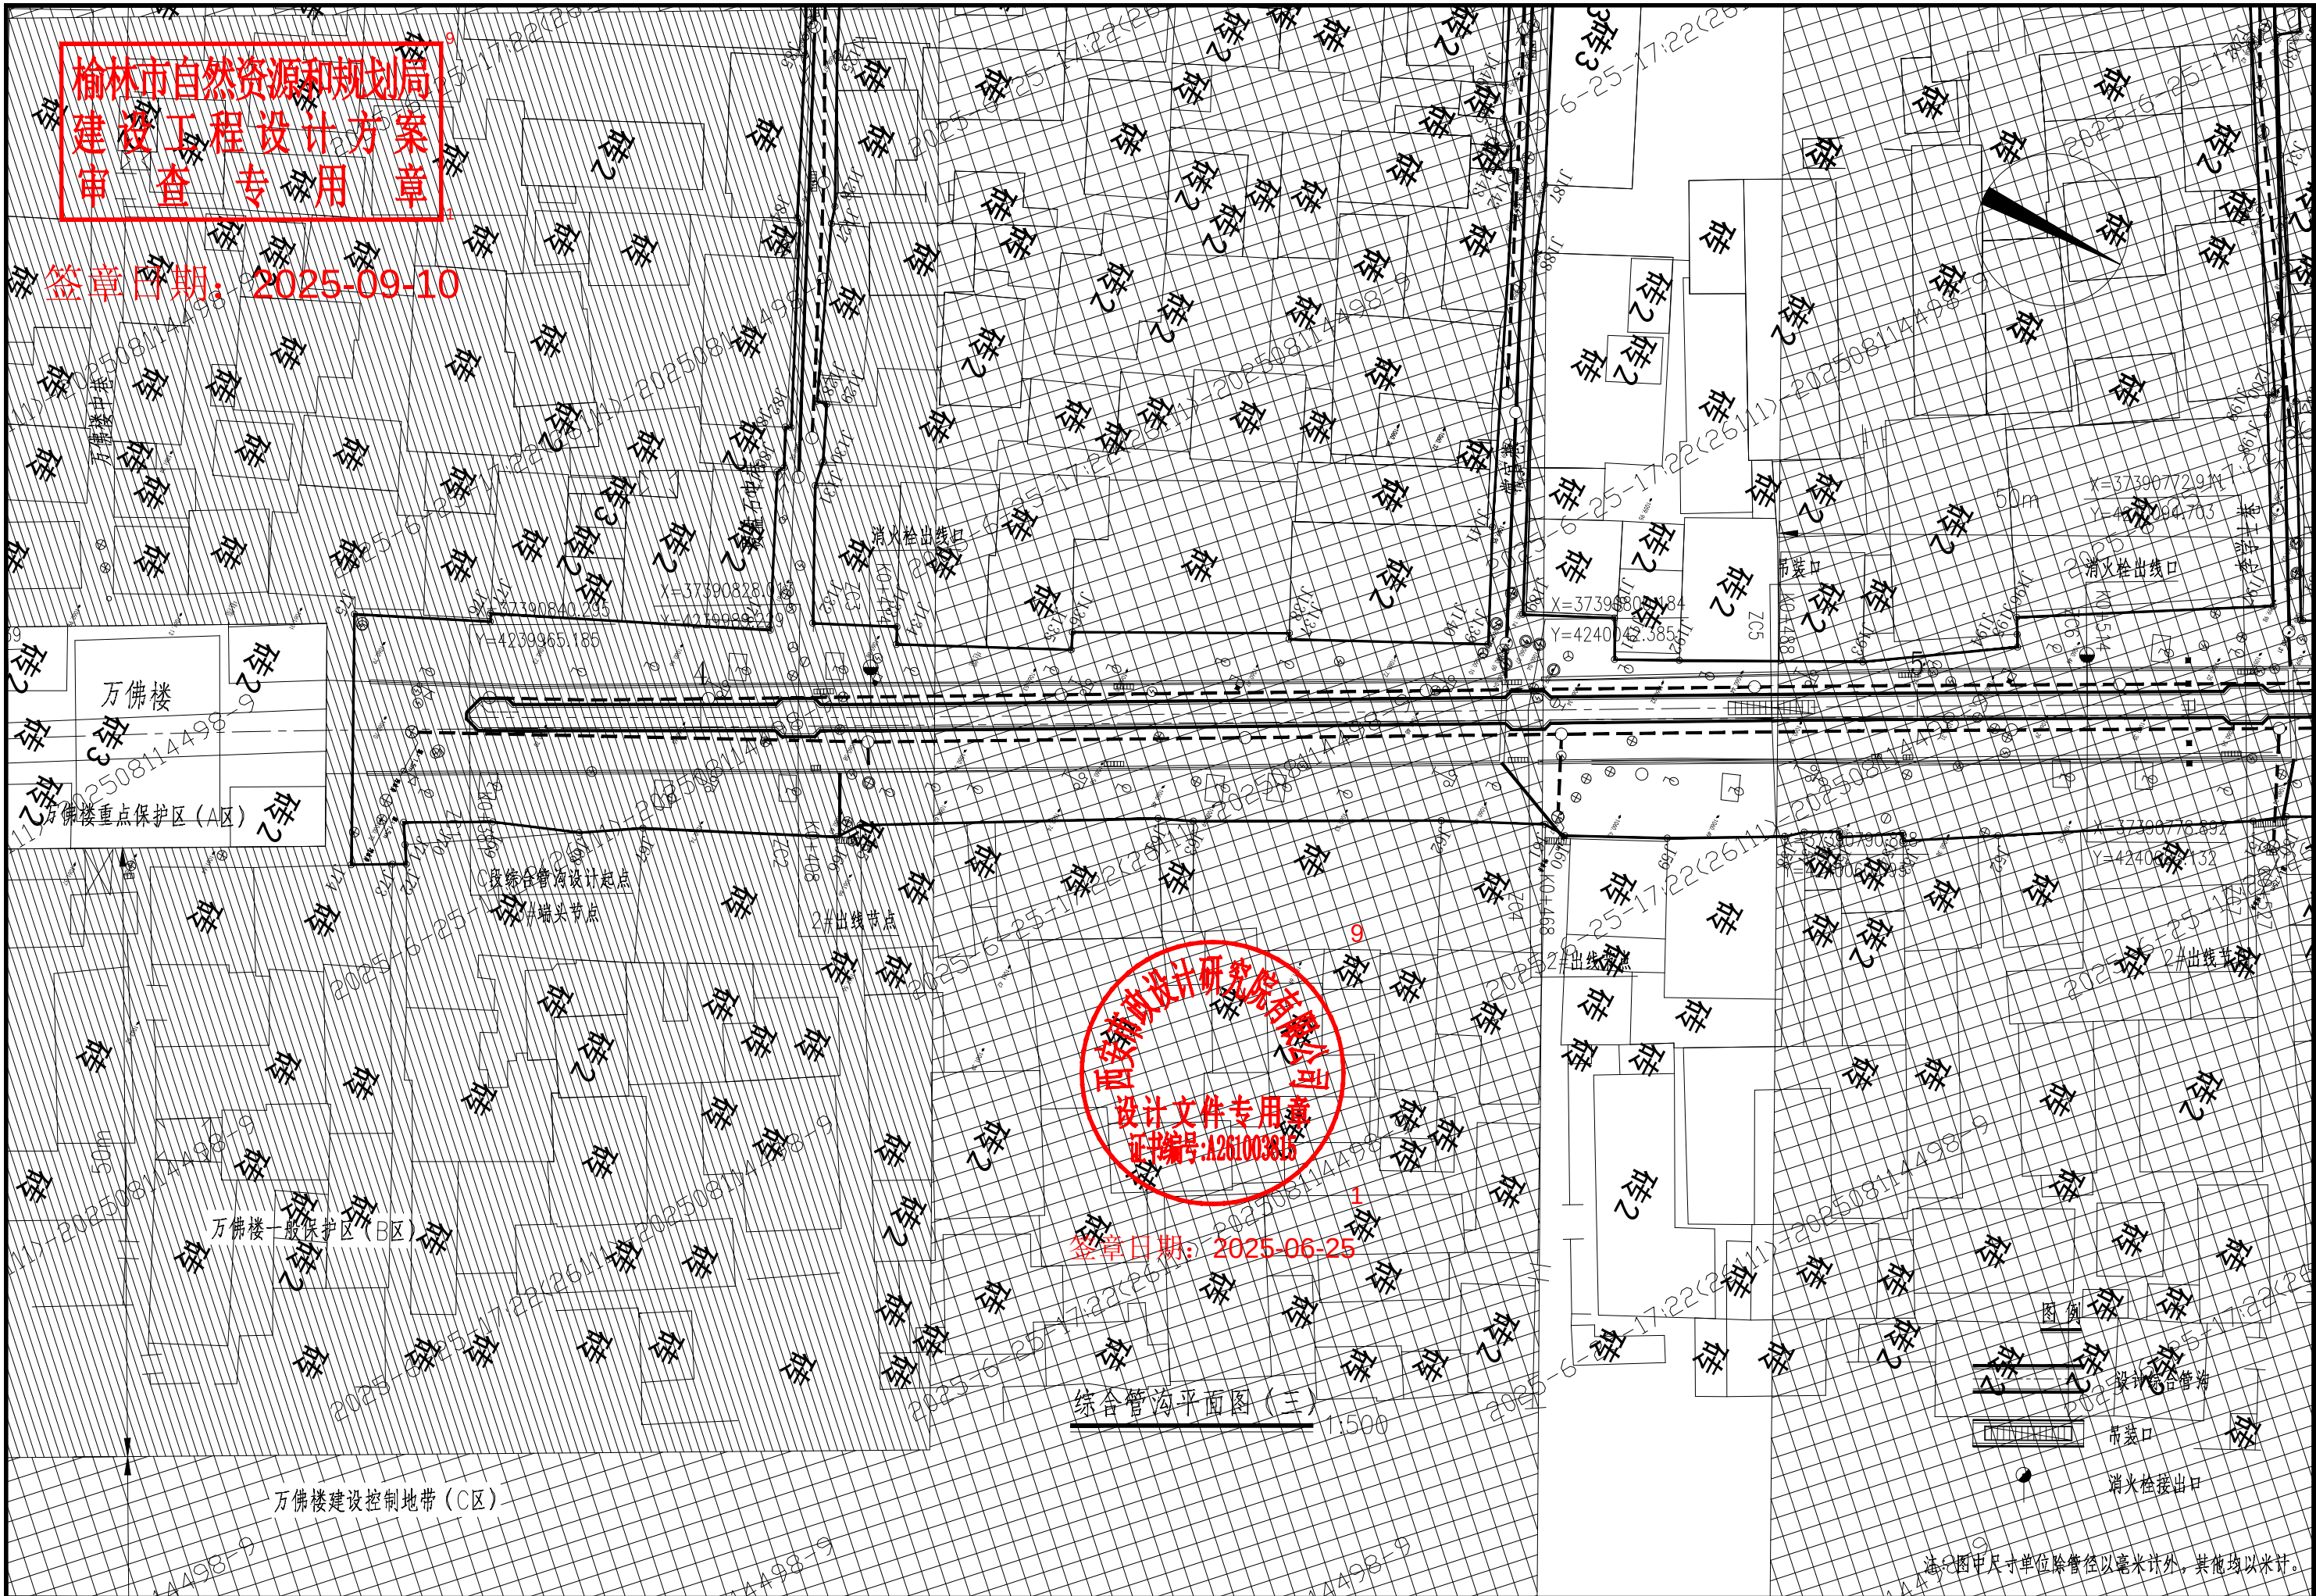

西安市政设计研究院有限公司	榆林古城雨污分流项目 (一期) 工程—给水及综合管沟工程	综合管沟平面图 (三)	审核 校核	何建国 张洁	设计 制图	陈斌	工程号 阶段	S2024084-3 方案设计	图号 日期	GL-26-09 2025.06
---------------	------------------------------	-------------	----------	-----------	----------	----	-----------	--------------------	----------	---------------------

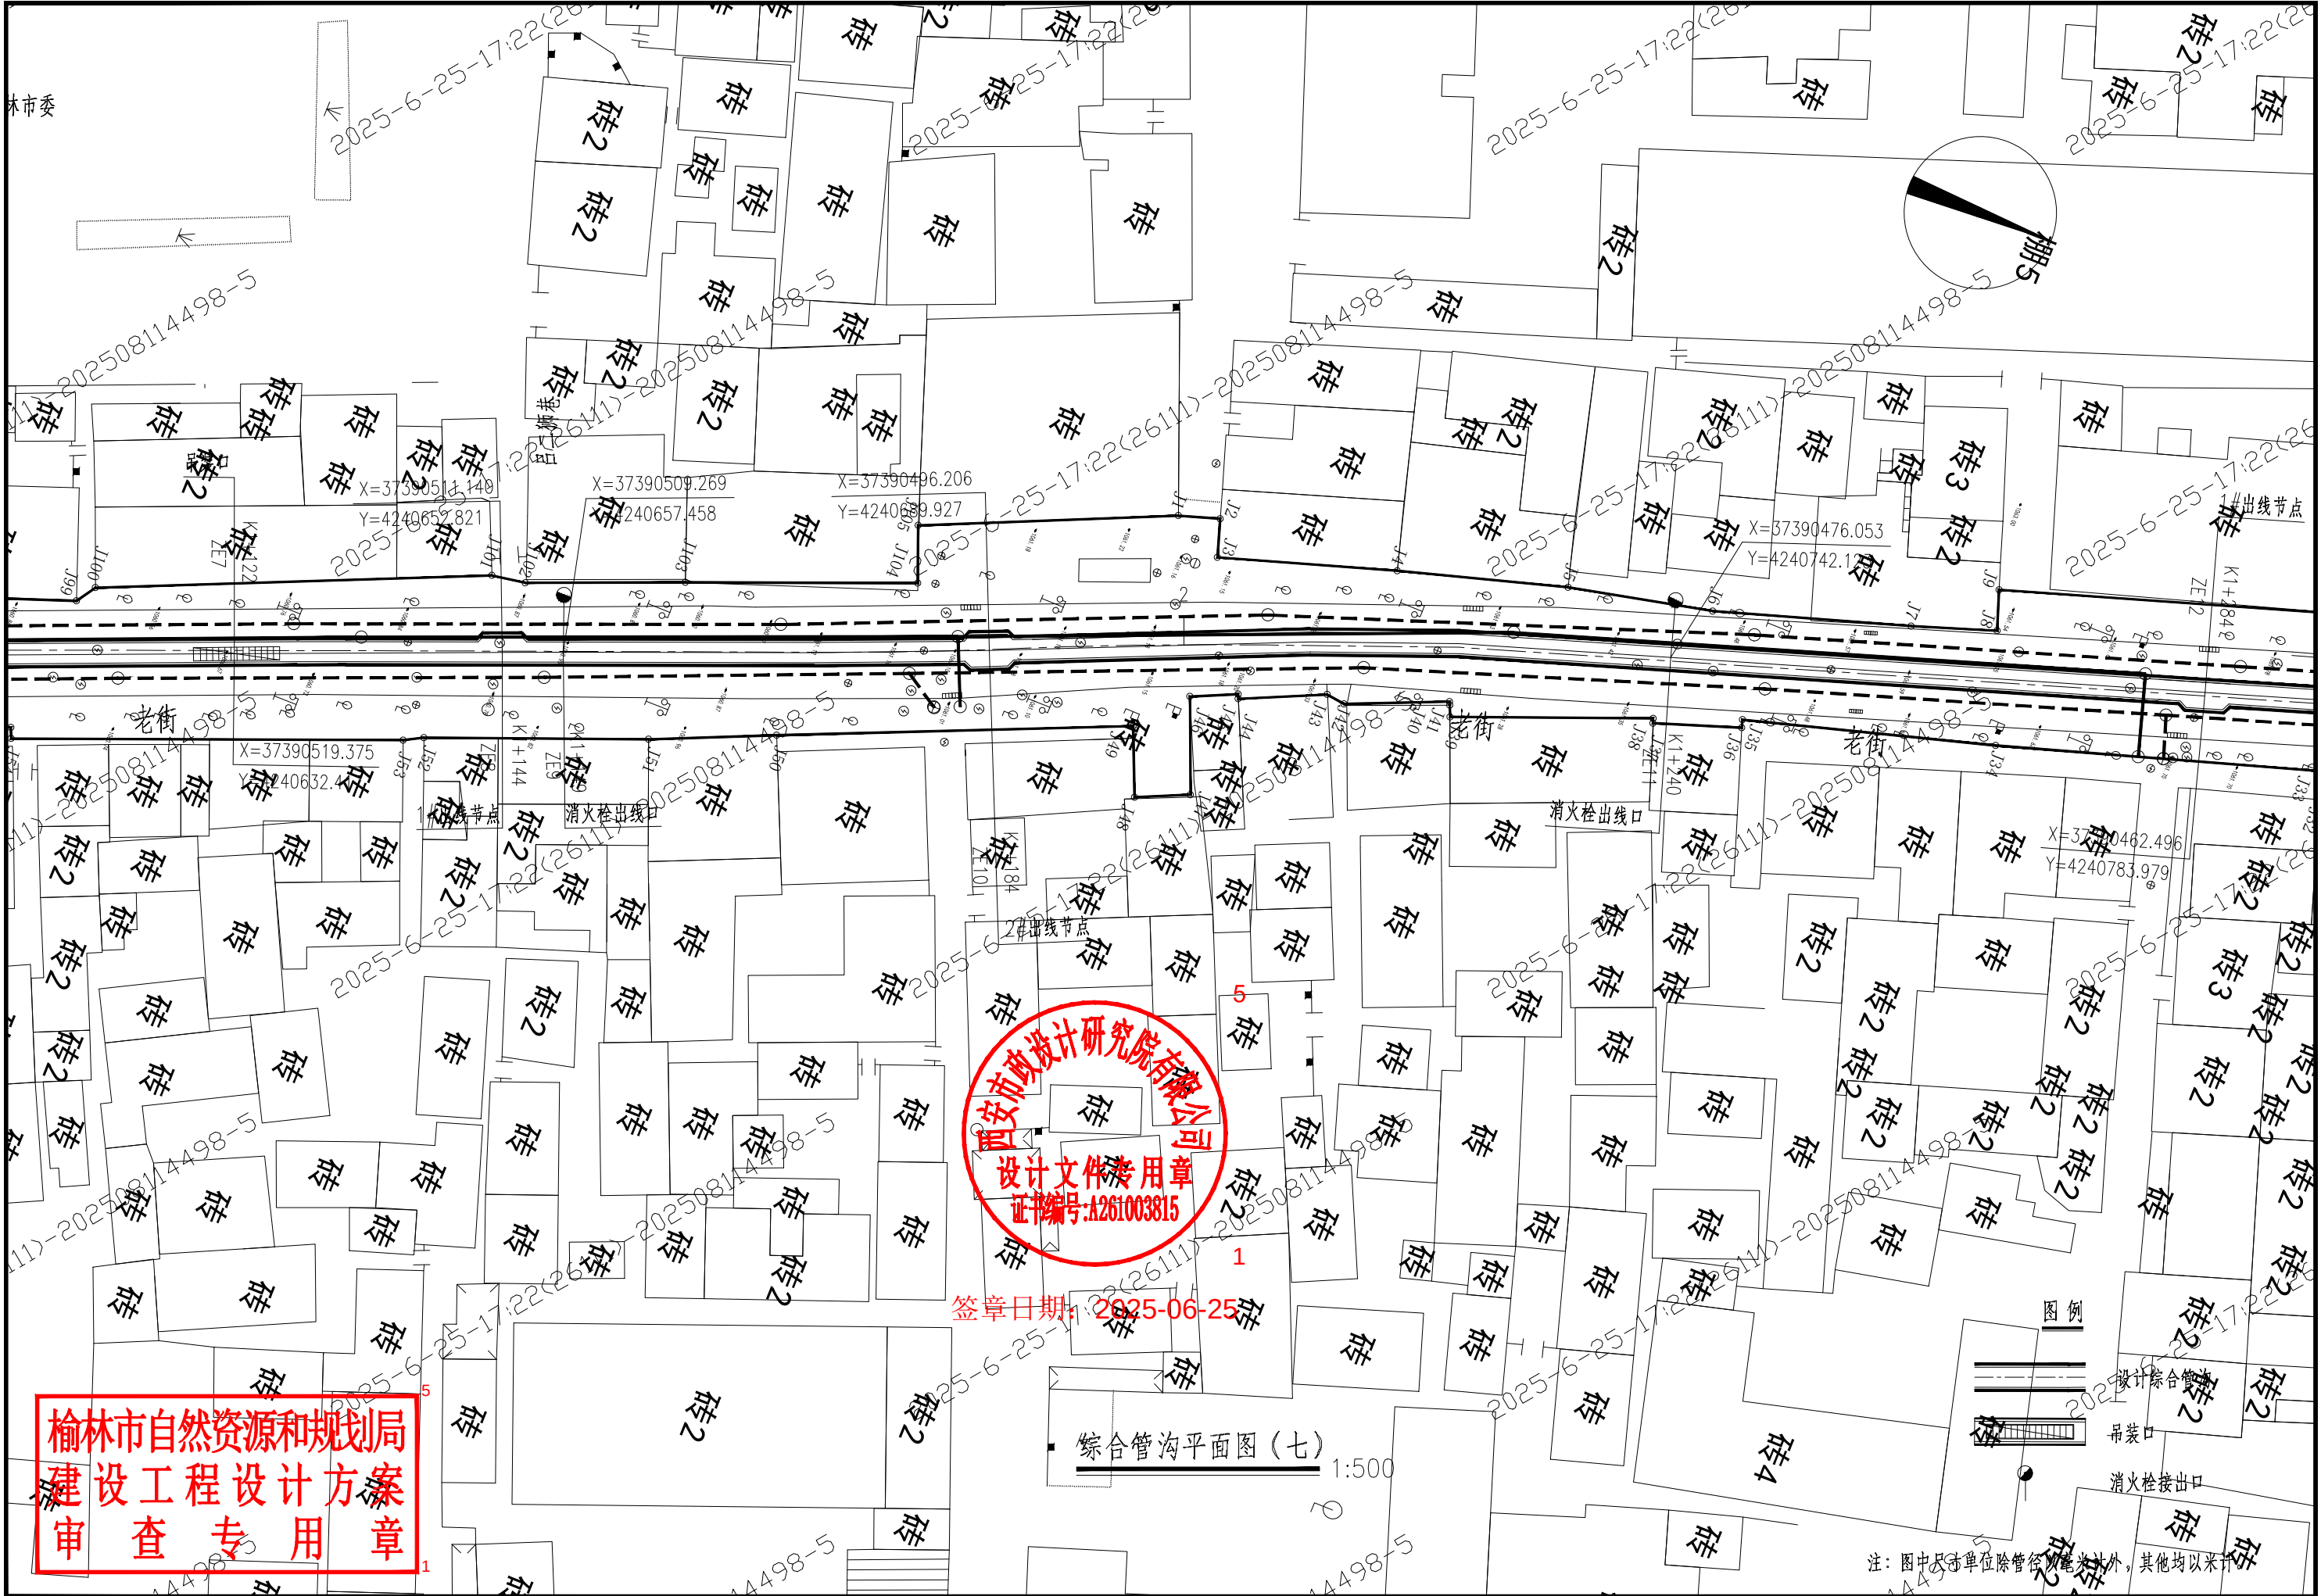


榆林市自然资源和规划局
建设工程设计
审查专用章


签章日期: 2025-09-10

综合管沟平面图(七)

审核	何建国	设计	陈斌	工程号	S2024084-3	图号	GL-26-13
校核	张浩	制图		阶段	方案设计	日期	2025.06

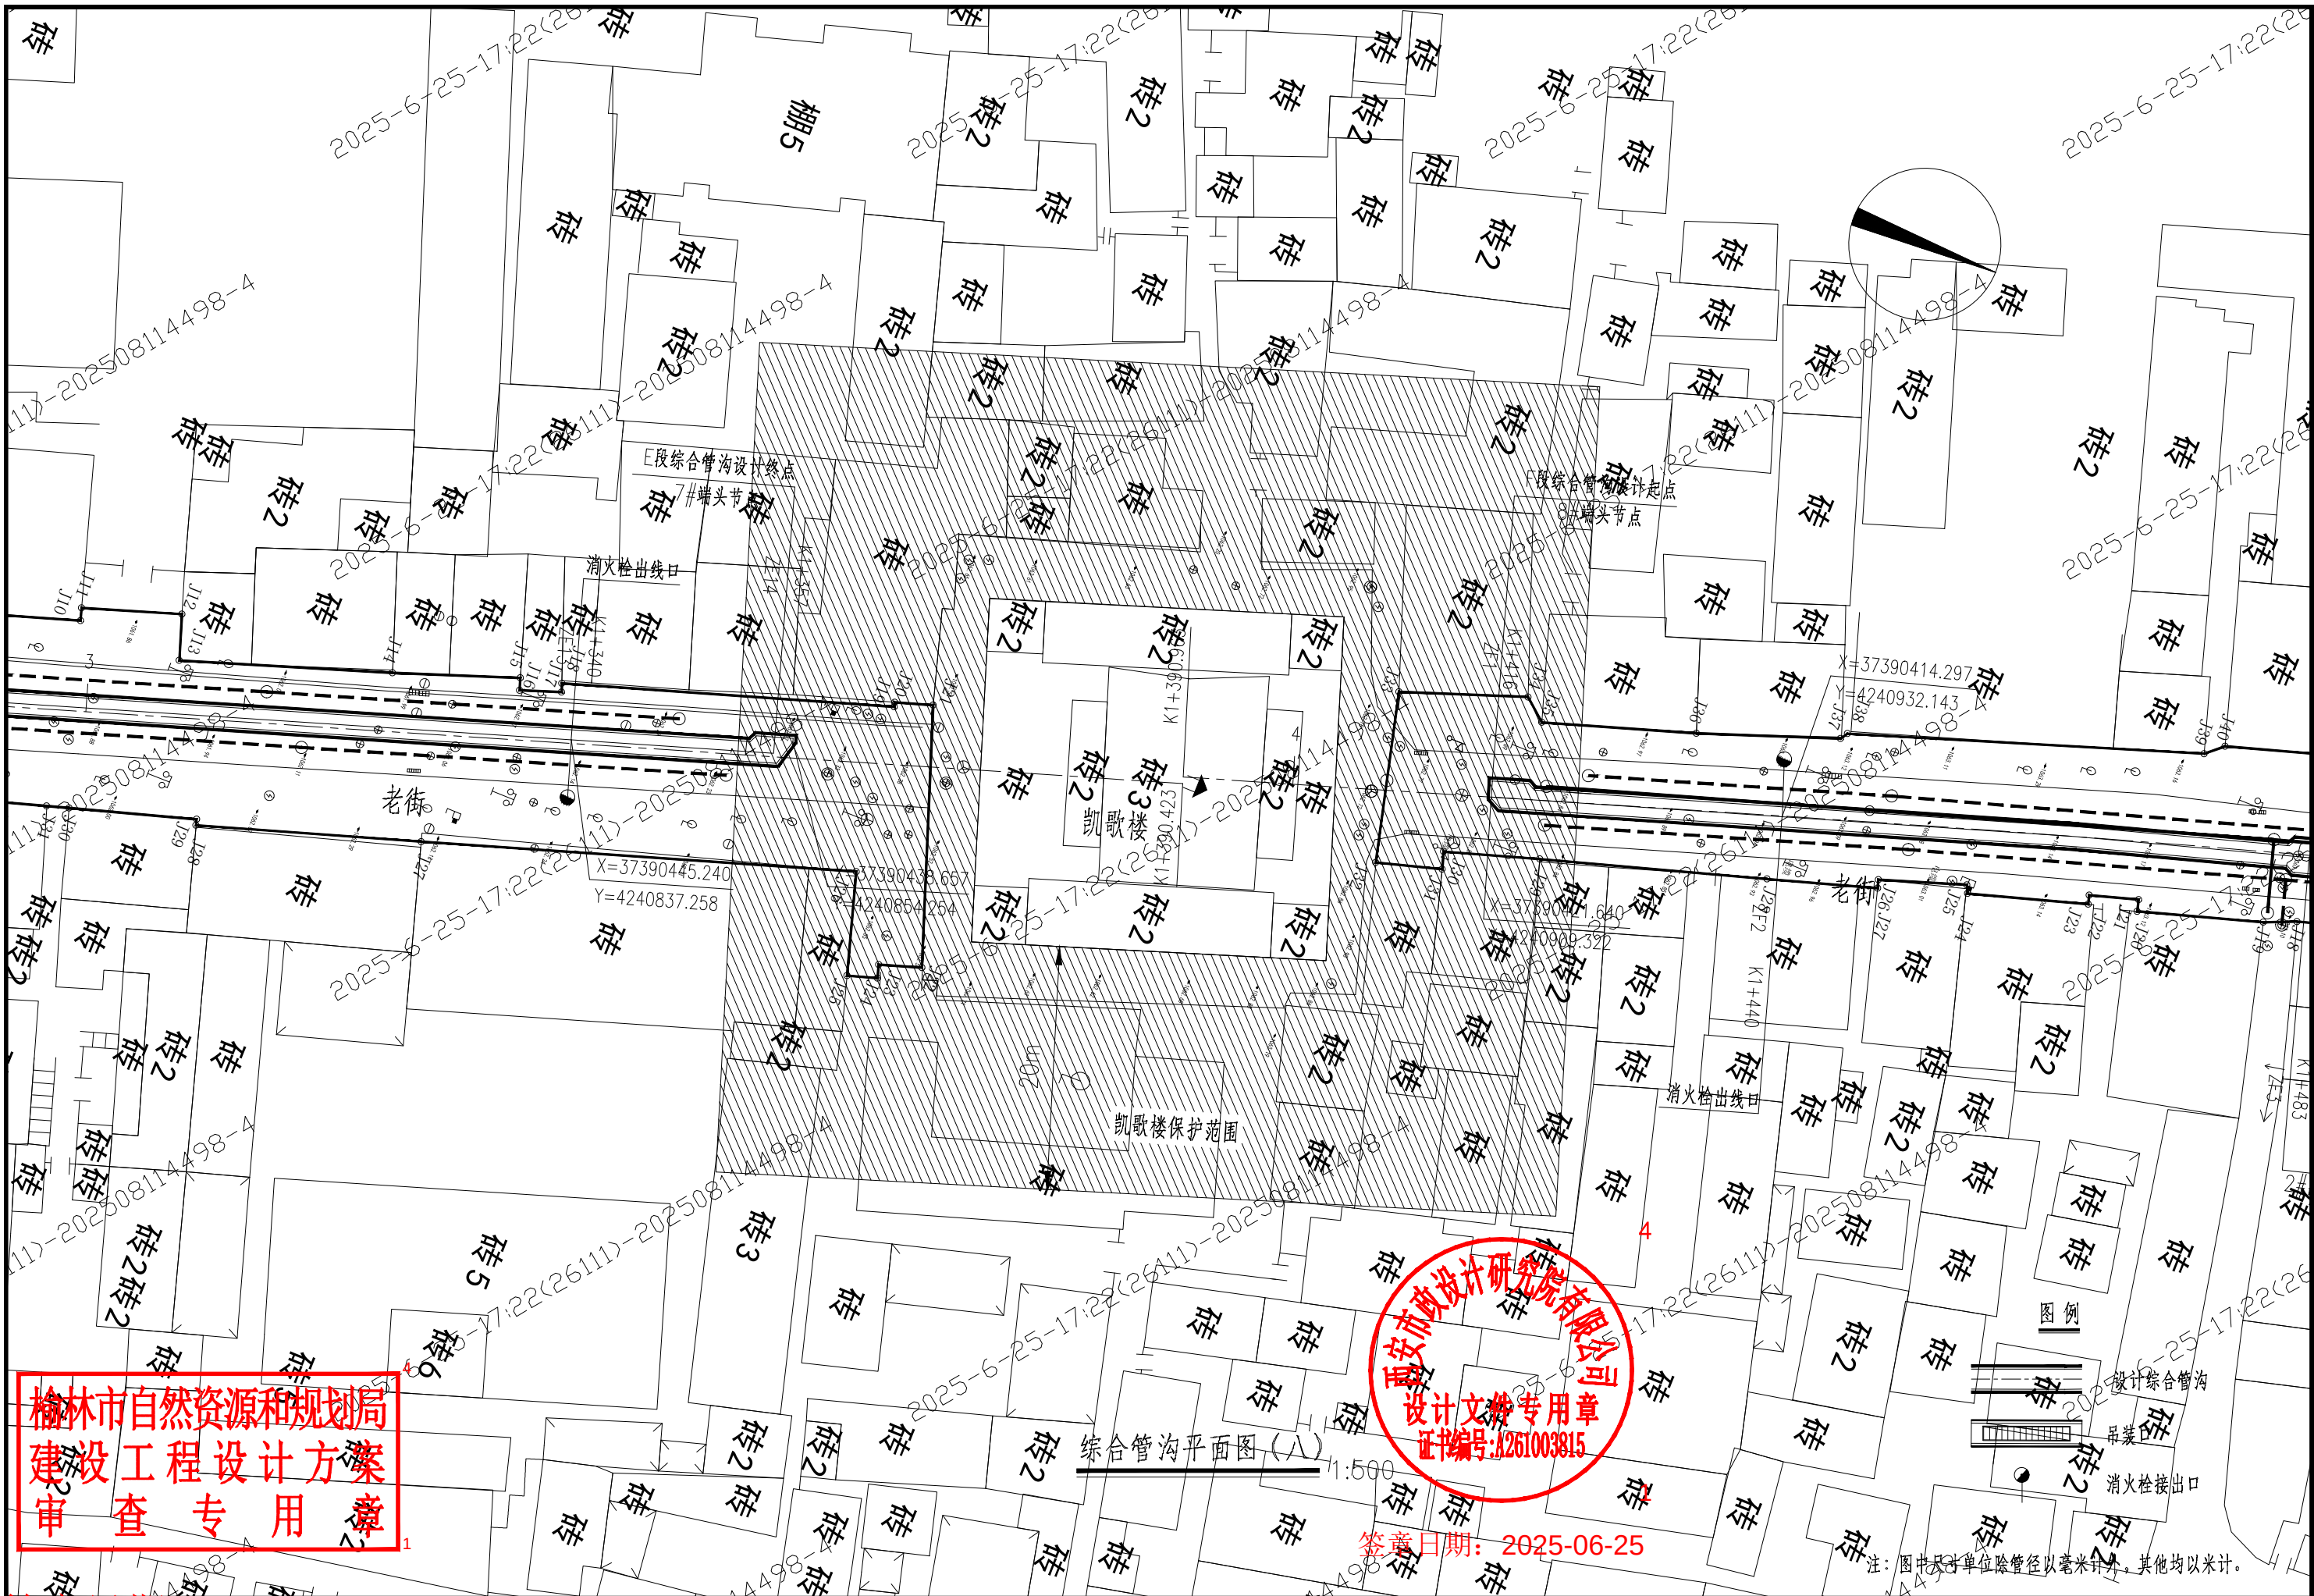

签章日期: 2025-09-10		审核 何建国		设计 陈斌		工程号 S2024084-3		图号 GL-26-14	
西安市市政设计研究院有限公司		校核 张浩		制图		阶段 方案设计		日期 2025.06	

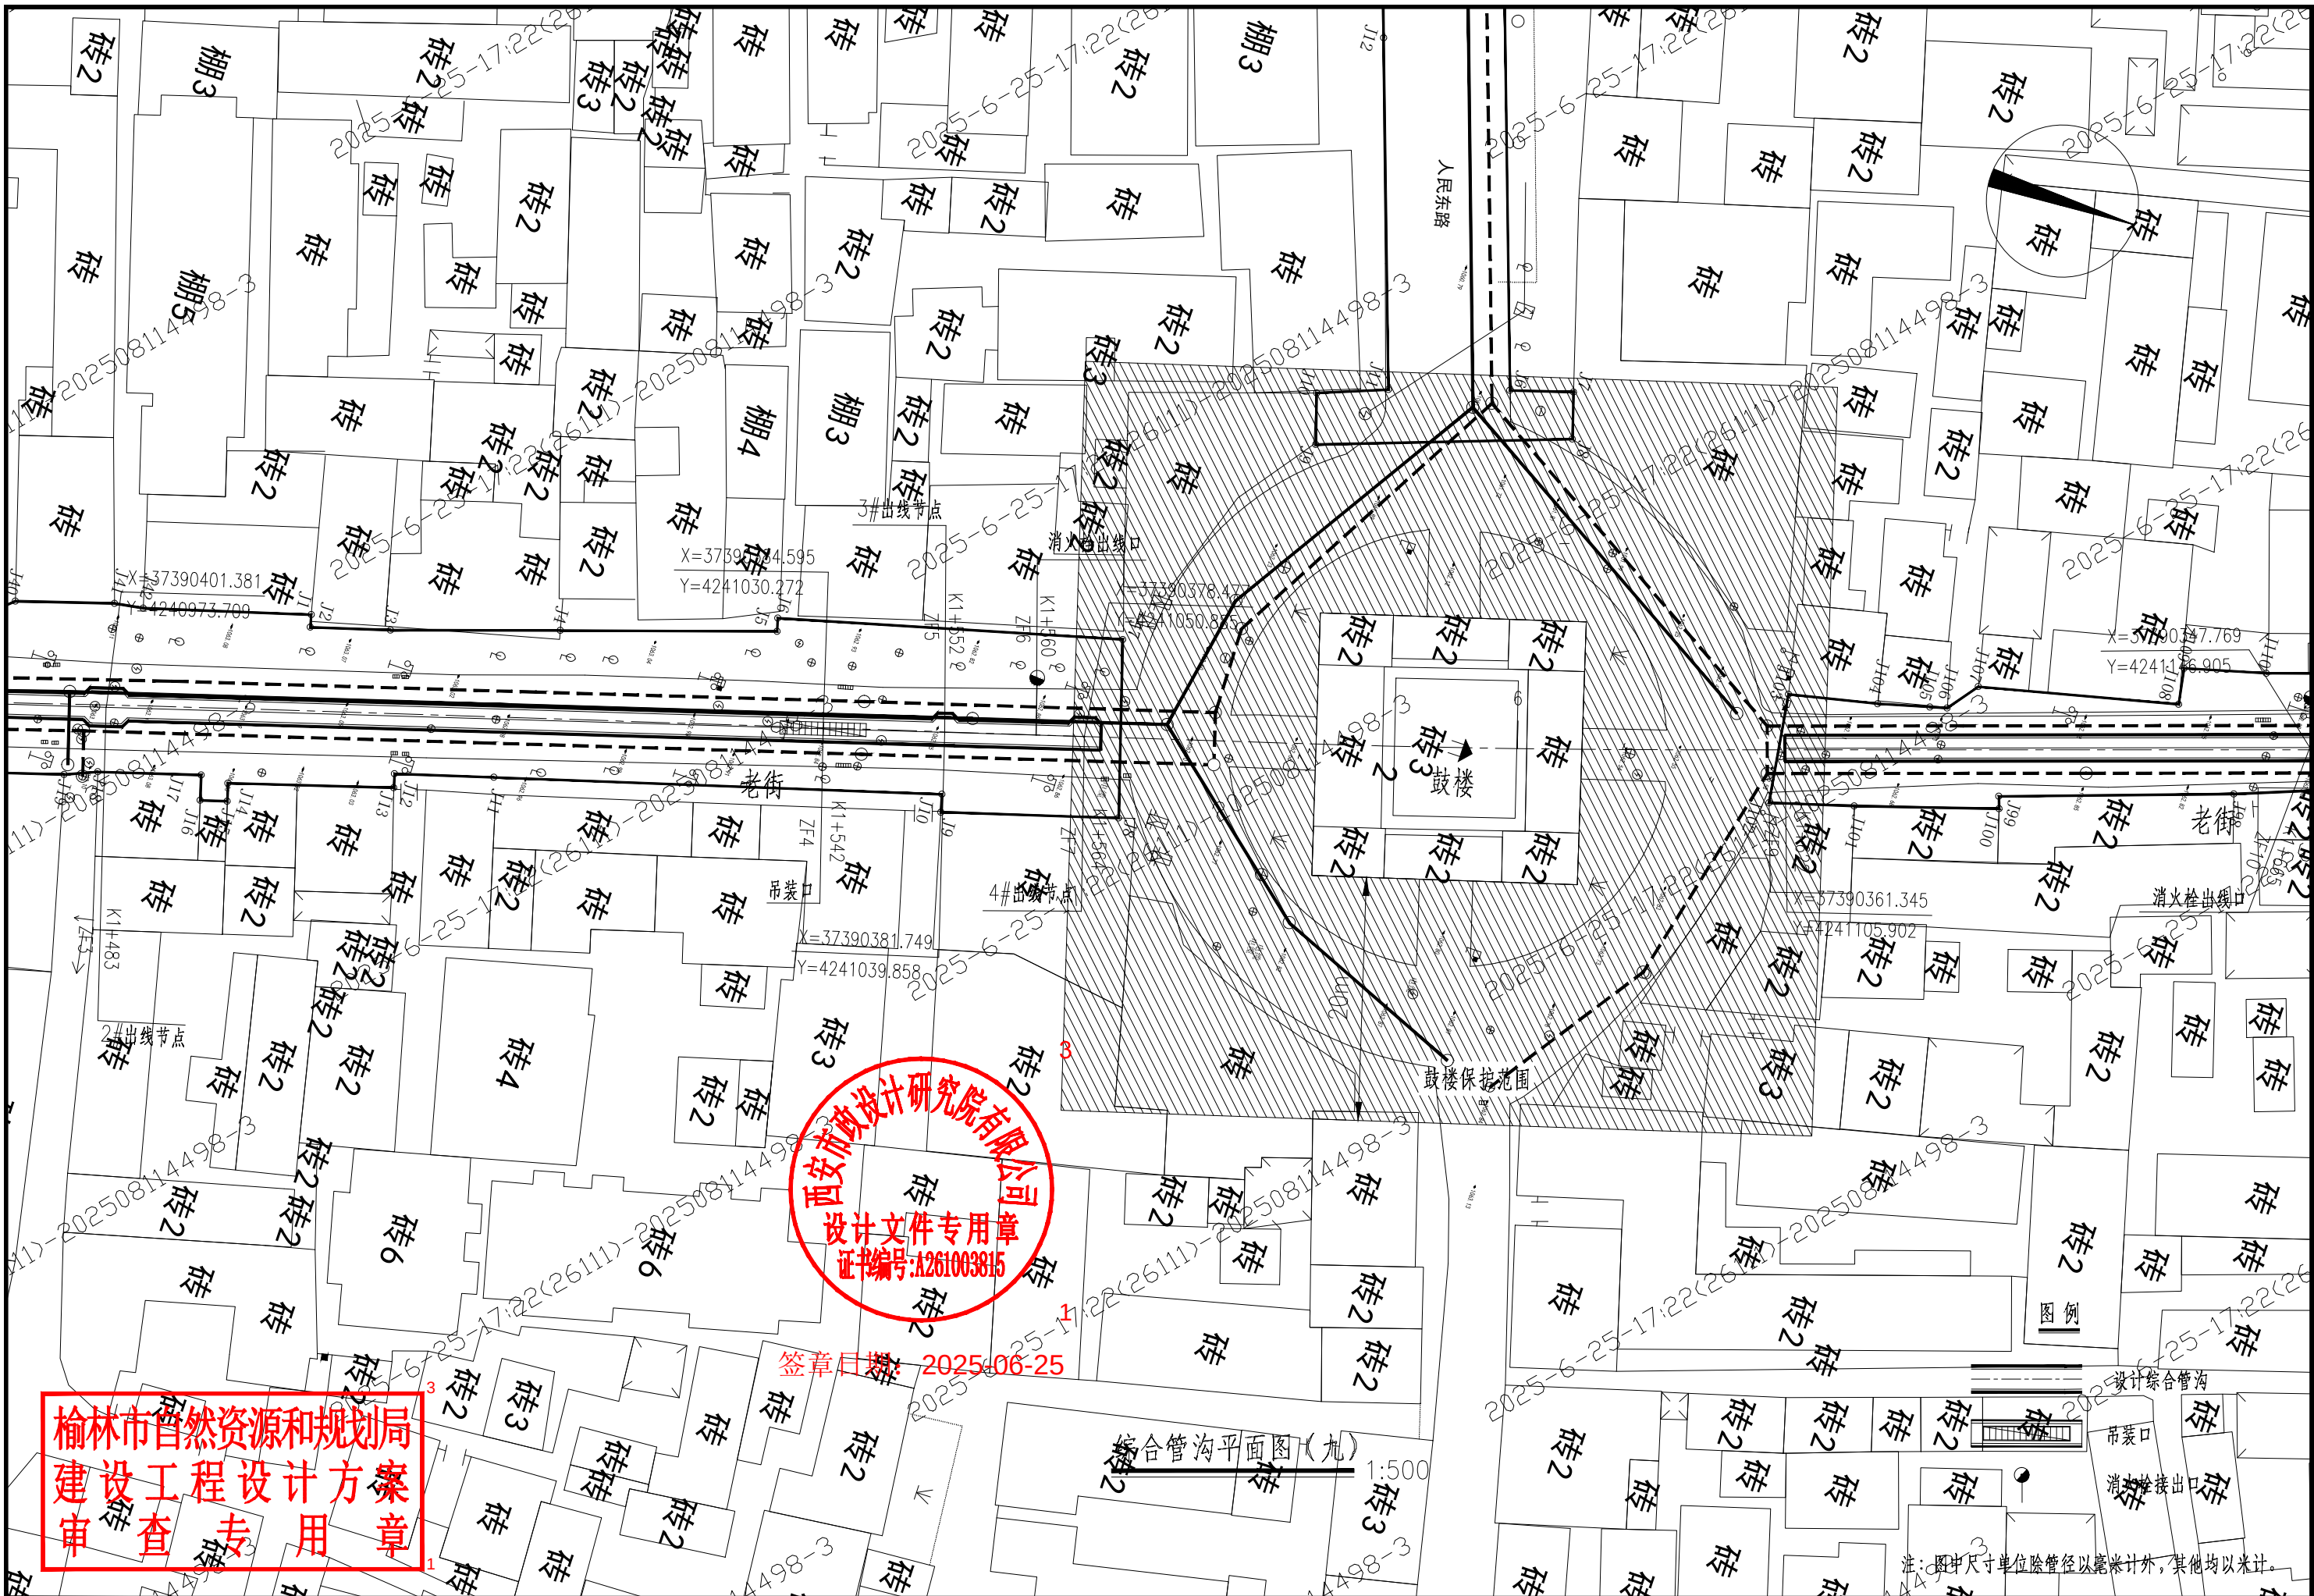

榆林市自然资源和规划局
建设工程设计方案
审查专用章

西安市政设计研究院有限公司
设计文件专用章
证书编号:A261003815


签章日期: 2025-06-25

综合管沟平面图(九)

1:500

注:图中尺寸单位除管径以毫米计外,其他均以米计。

设计日期: 2025-09-10	西安市政设计研究院有限公司	榆林古城雨污分流项目(一期)工程—给水及综合管沟工程	综合管沟平面图(九)	审核: 何建国	设计: 陈斌	工程号: S2024084-3	图号: GL-26-15
校核: 张浩	制图: 陈斌	阶段: 方案设计	日期: 2025.06				

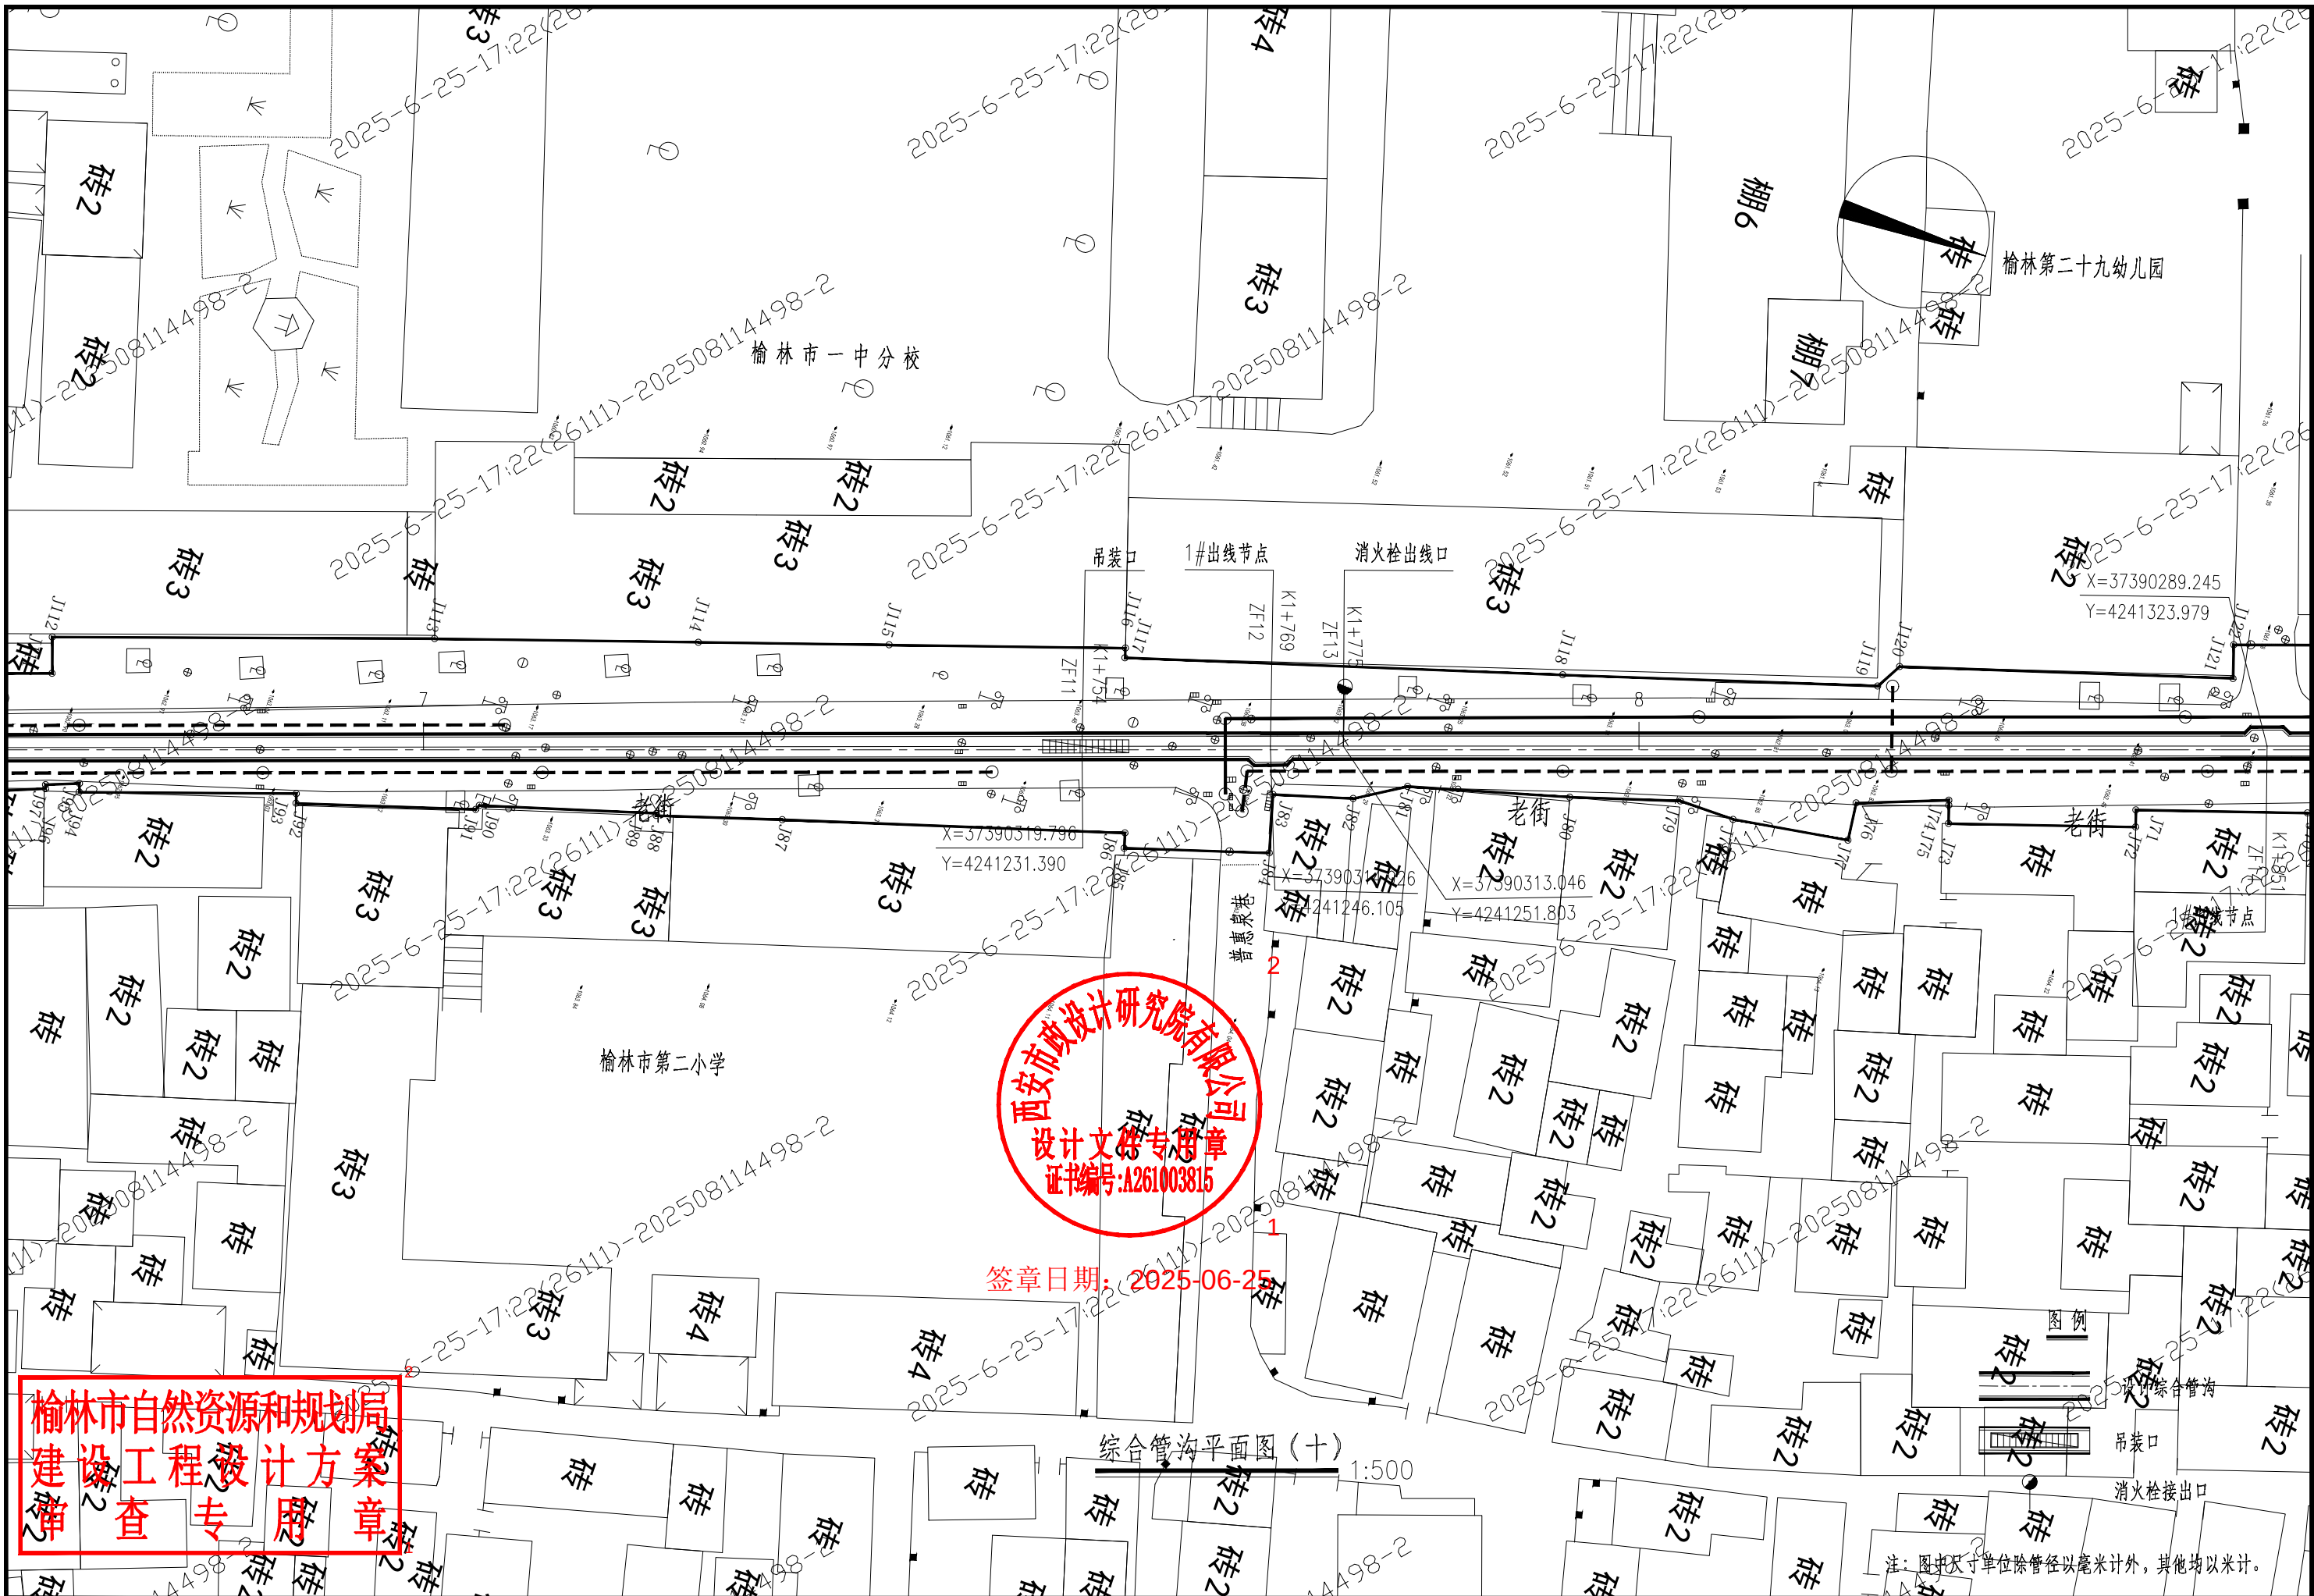

签章日期: 2025-09-10		审核		设计		工程号		图号		GL-26-16	
西安市市政设计研究院有限公司		校核		制图		阶段		日期		2025.06	
榆林古城雨污分流项目(一期)工程一给水及综合管沟工程		综合管沟平面图(十)		何建国		陈斌		S2024084-3		方案设计	

